
 
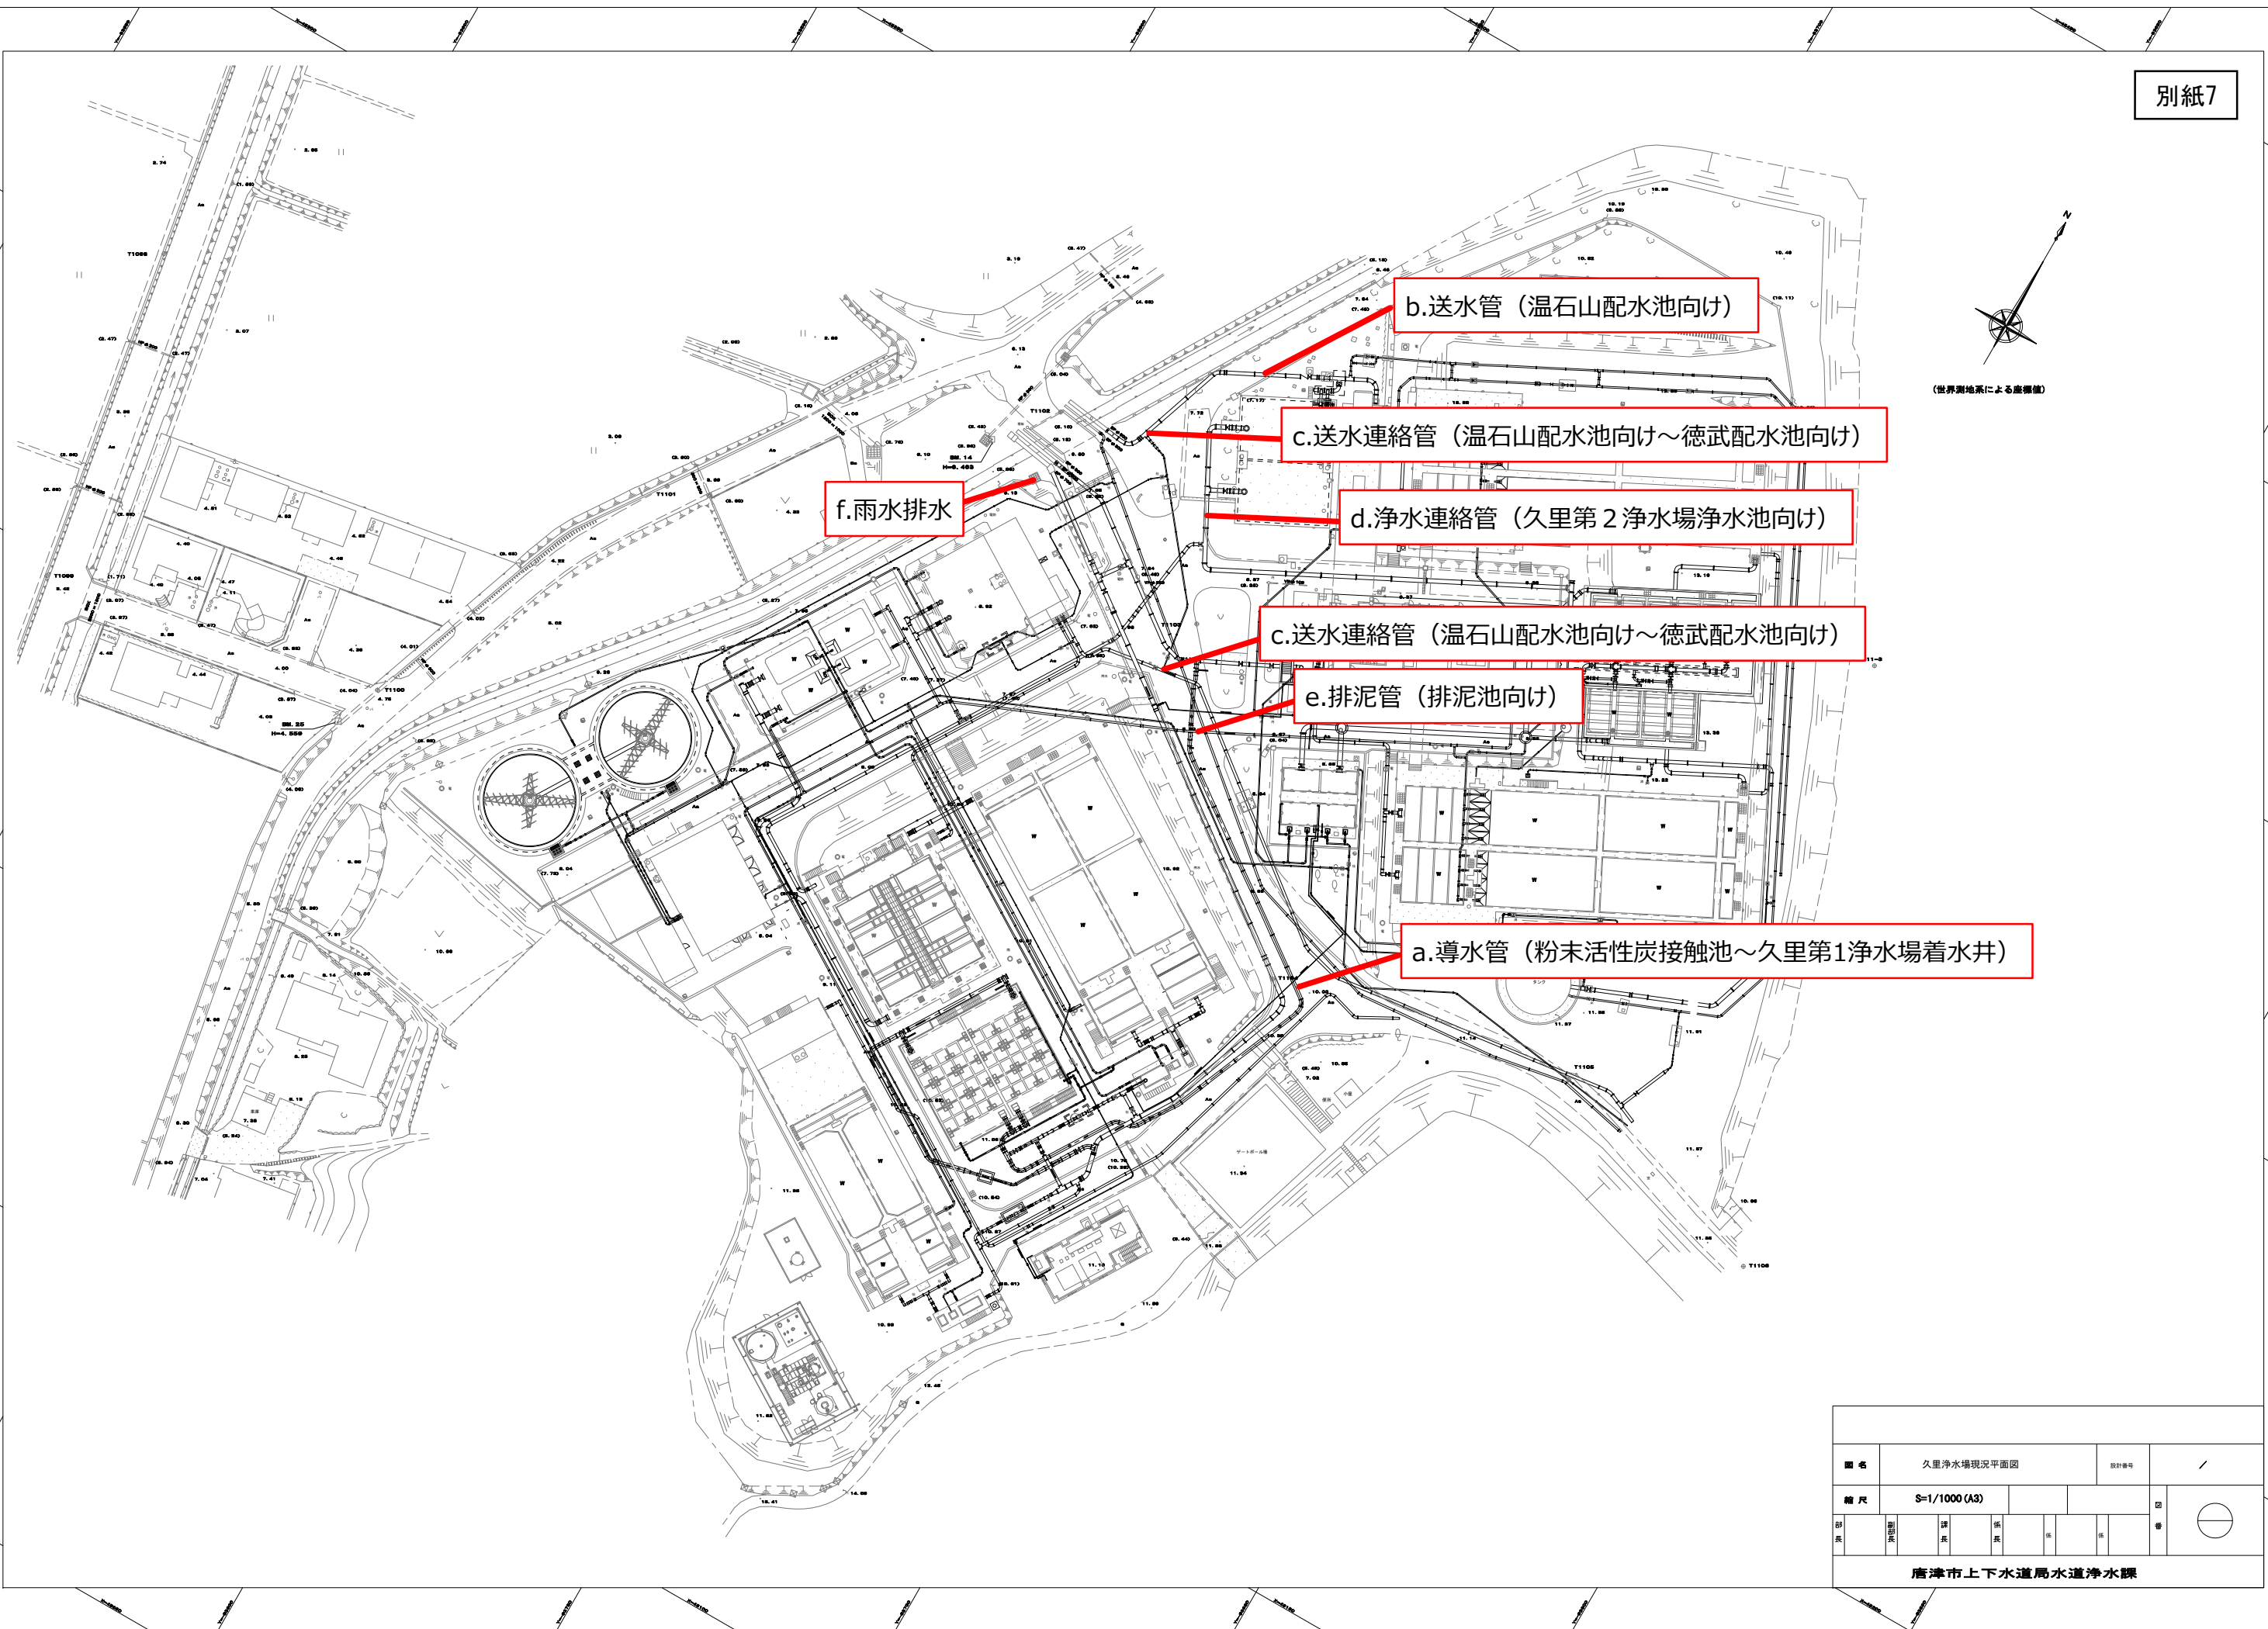

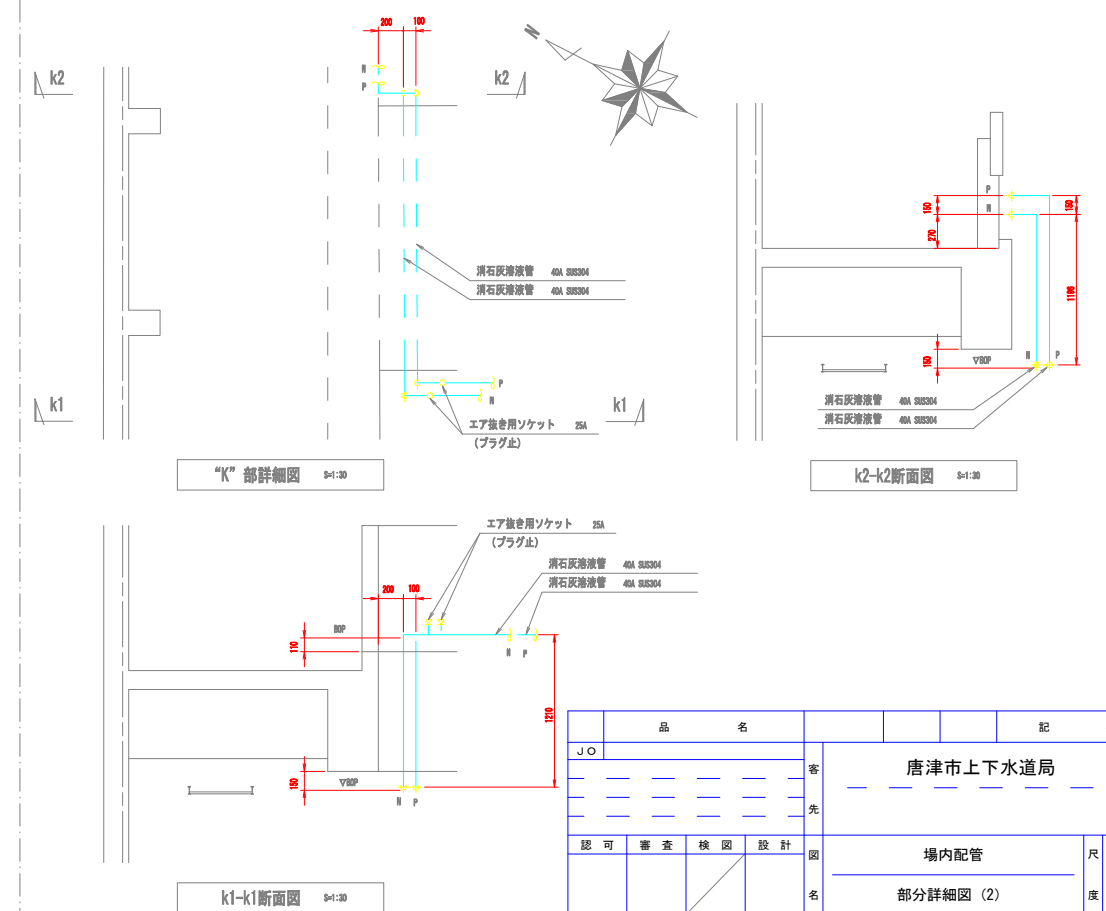
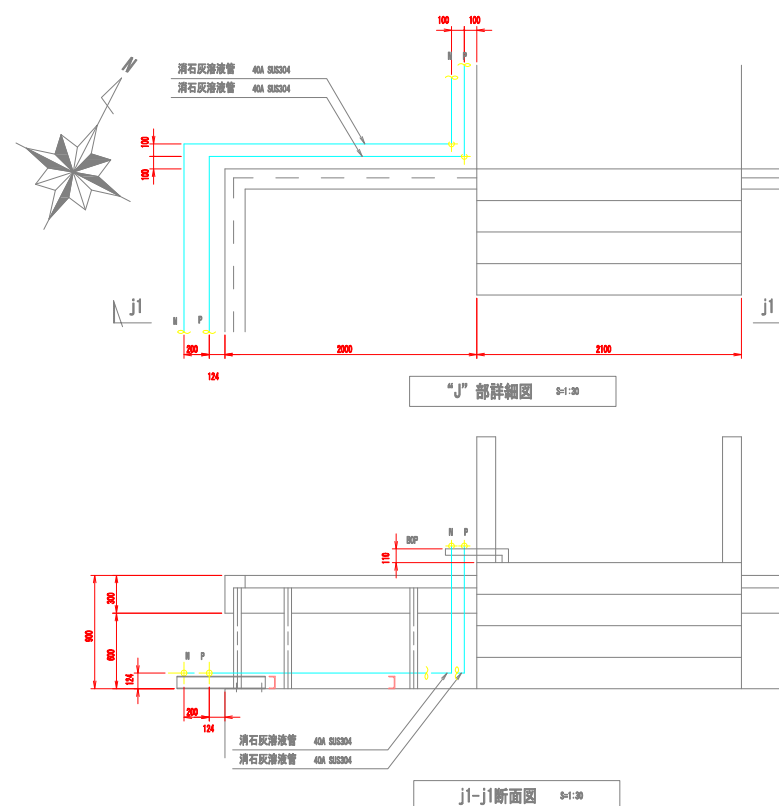
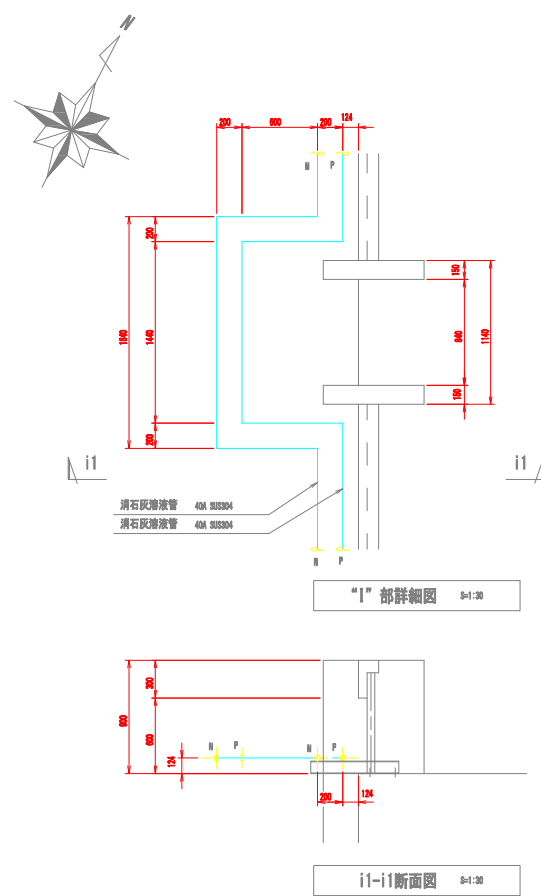
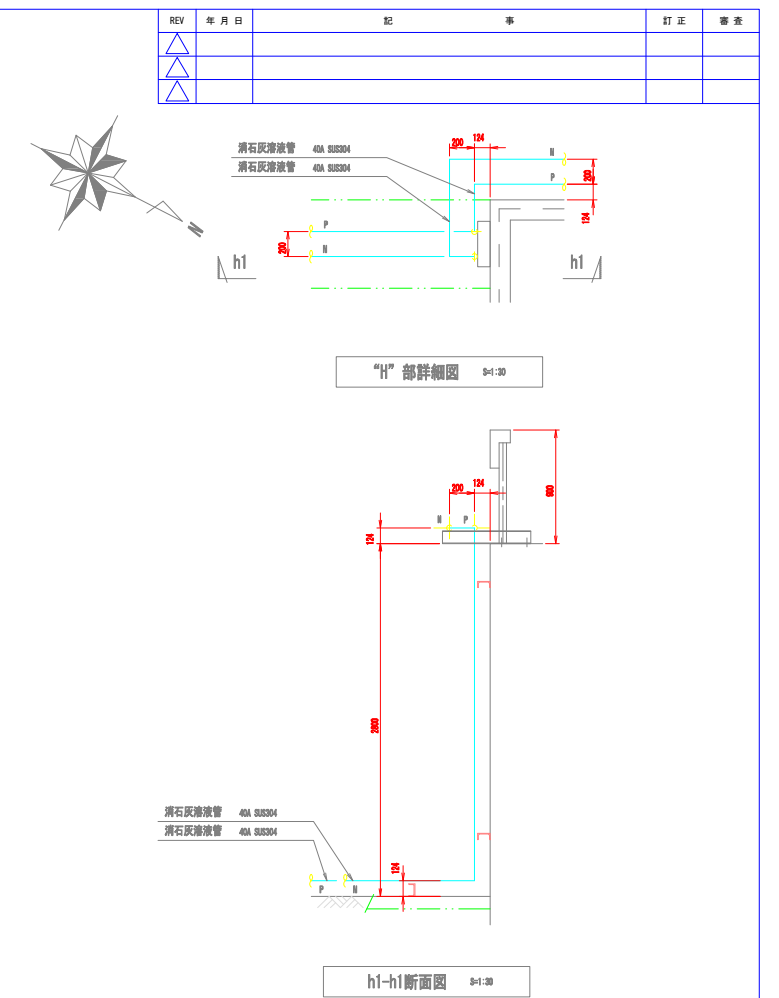
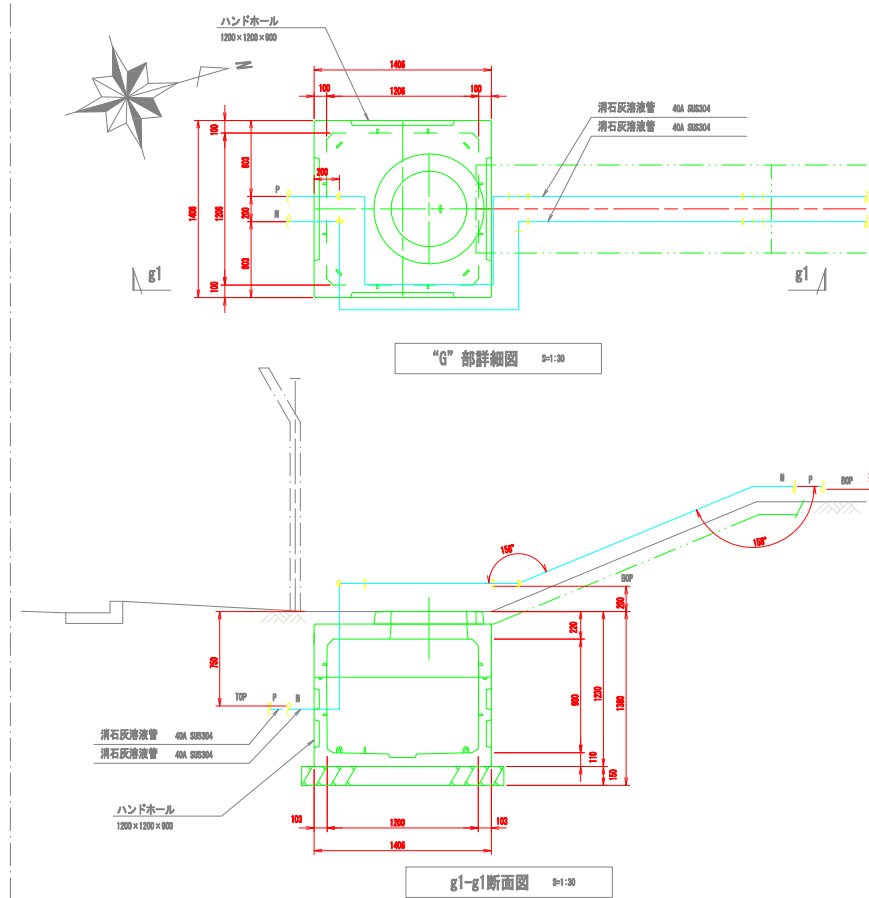


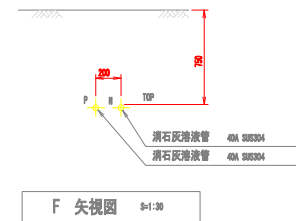


図名		久里浄水場現況平面図		設計番号		/	
縮尺		S=1/1000 (A3)					
部長	課長	課長	係長	係長	係長	係長	係長
唐津市上下水道局水道浄水課							図章


別紙7

		品 名				記 事	
J O		201600096		客 先	唐津市上下水道局 様		
—		—					
—		—					
—		—					
—		—					
認 可	審 査	検 査	設 計	図 名	久里浄水場 場内配管ルート図		尺 寸 1 300
				図 番			A1

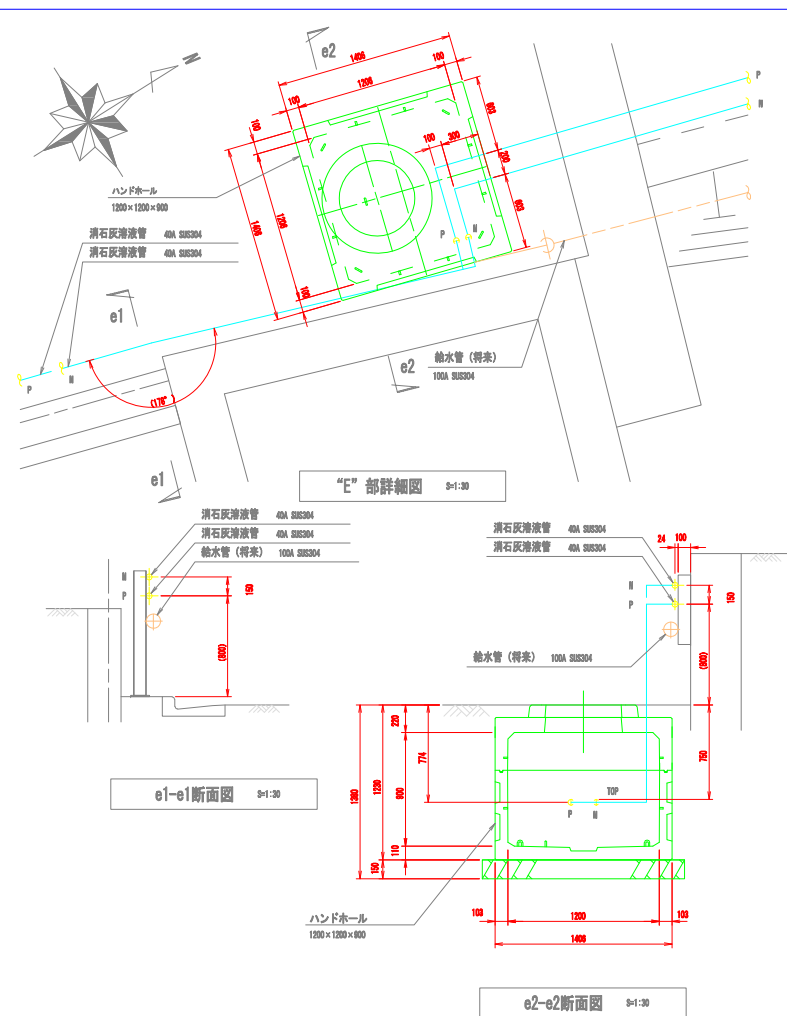

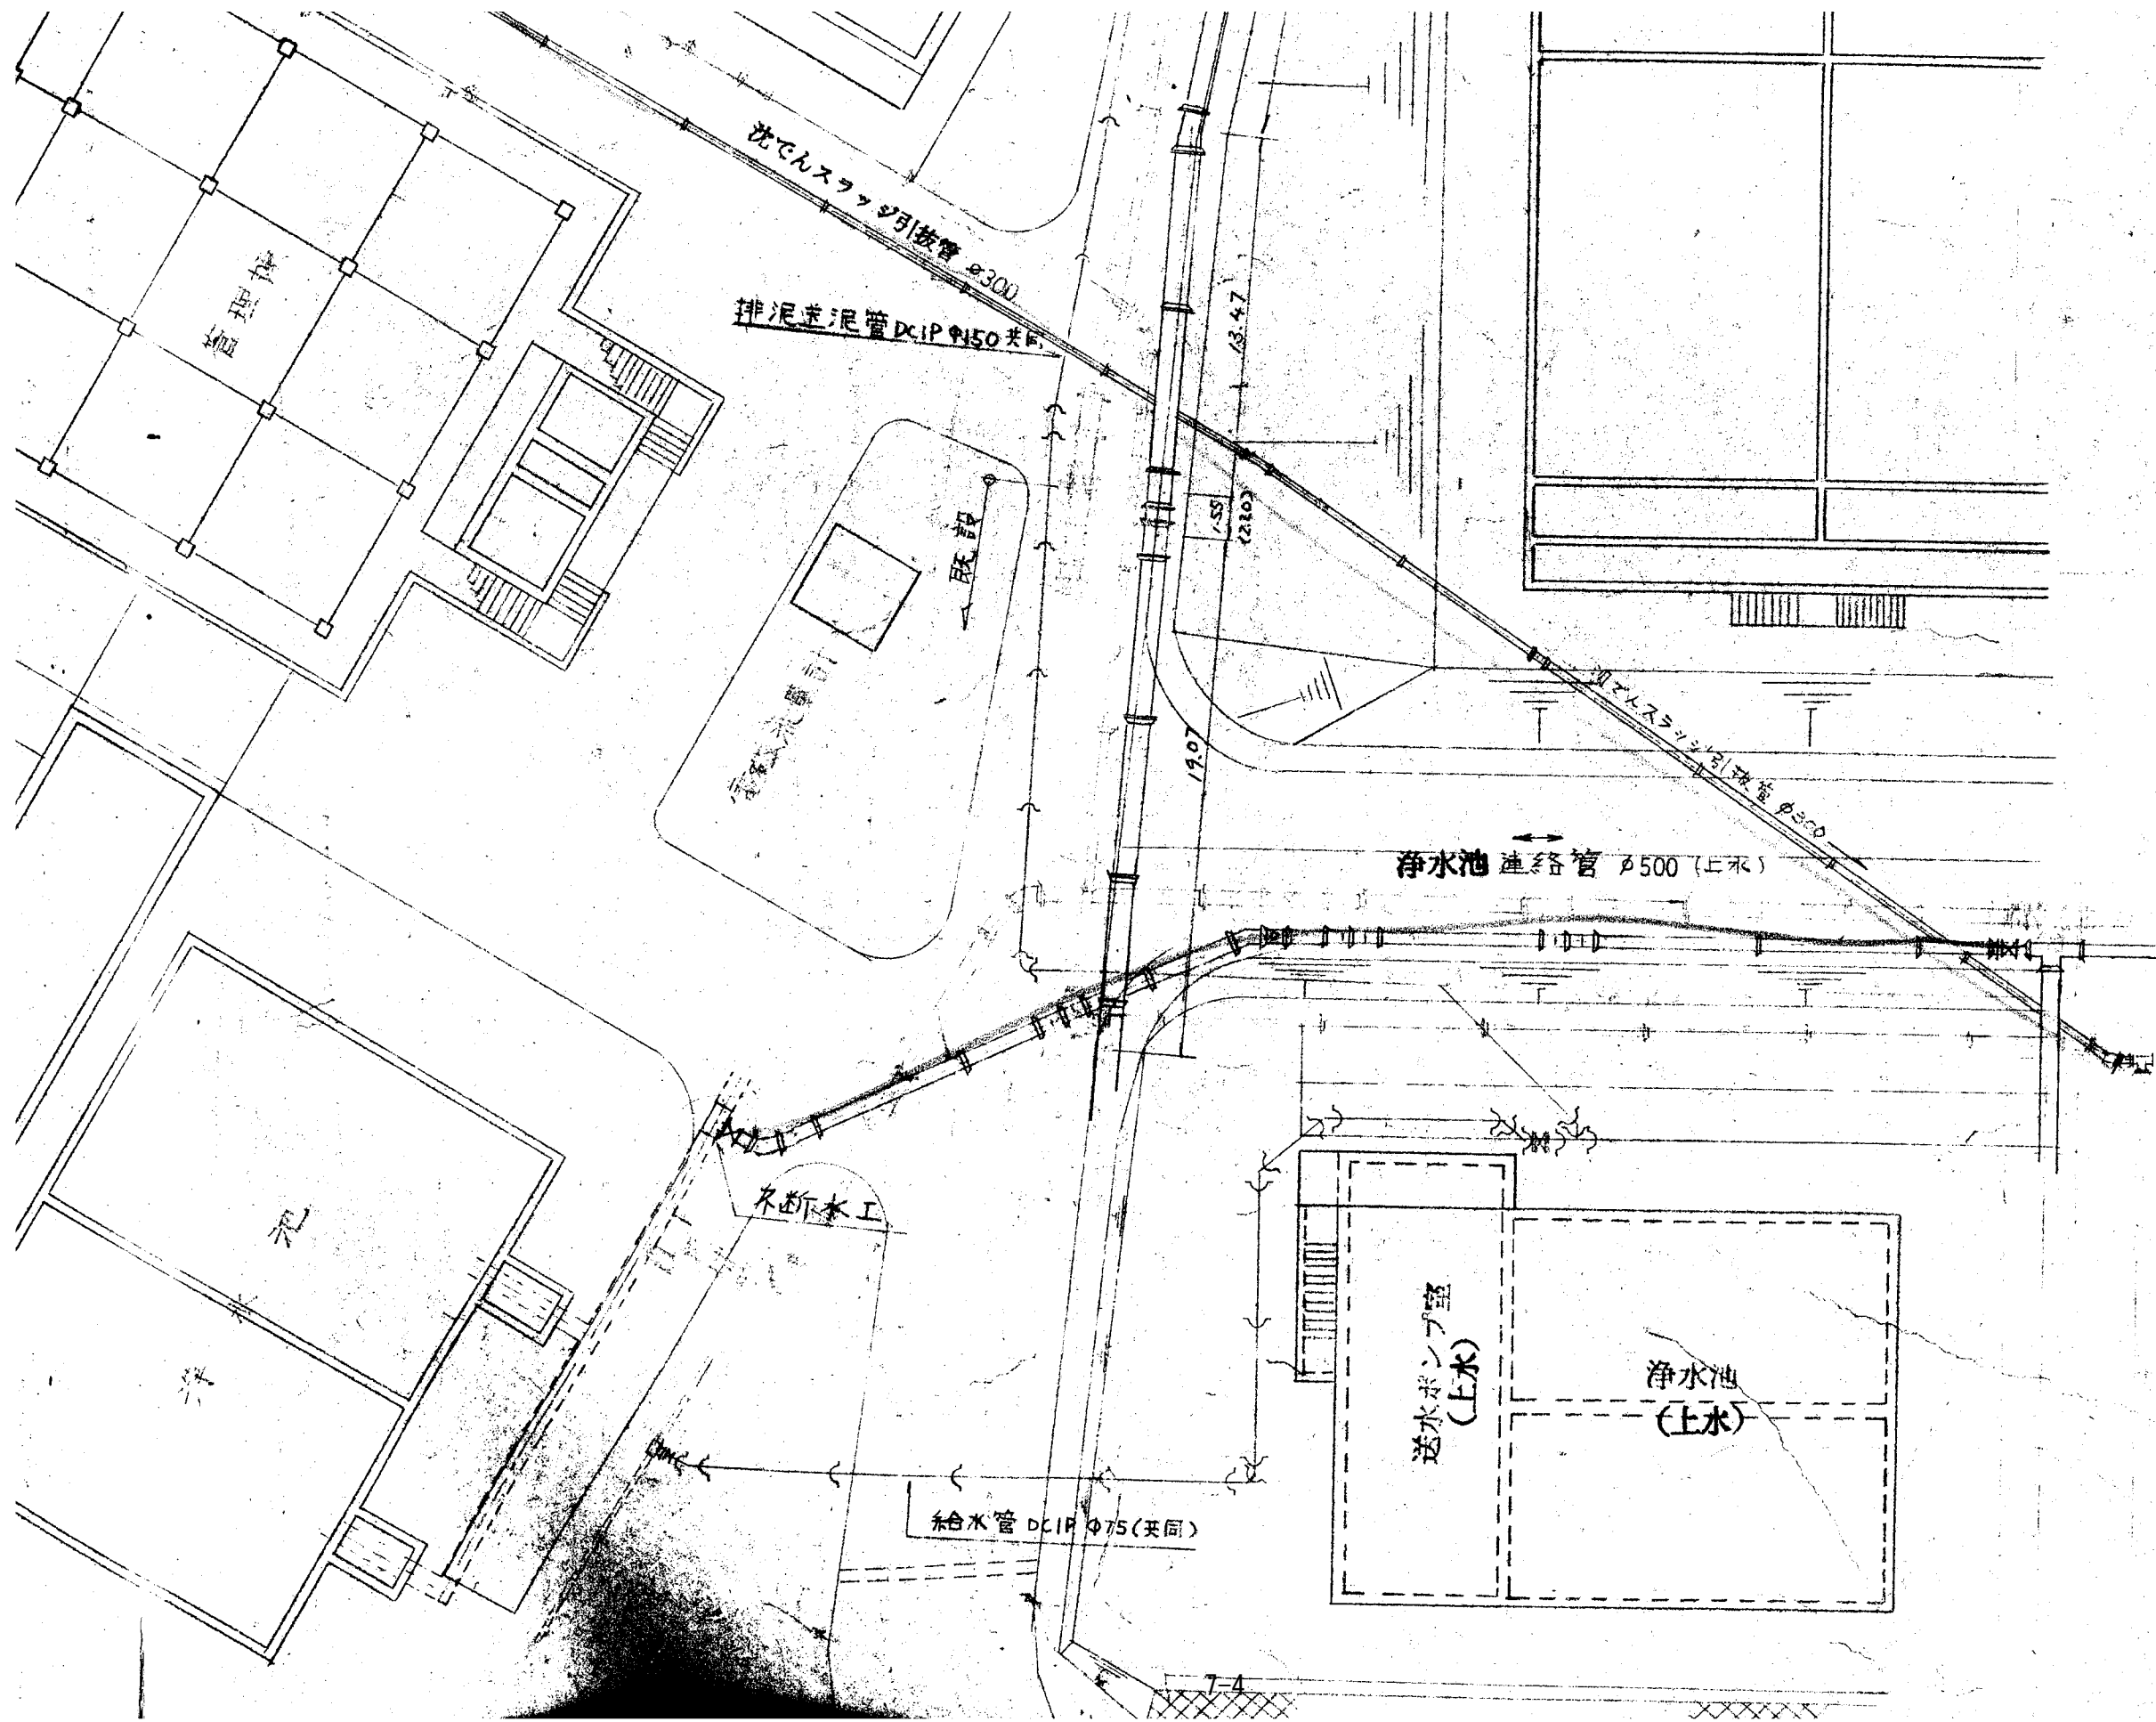


浄水池連絡管(φ500)

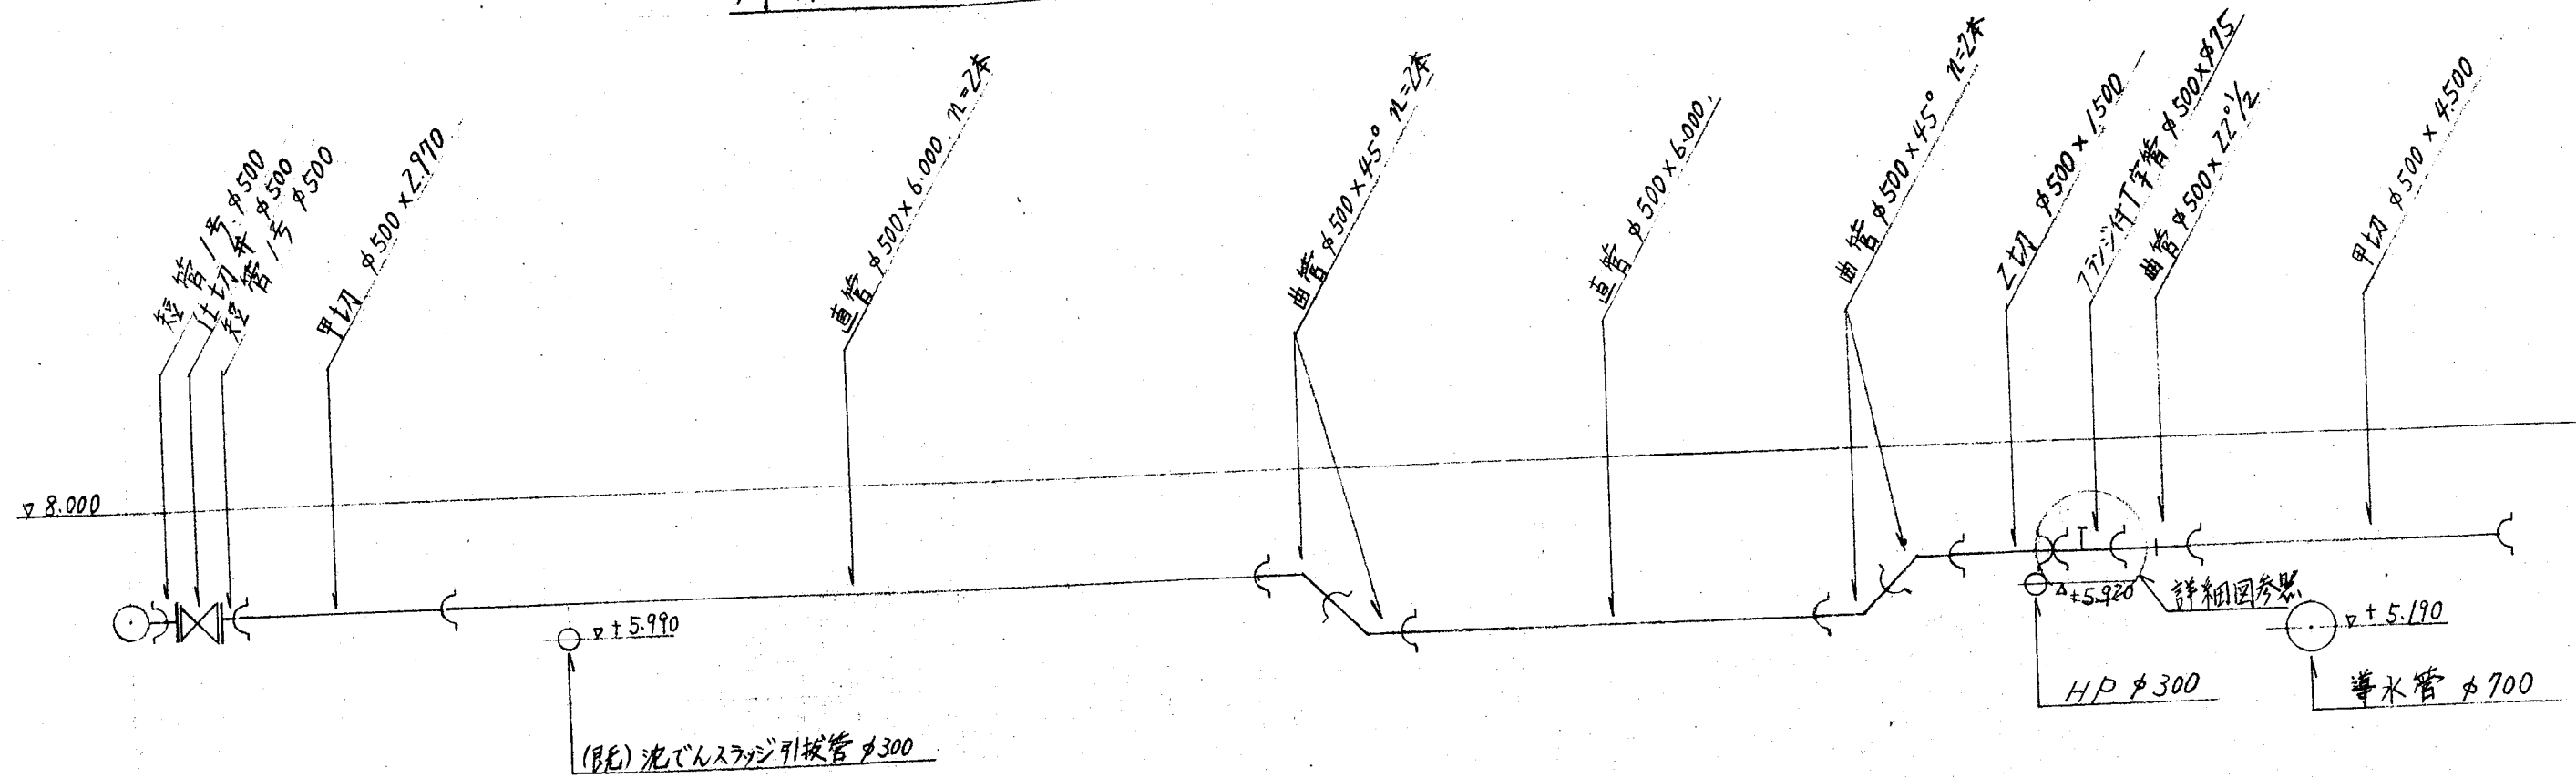


17.340		(1.165)	7.165	(1.165)	8.575
		824		824	
6.430	8.000	1.306		2.126	1.306
		8.000		8.000	
6.430	8.000	2.126		1.306	
		8.000		8.000	
6.430	8.000	1.306		2.126	1.306
		8.000		8.000	
34.728	(35.410)				

送水管(上水) φ450

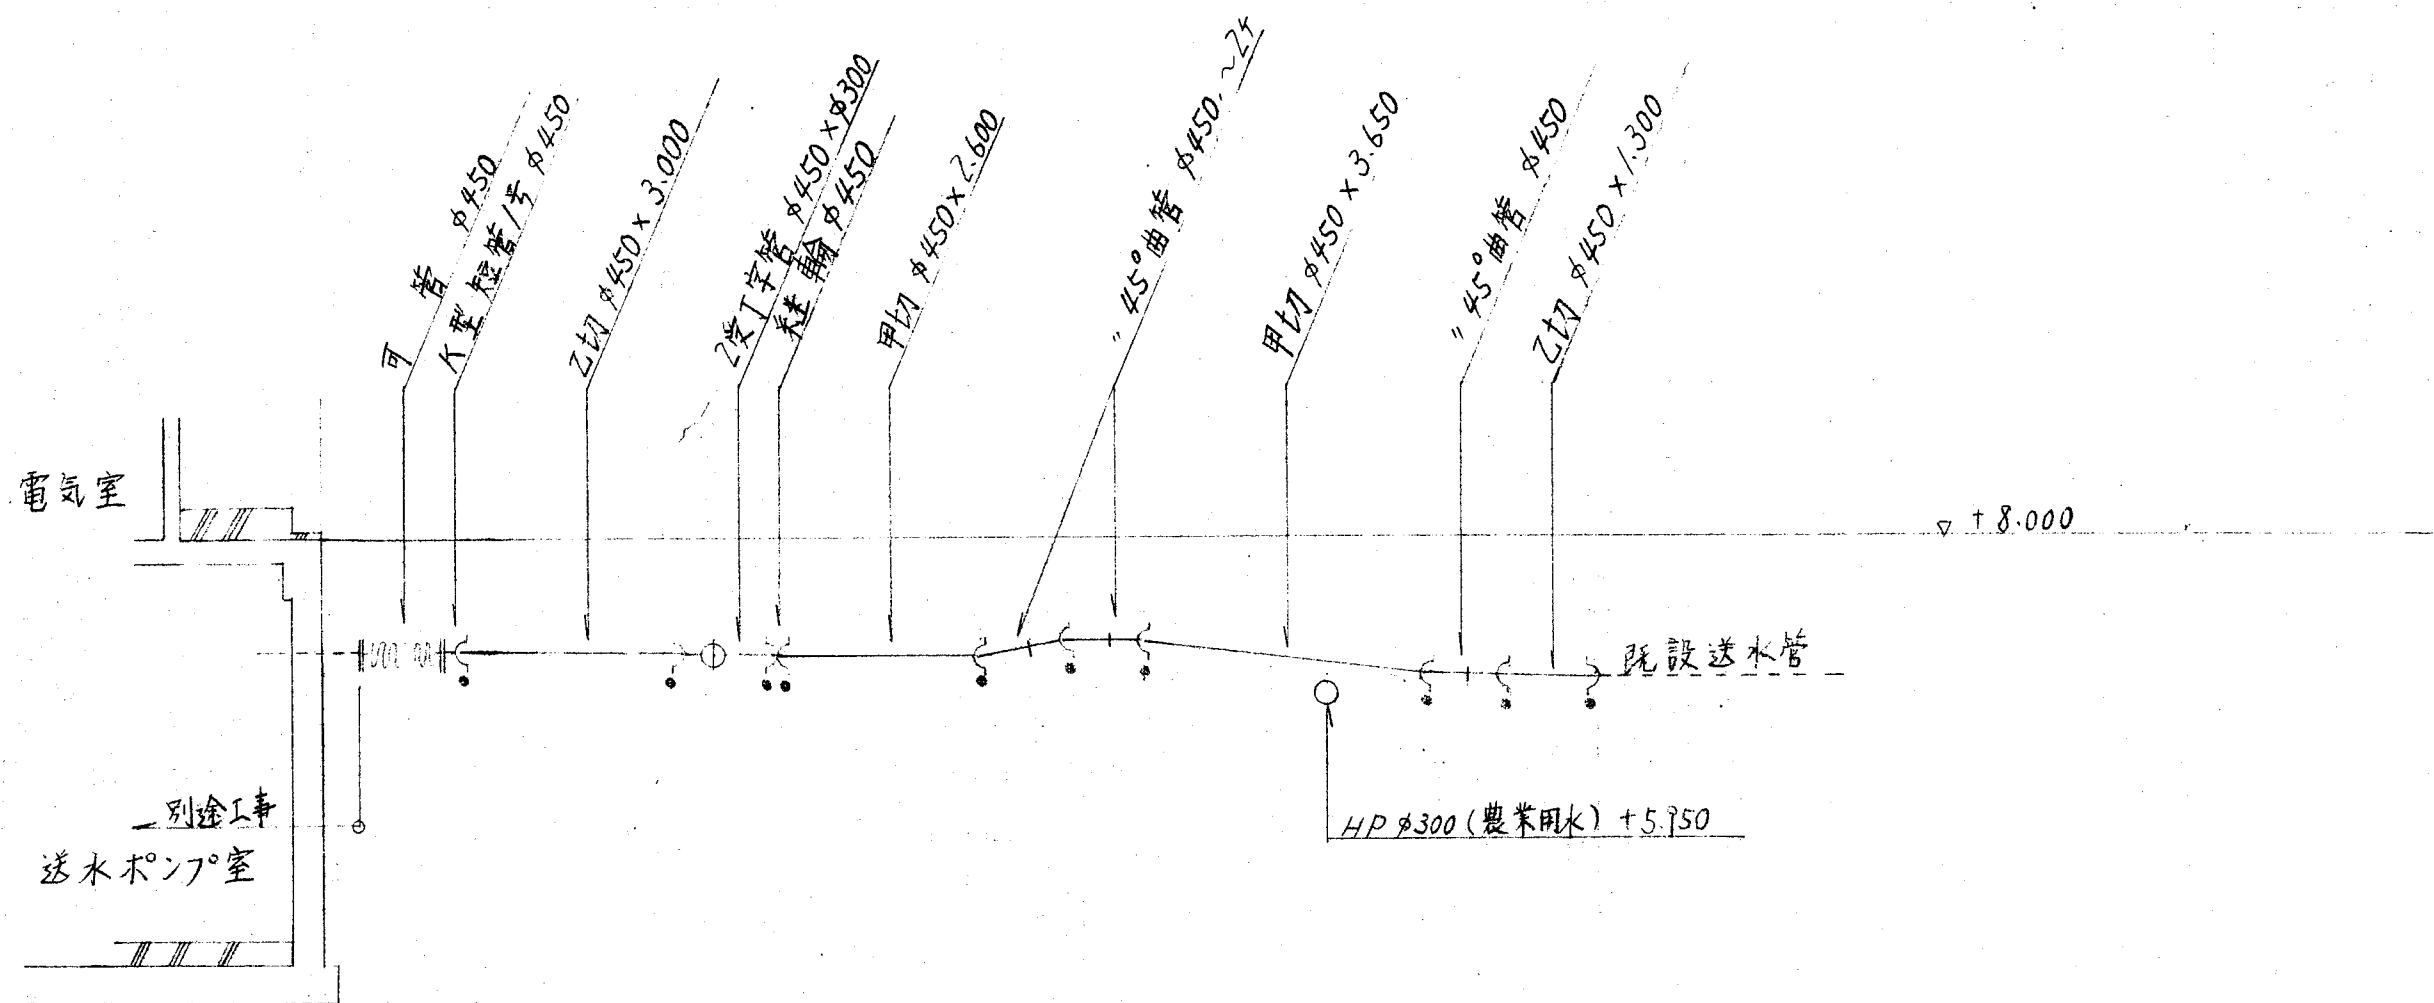

寸法	500	8.644	5.810	1.766
被り	1.295	1.350	1.190	1.110
計画高	6.475 - 8.000	6.470 - 8.000	6.580 - 8.000	6.660 - 8.000
管中心高	6.475	6.470	6.580	6.660
延長	16.220			


沈澱スラッジ引抜管(既設)

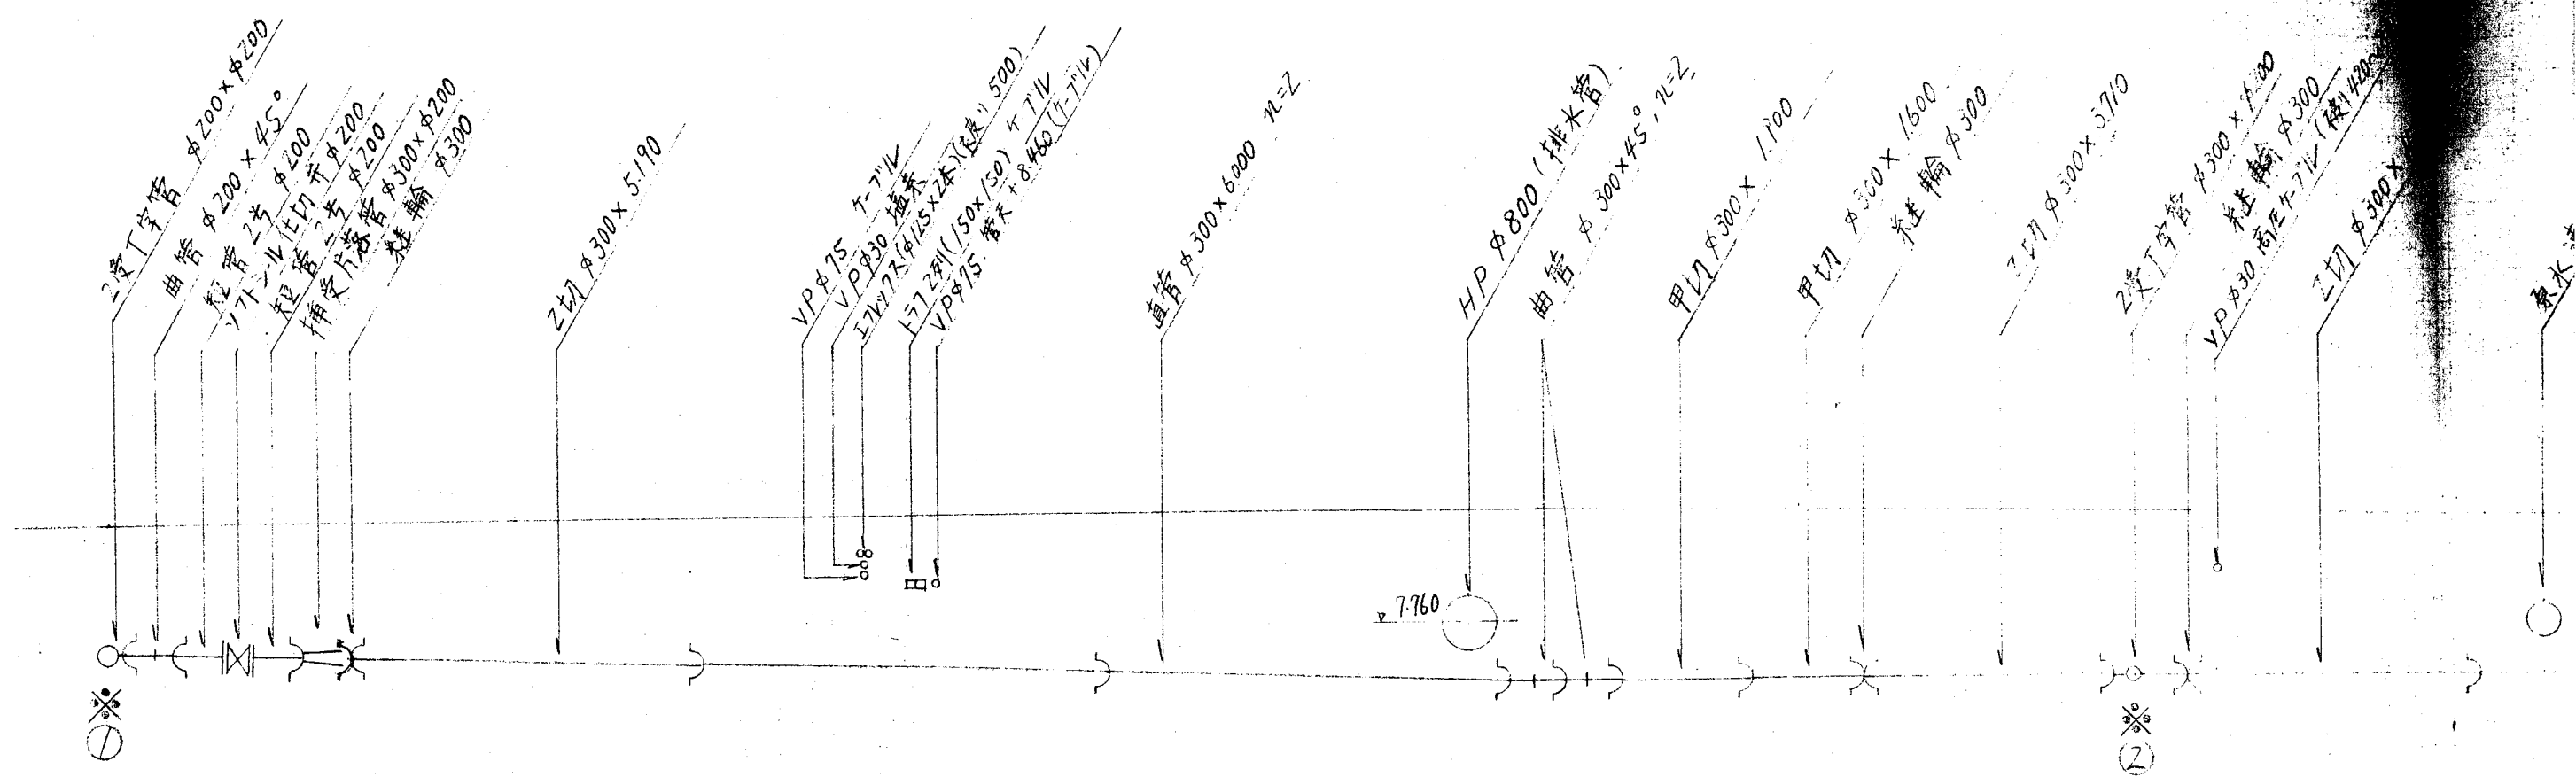


DL=5.000

寸法	990	20.040	827	7.870	
被り	7.450	1.890	6.880	9.520	2.470
計画高	7.450	9.450	6.880	9.520	2.470
管中心高	7.450	9.450	6.880	9.520	2.470
延長					118.447



縦断面図 (9/9)					
				目付	
縮尺	1/100			図面番号	33
					49
唐津市水道部					

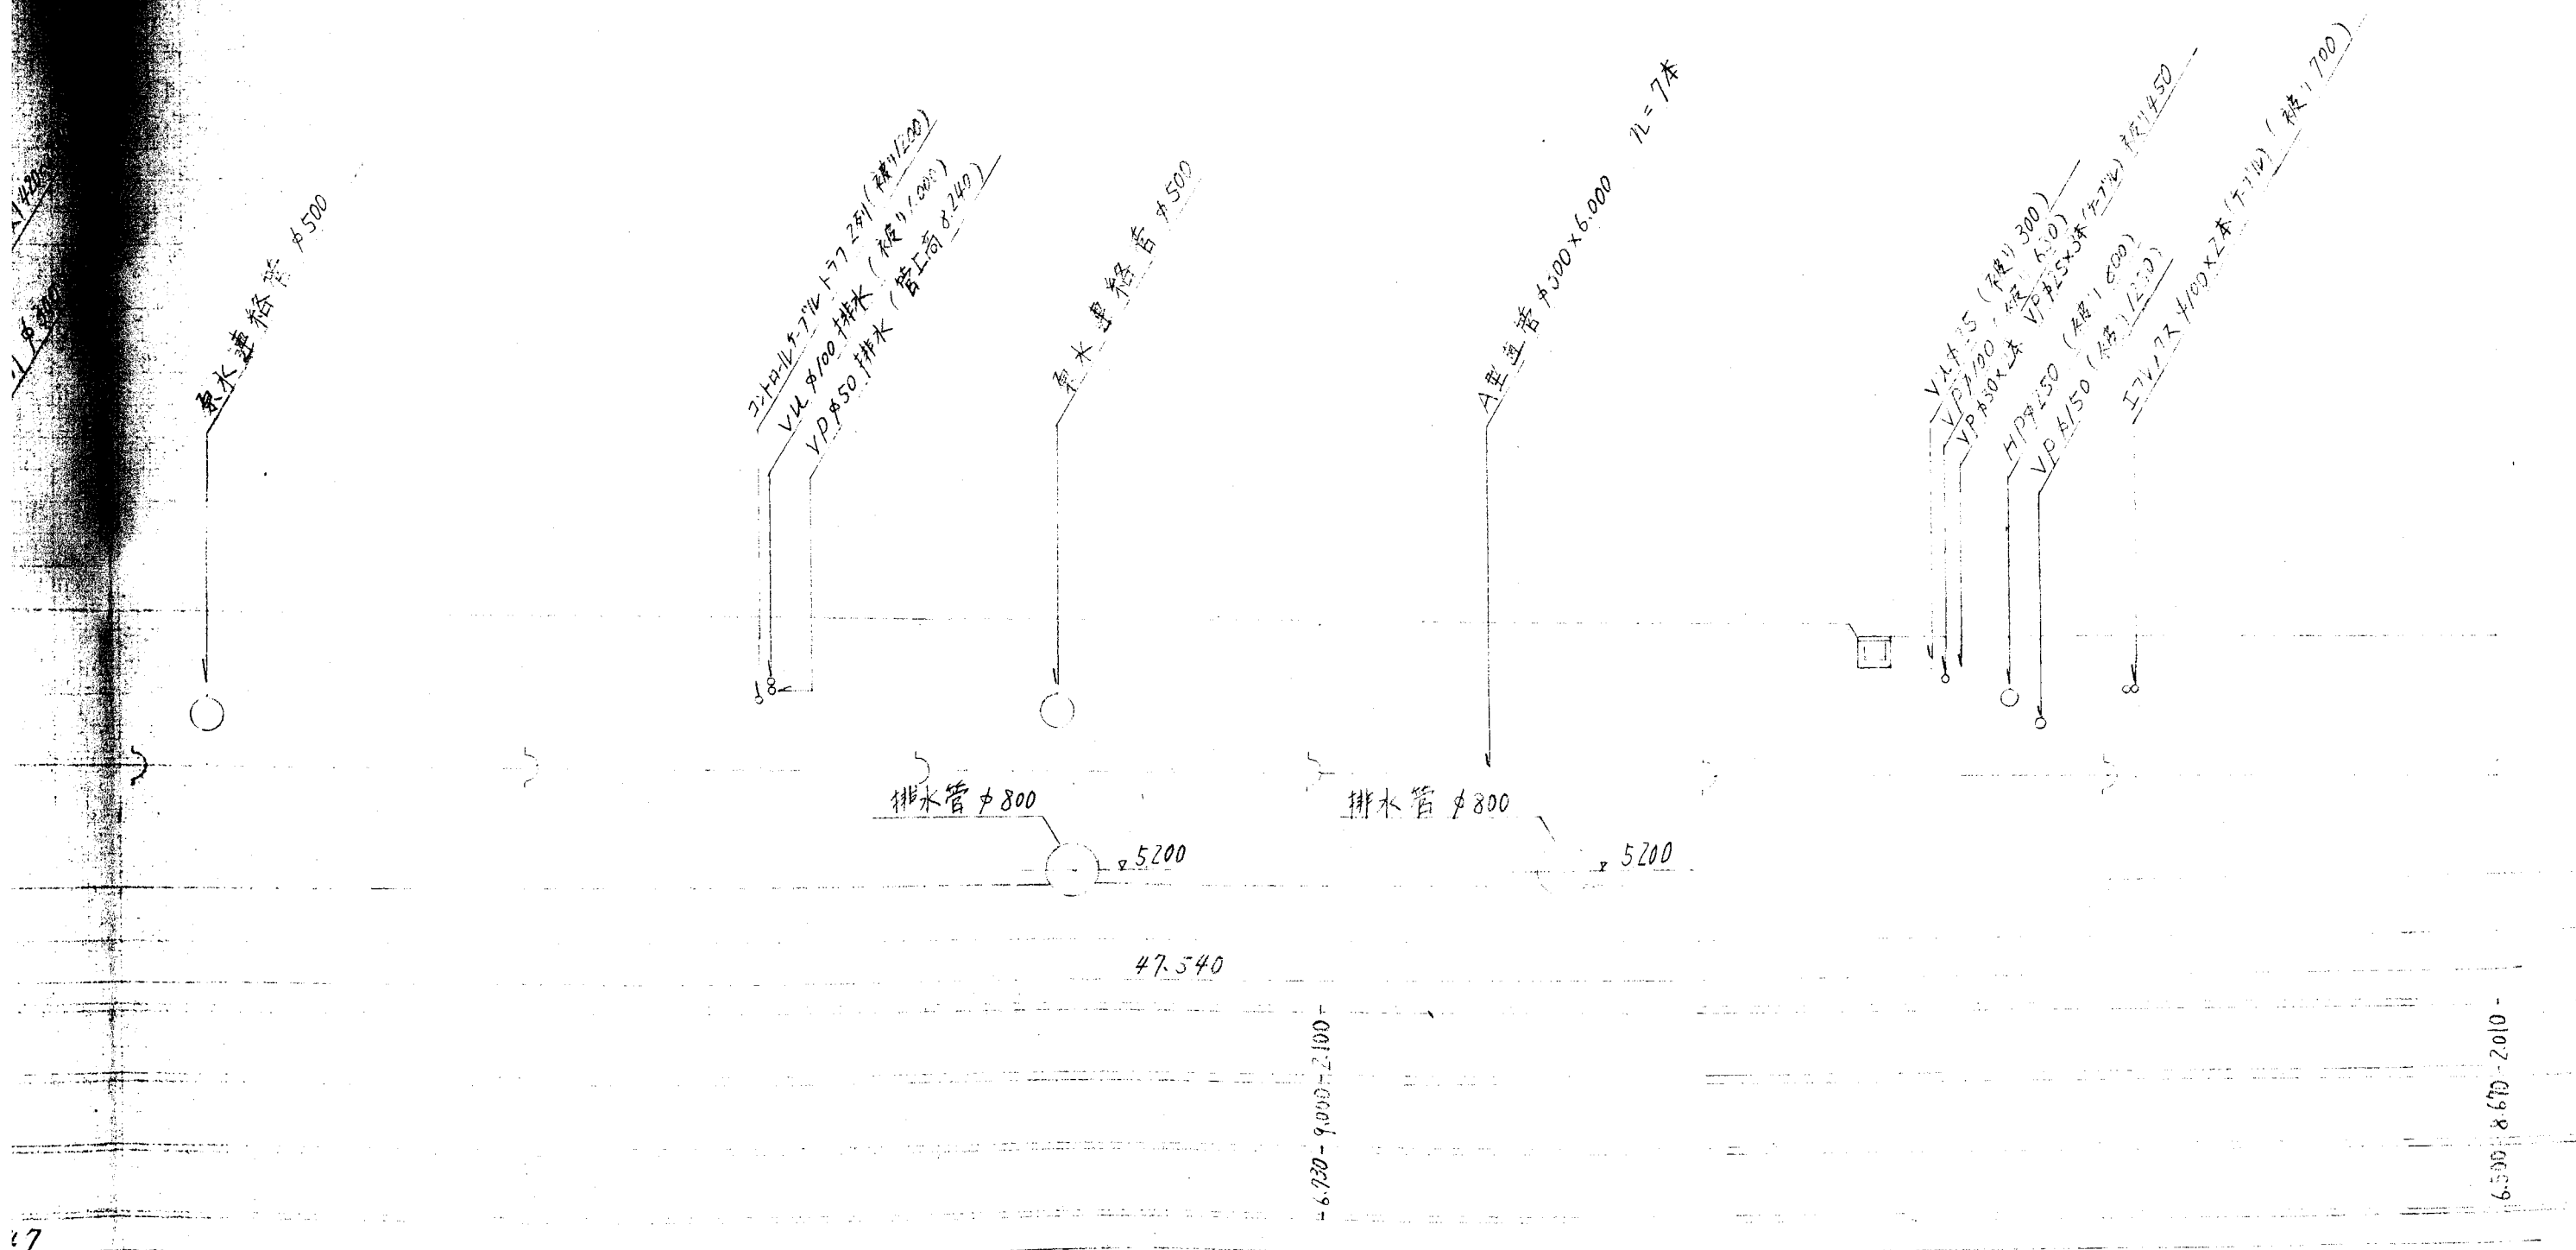

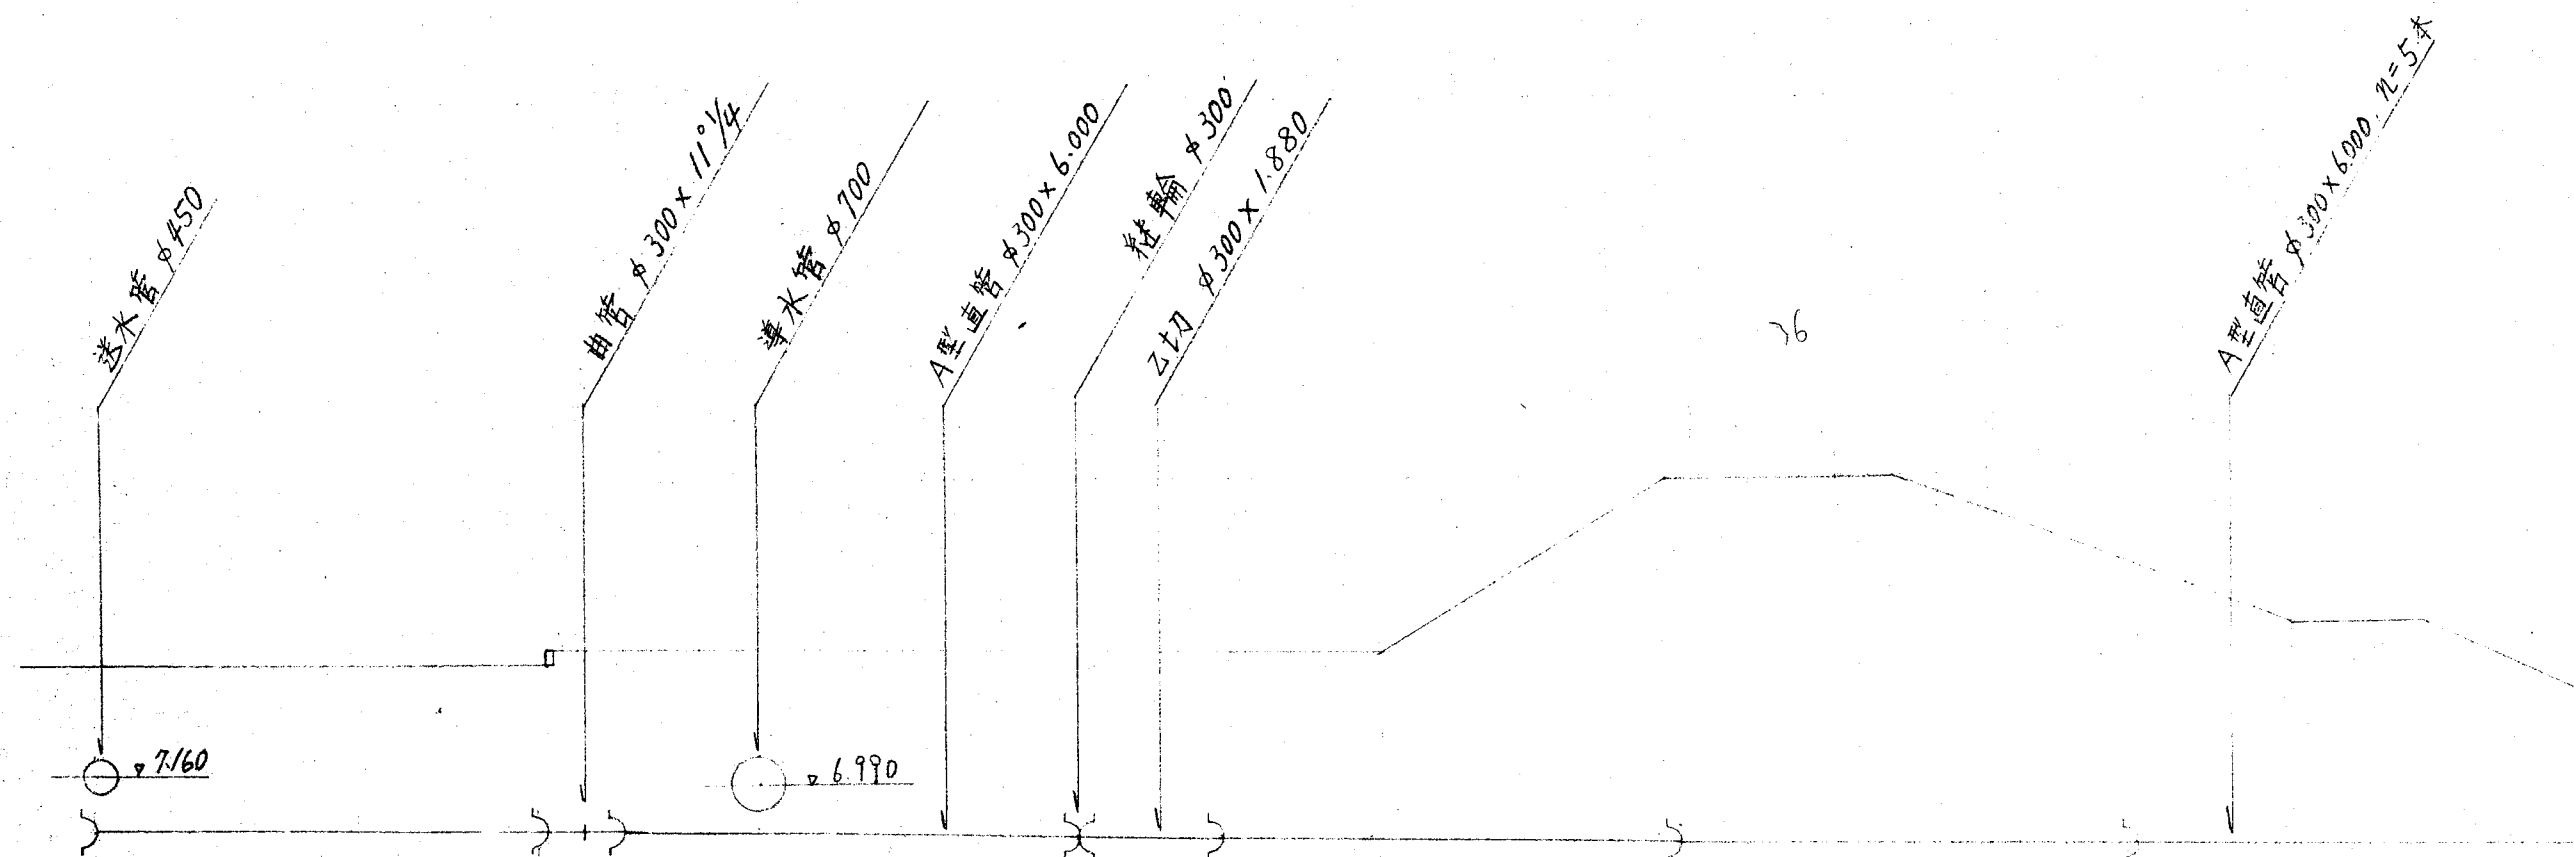

DL = 5.000

47.540		38.740	
6.400	8.630	6.190	4.650
8.830	2.070	11.000	8.000
2.270	1.780		
118.447			

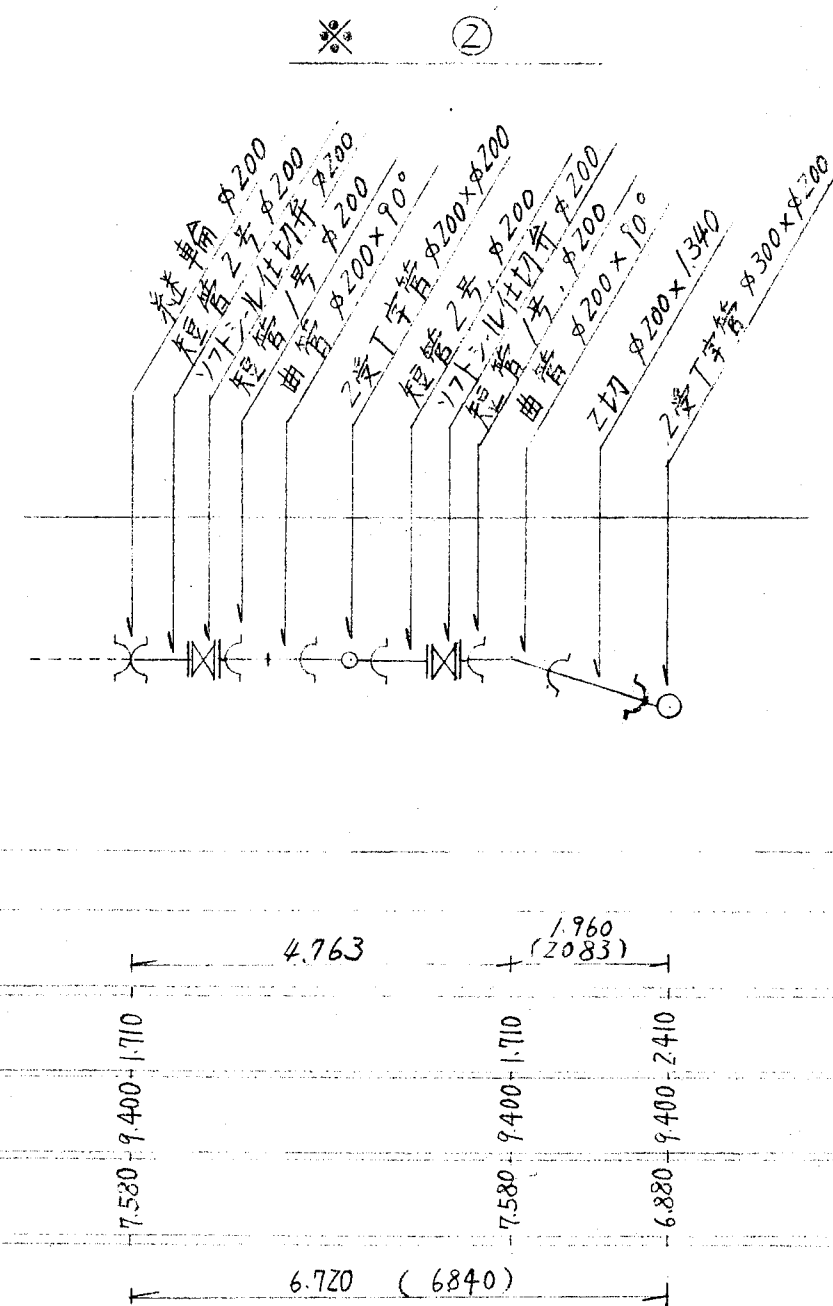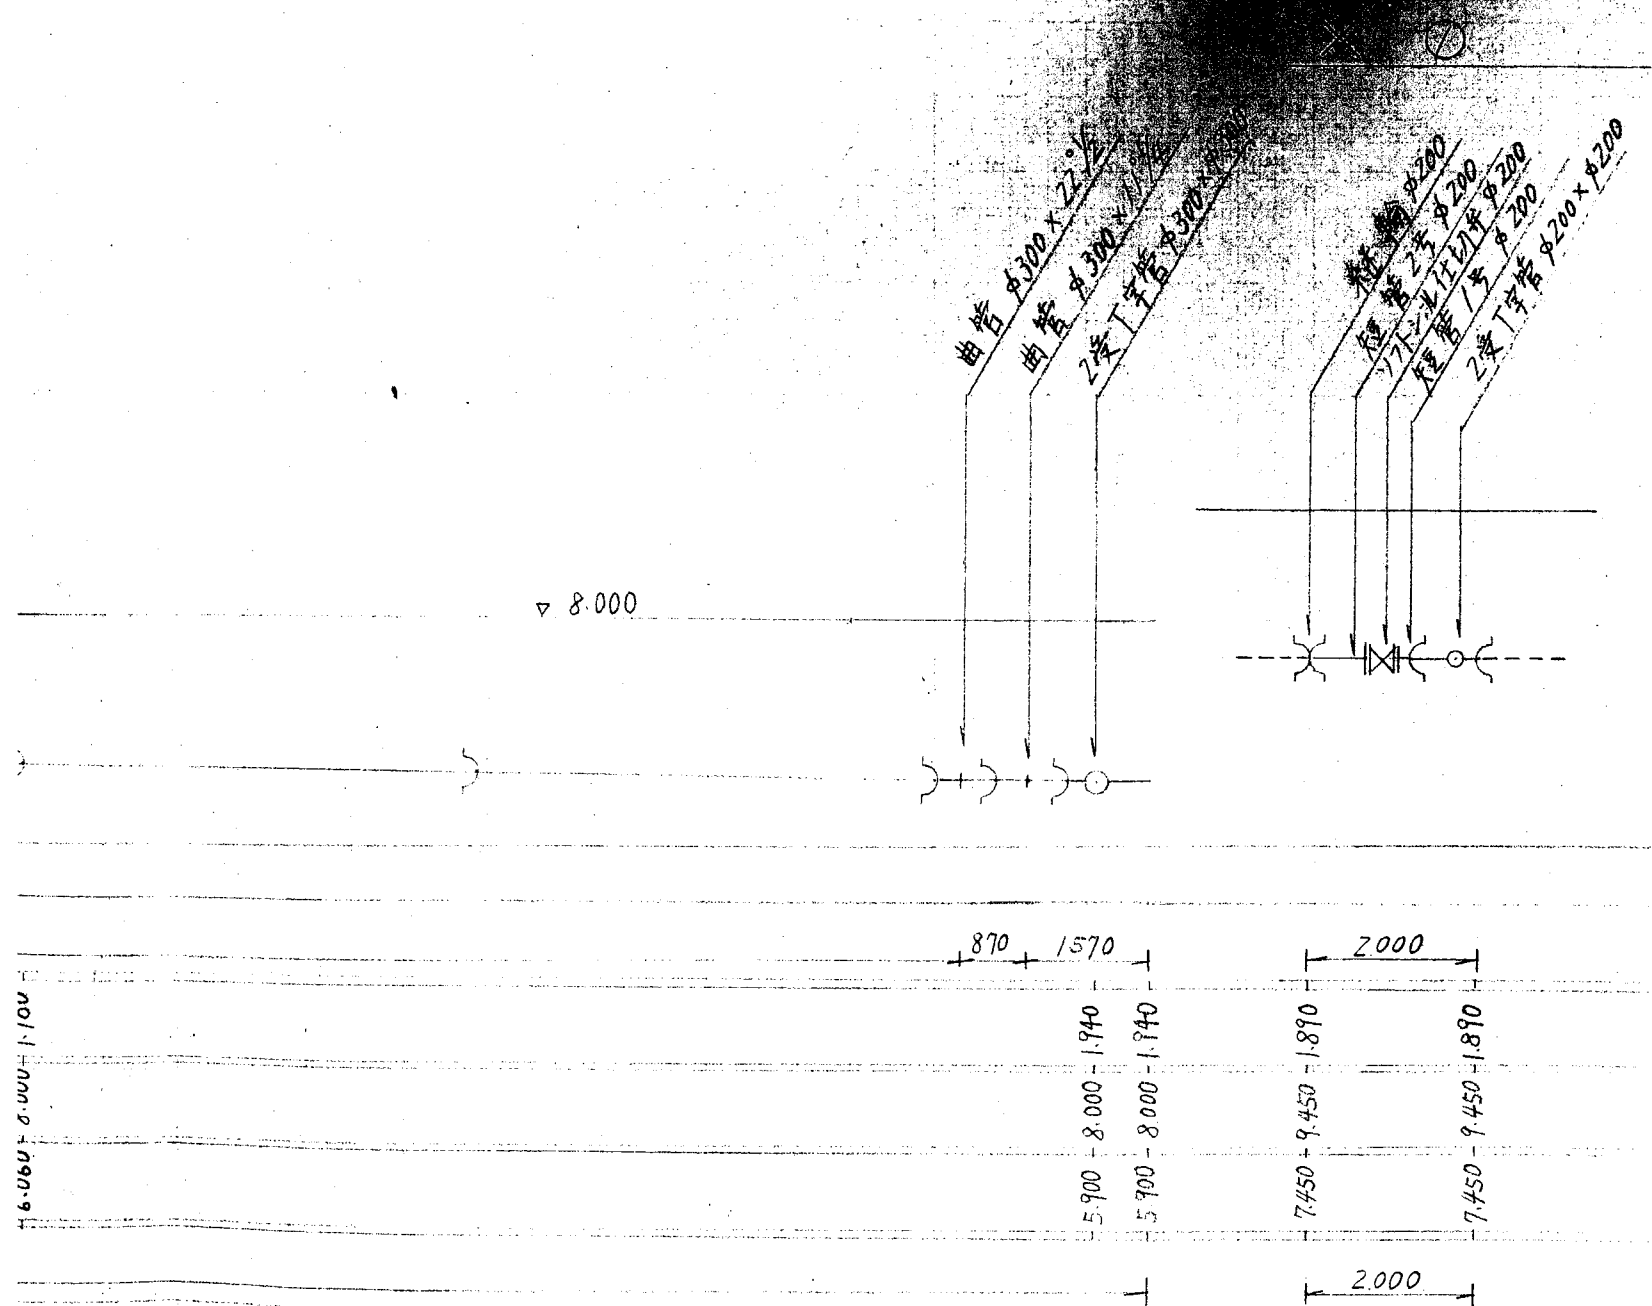


昭和61年～昭和62年度
第5次拡張事業
工業用水道事業
第25号久里浄水場土木建築工事その2

(場内配管)

竣 工 図

発 注 唐 津 市 水 道 部
施 工 岸本・平野建設共同企業体

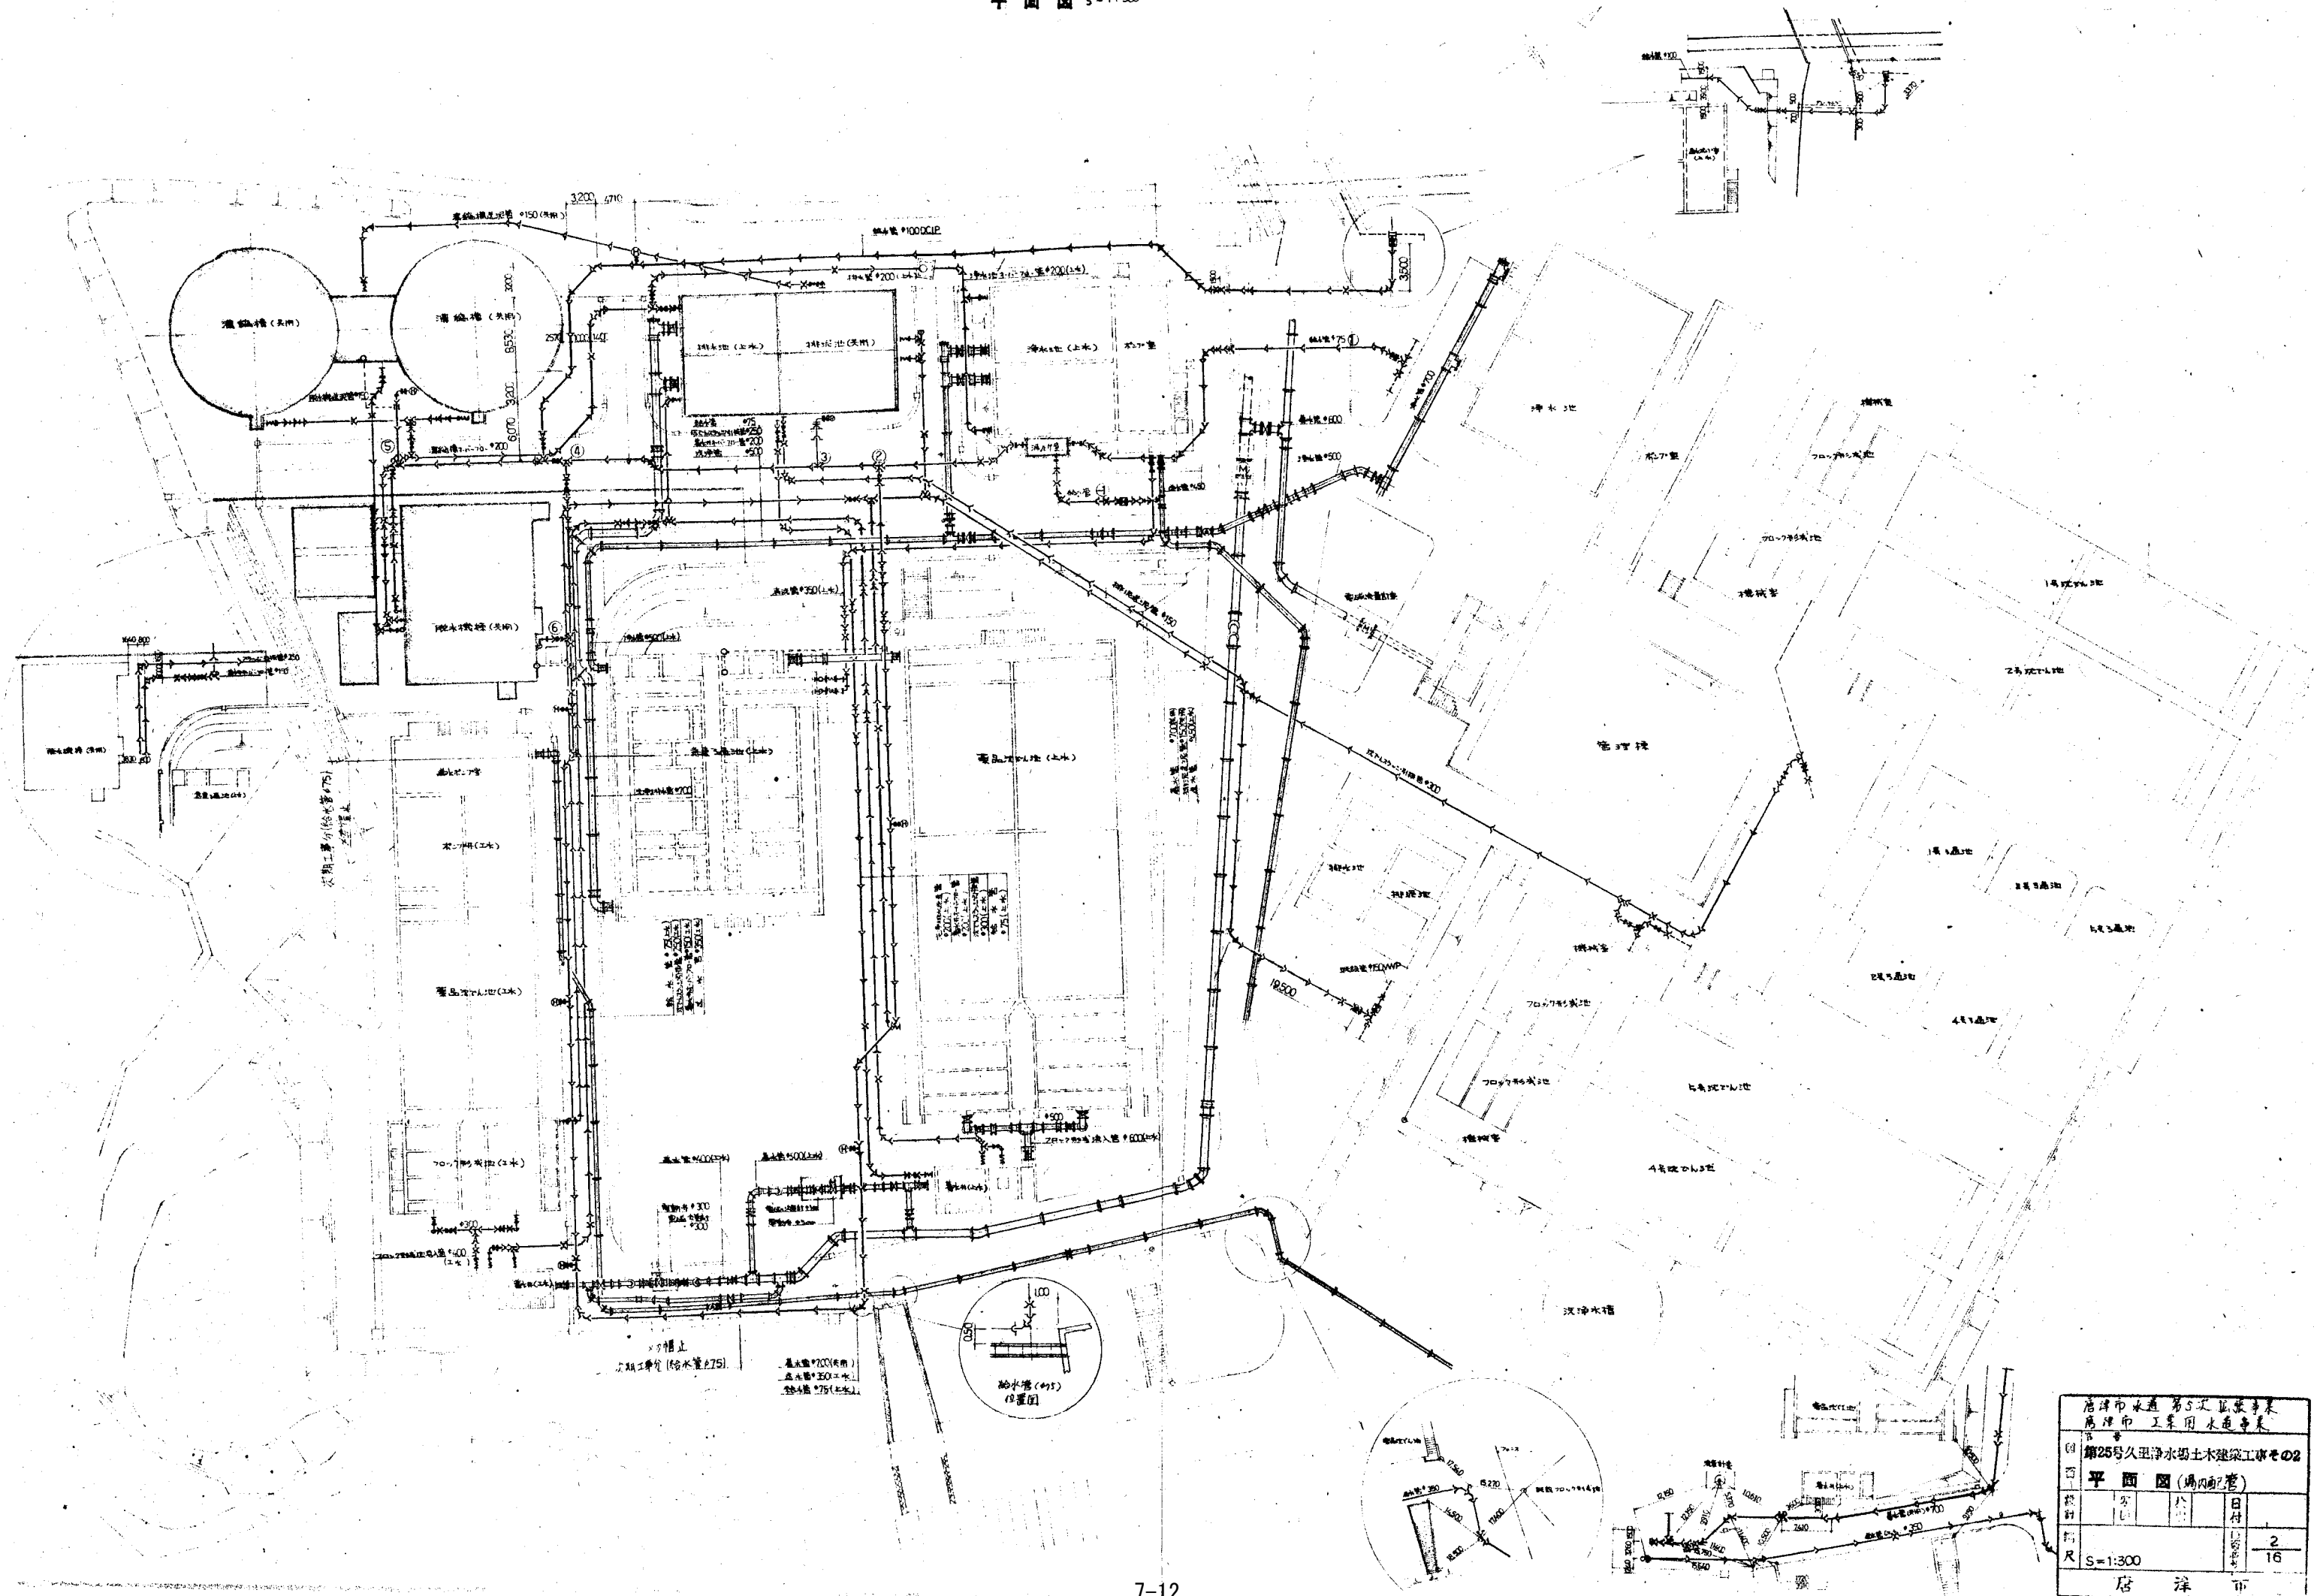


天津市市政工程设计院 天津市工业用水工程队					
第25号工业净水场土木建筑工程第2					
平面图 (场内配管)					
设计	审核	绘图	日期		
孙	李	王	1958.10		
比例	S=1:300			张数	2/16
天津市					

唐津市上水道第3次拡張事業
第2浄水場工事

土木工事設計図

浄水場内配管工事

唐津市水道課

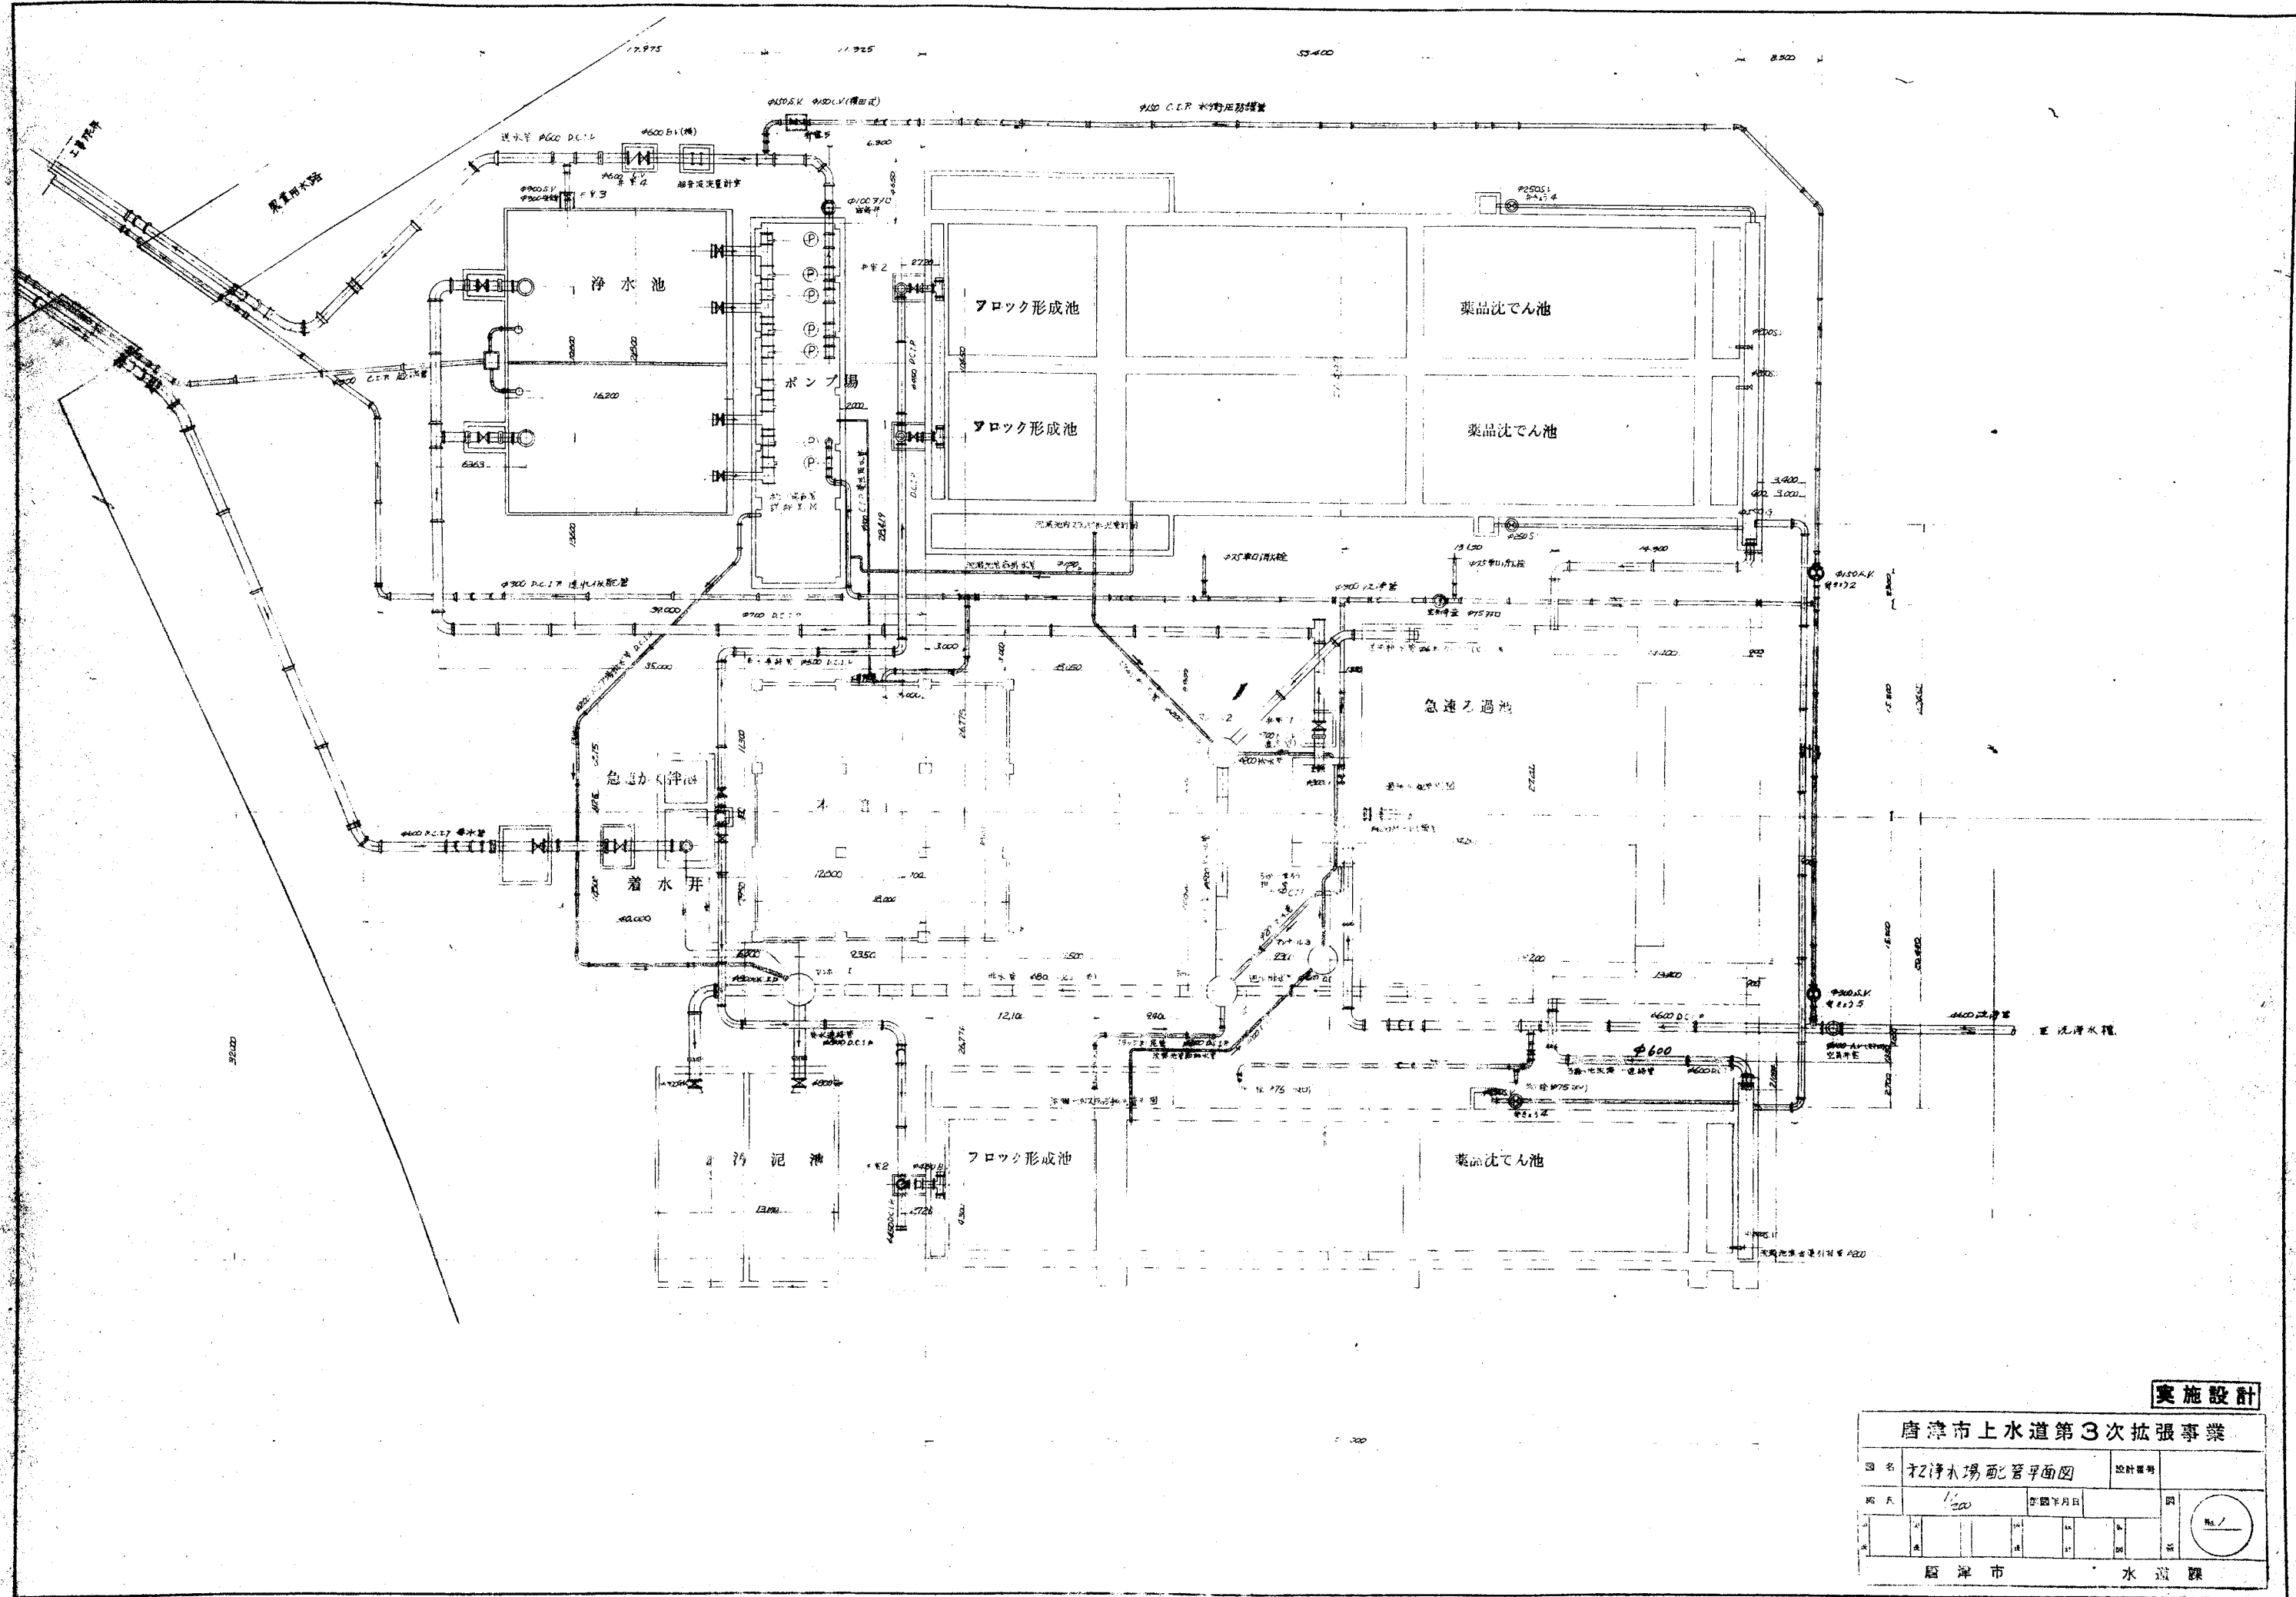

実施設計

唐津市上水道第3次拡張事業

図名	浄水場配管平面図			設計者	
縮尺	1/200	図年月日		図	
校		校		校	
監		監		監	

唐津市 水道課

