


脱水機棟 1 F 配線図 S=1:50

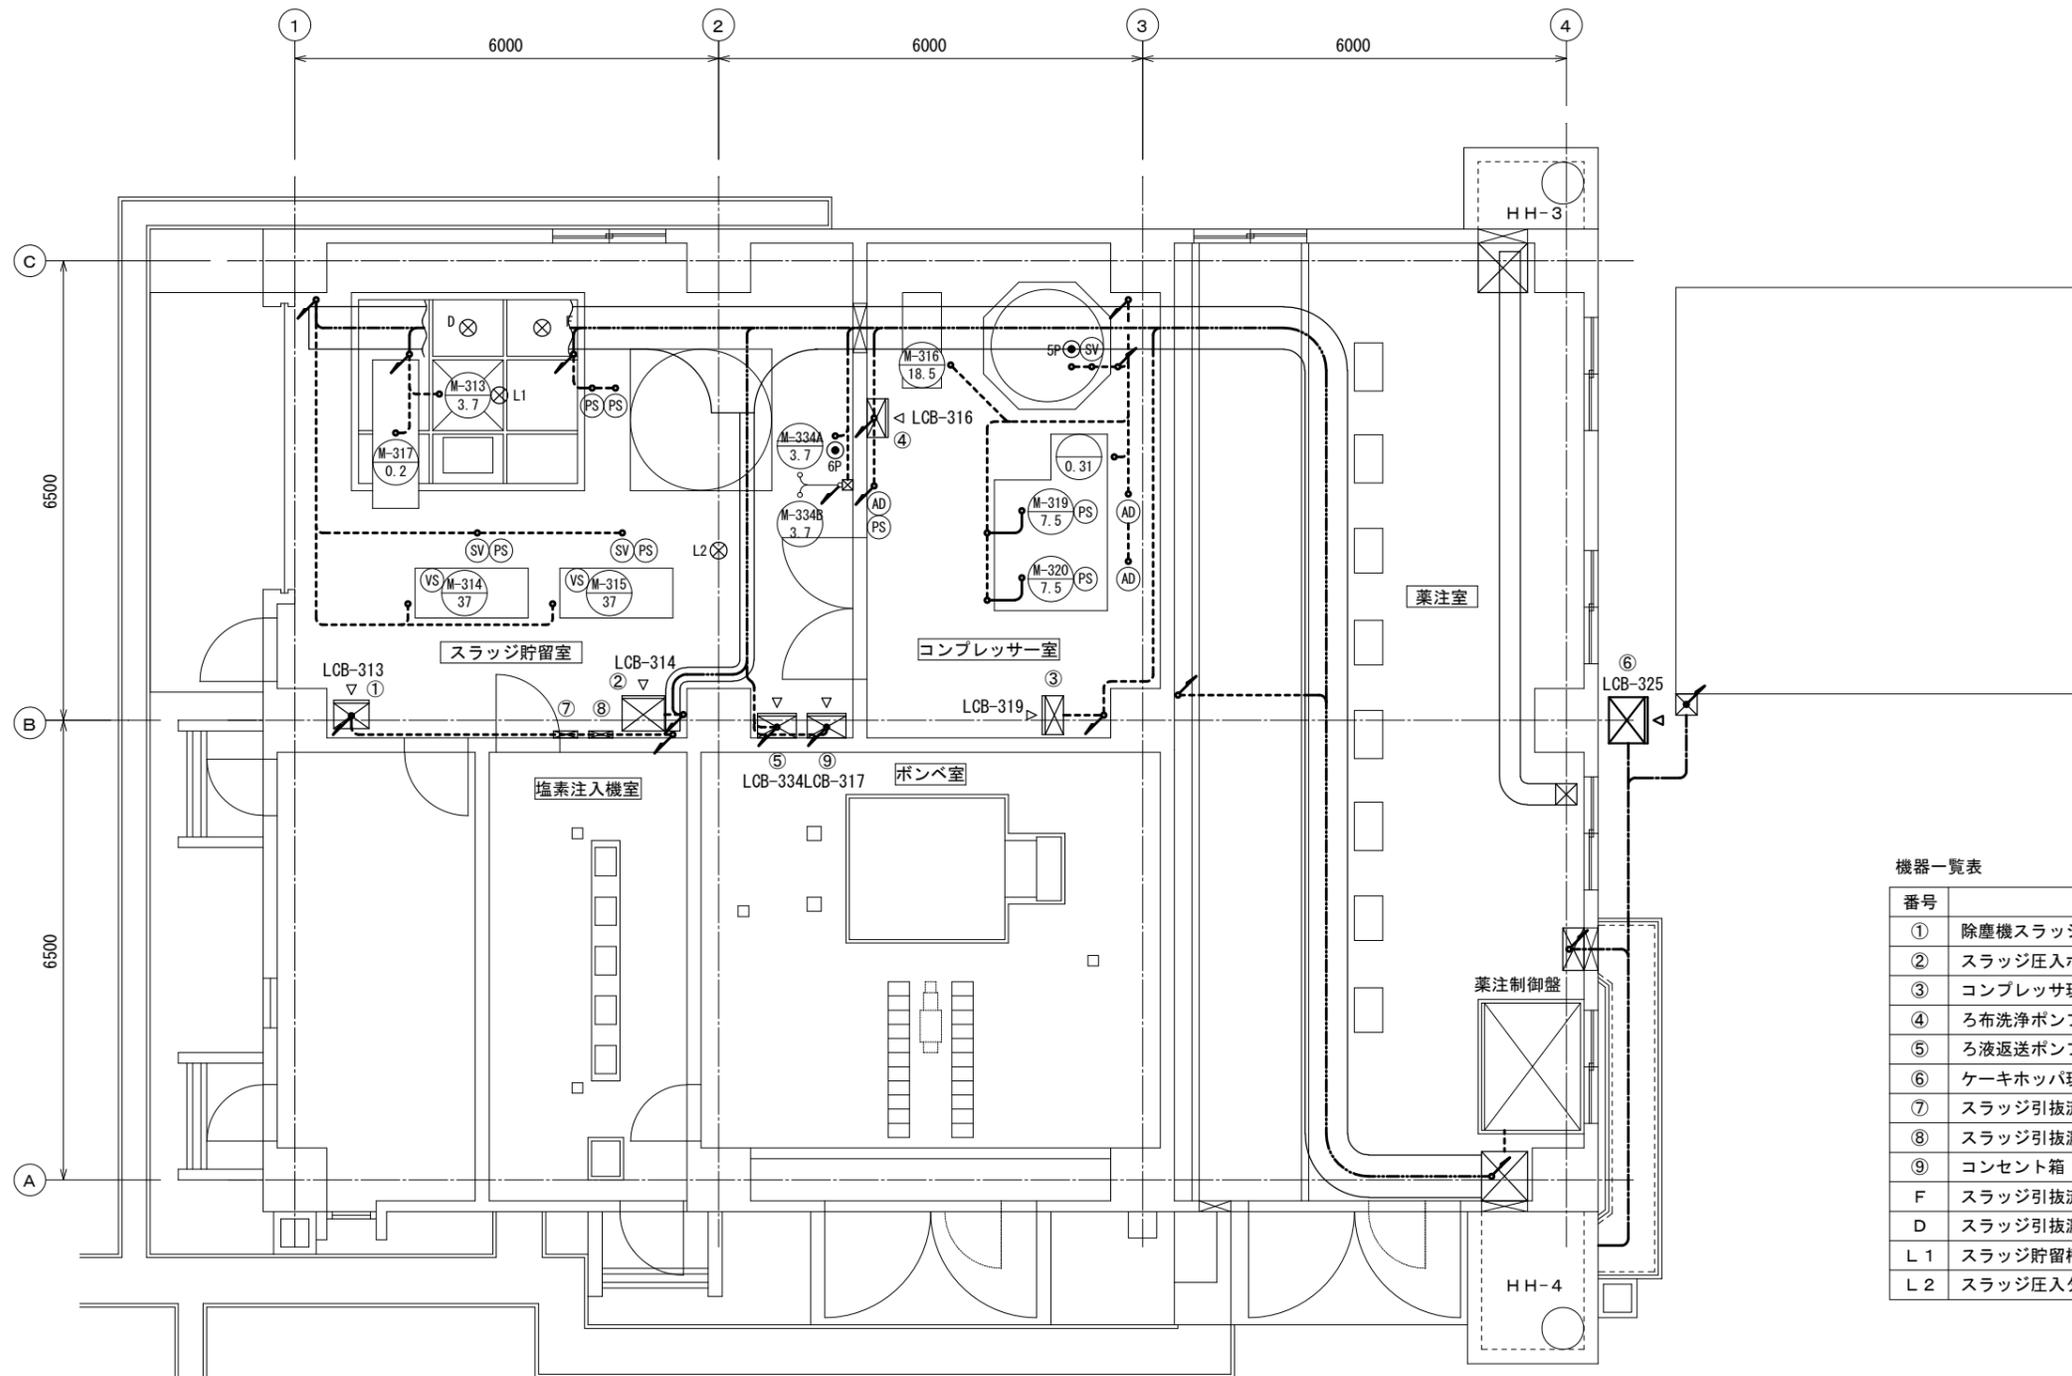


機器一覧表

番号	名称	記号	備考
①	除塵機スラッジ貯留槽攪拌機現場盤	LCB-313	
②	スラッジ圧入ポンプ現場盤	LCB-314	
③	コンプレッサ現場盤	LCB-319	
④	ろ布洗浄ポンプ現場盤	LCB-316	
⑤	ろ液返送ポンプ現場盤	LCB-334	
⑥	ケーキホッパ現場盤	LCB-325	
⑦	スラッジ引抜流量計変換器		電磁式
⑧	スラッジ引抜濃度計コントロールユニット		超音波式
⑨	コンセント箱	LCB-317	
F	スラッジ引抜流量計		電磁式
D	スラッジ引抜濃度計		超音波式
L1	スラッジ貯留槽液面計		
L2	スラッジ圧入タンク液面計		

唐津市水道事業			
図名	久里第2浄水場 脱水機棟 1 F 配線図	設計番号	
縮尺	1:50	製図年月日	
局長	課長	副課長	係長
唐津市上下水道局			

久里第2浄水場

脱水機棟2F配線図 S=1:50

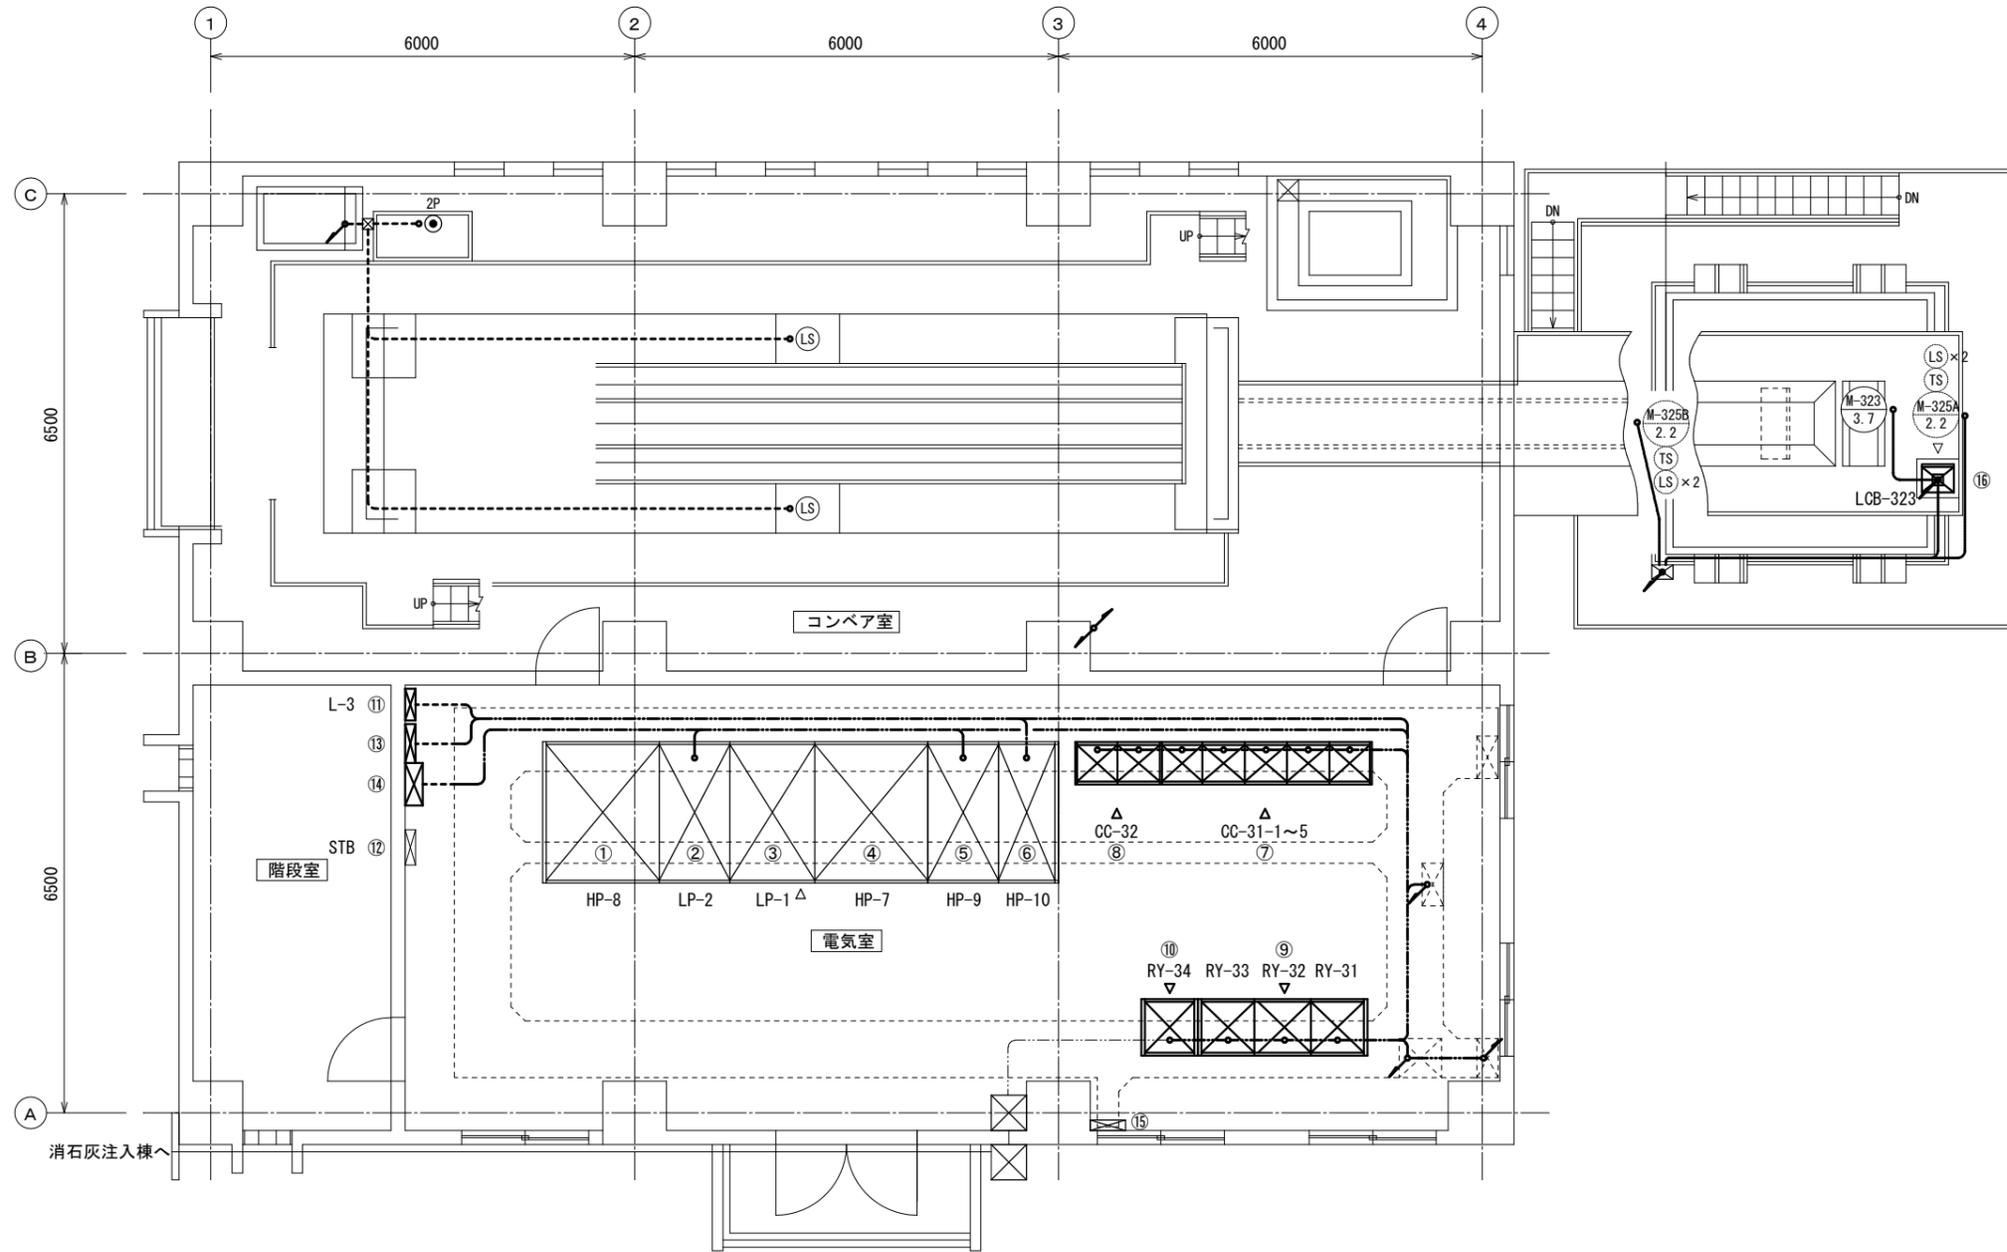


機器一覧表

番号	名称	記号	備考	番号	名称	記号	備考
①	2号400V変圧器盤	HP-8		⑨	汚泥処理継電器盤(1)~(3)	RY-31~33	
②	2号400V主幹盤	LP-2		⑩	汚泥200V動力継電器盤	RY-34	
③	1号400V主幹盤	LP-1		⑪	照明分電盤	L-3	
④	1号400V変圧器盤	HP-7		⑫	電話放送用端子箱		
⑤	200V変圧器盤	HP-9		⑬	管理棟空調動力盤		
⑥	照明変圧器盤	HP-10		⑭	管理棟空調動力盤		
⑦	汚泥処理コントロールセンタ	CC-31-1~5		⑮	接地端子箱	ETB	
⑧	汚泥200V動力設備コントロールセンタ	CC-32		⑯	ケーキ搬出コンベア現場盤	LCB-323	

唐津市水道事業・・・			
図名	久里第2浄水場 脱水機棟2F配線図	設計番号	
縮尺	1:50	製図年月日	
局長	課長	副課長	係長
係	係	係	係
唐津市上下水道局			図番

久里第2浄水場

脱水機棟3F配線図 S=1:50

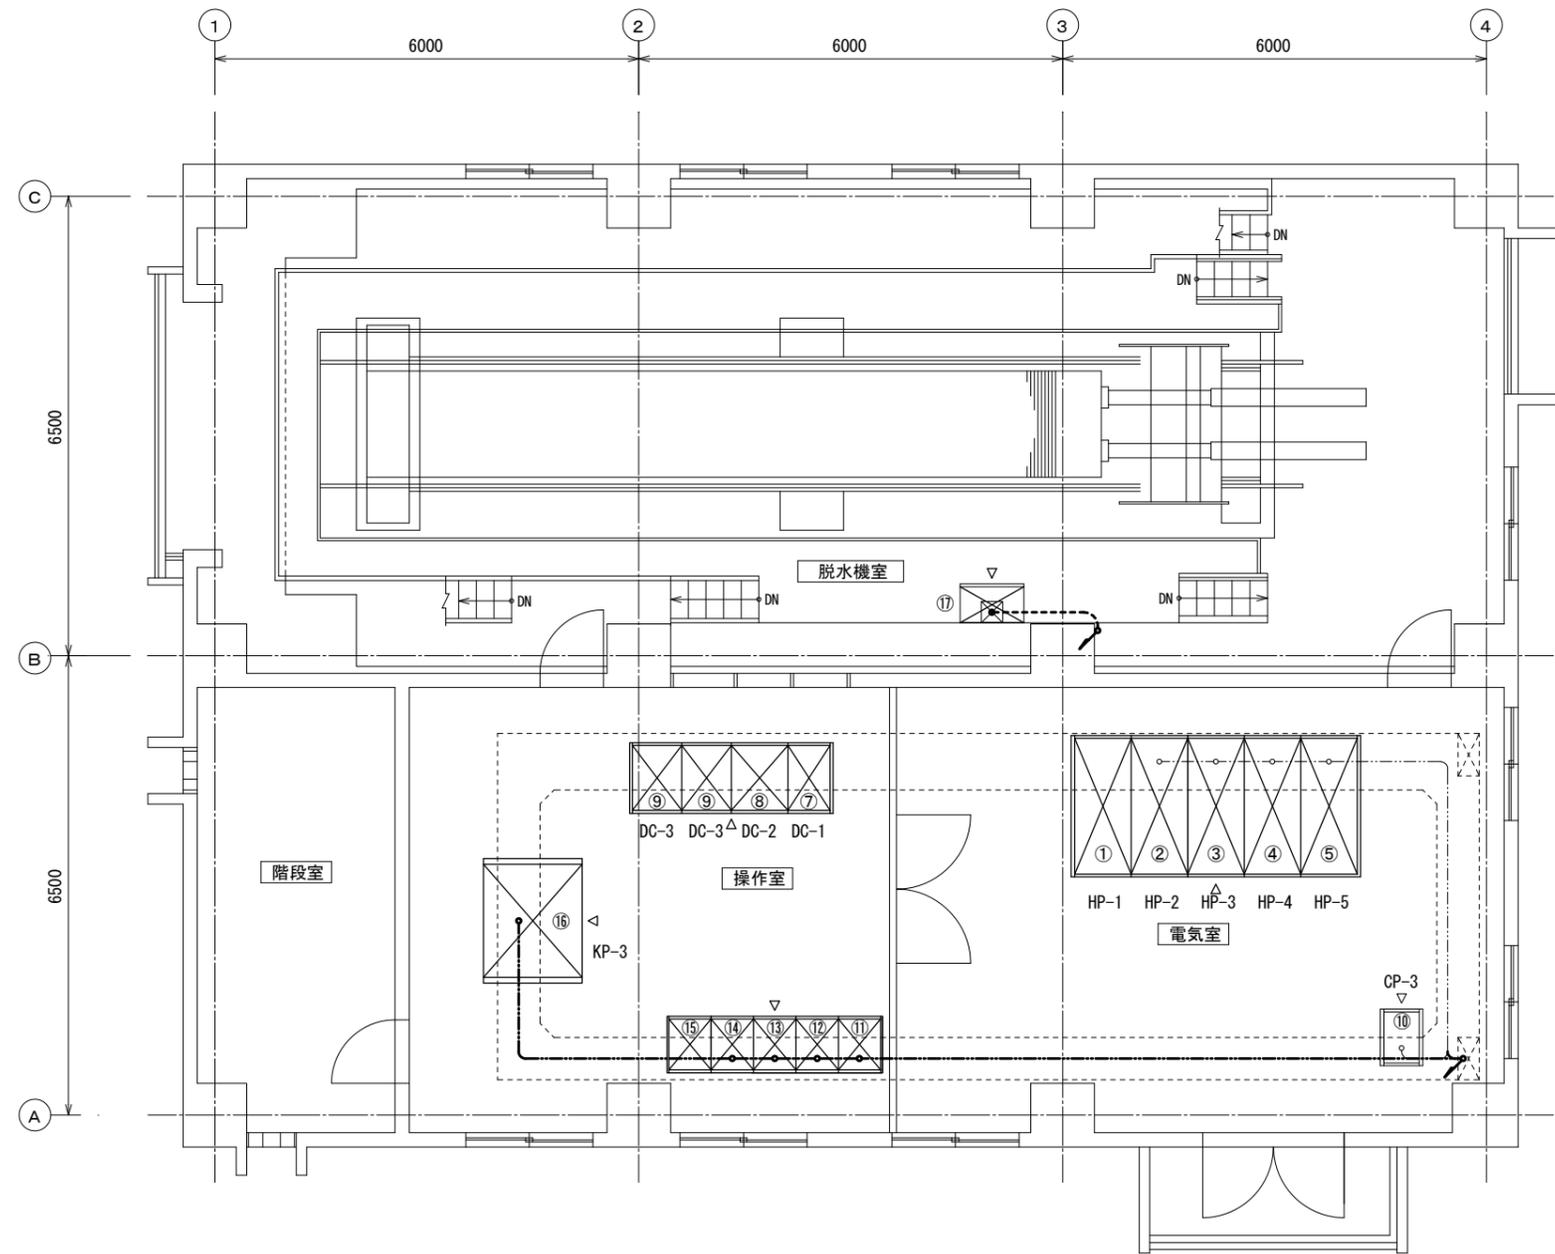

機器一覧表 (高压設備)

番号	名称	記号	備考
①	引込盤	HP-1	
②	受電盤	HP-2	
③	1号400V変圧器 1次盤 (上段) 2号400V変圧器 1次盤 (下段)	HP-3A HP-3B	
④	200V動力変圧器 1次盤 (上段) 照明変圧器 1次盤 (下段)	HP-4A HP-4B	
⑤	1号コンデンサ盤	HP-5	
⑥	自家発連絡盤	HP-6	
⑦	インバータ盤	DC-1	
⑧	整流器盤	DC-2	
⑨	蓄電池盤	DC-3	
⑩	電気室中継端子盤	CP-3	
⑪	第2浄水場用DDC制御装置現場継電器盤 (1)		
⑫	第2浄水場用DDC制御装置現場継電器盤 (2)		
⑬	第2浄水場用DDC制御装置現場入出力盤		
⑭	第2浄水場用DDC制御装置中継端子盤		
⑮	第2浄水場用DDC制御装置		
⑯	汚泥設備監視盤	KP-3	
⑰	脱水機制御盤		

唐津市水道事業			
図名	久里第2浄水場 脱水機棟3F配線図	設計番号	
縮尺	1:50	製図年月日	
局長	課長	副課長	係長
唐津市上下水道局			