


図 面 目 録


図面番号	図 面 名 称	備 考
1	久里第1浄水場 一般平面図	
2	久里第1浄水場 単線結線図（1）	
3	久里第1浄水場 単線結線図（2）	
4	久里第1浄水場 盤外形図	
5	久里第1浄水場 自家発電設備配置図	
6	久里第1浄水場 自家発電機機器平断面図	
7	久里第1浄水場 全体配線図	
8	久里第1浄水場 自家発電設備配線図	
9	久里第1浄水場 自家発電機断面図	
10	久里第1浄水場 管理棟1階配線図	
11	久里第1浄水場 管理棟2階配線図	
12	久里第1浄水場 配線系統図	
13	久里第1浄水場 自家発電設備配管系統図	

久里浄水場一般平面図

S=1/500

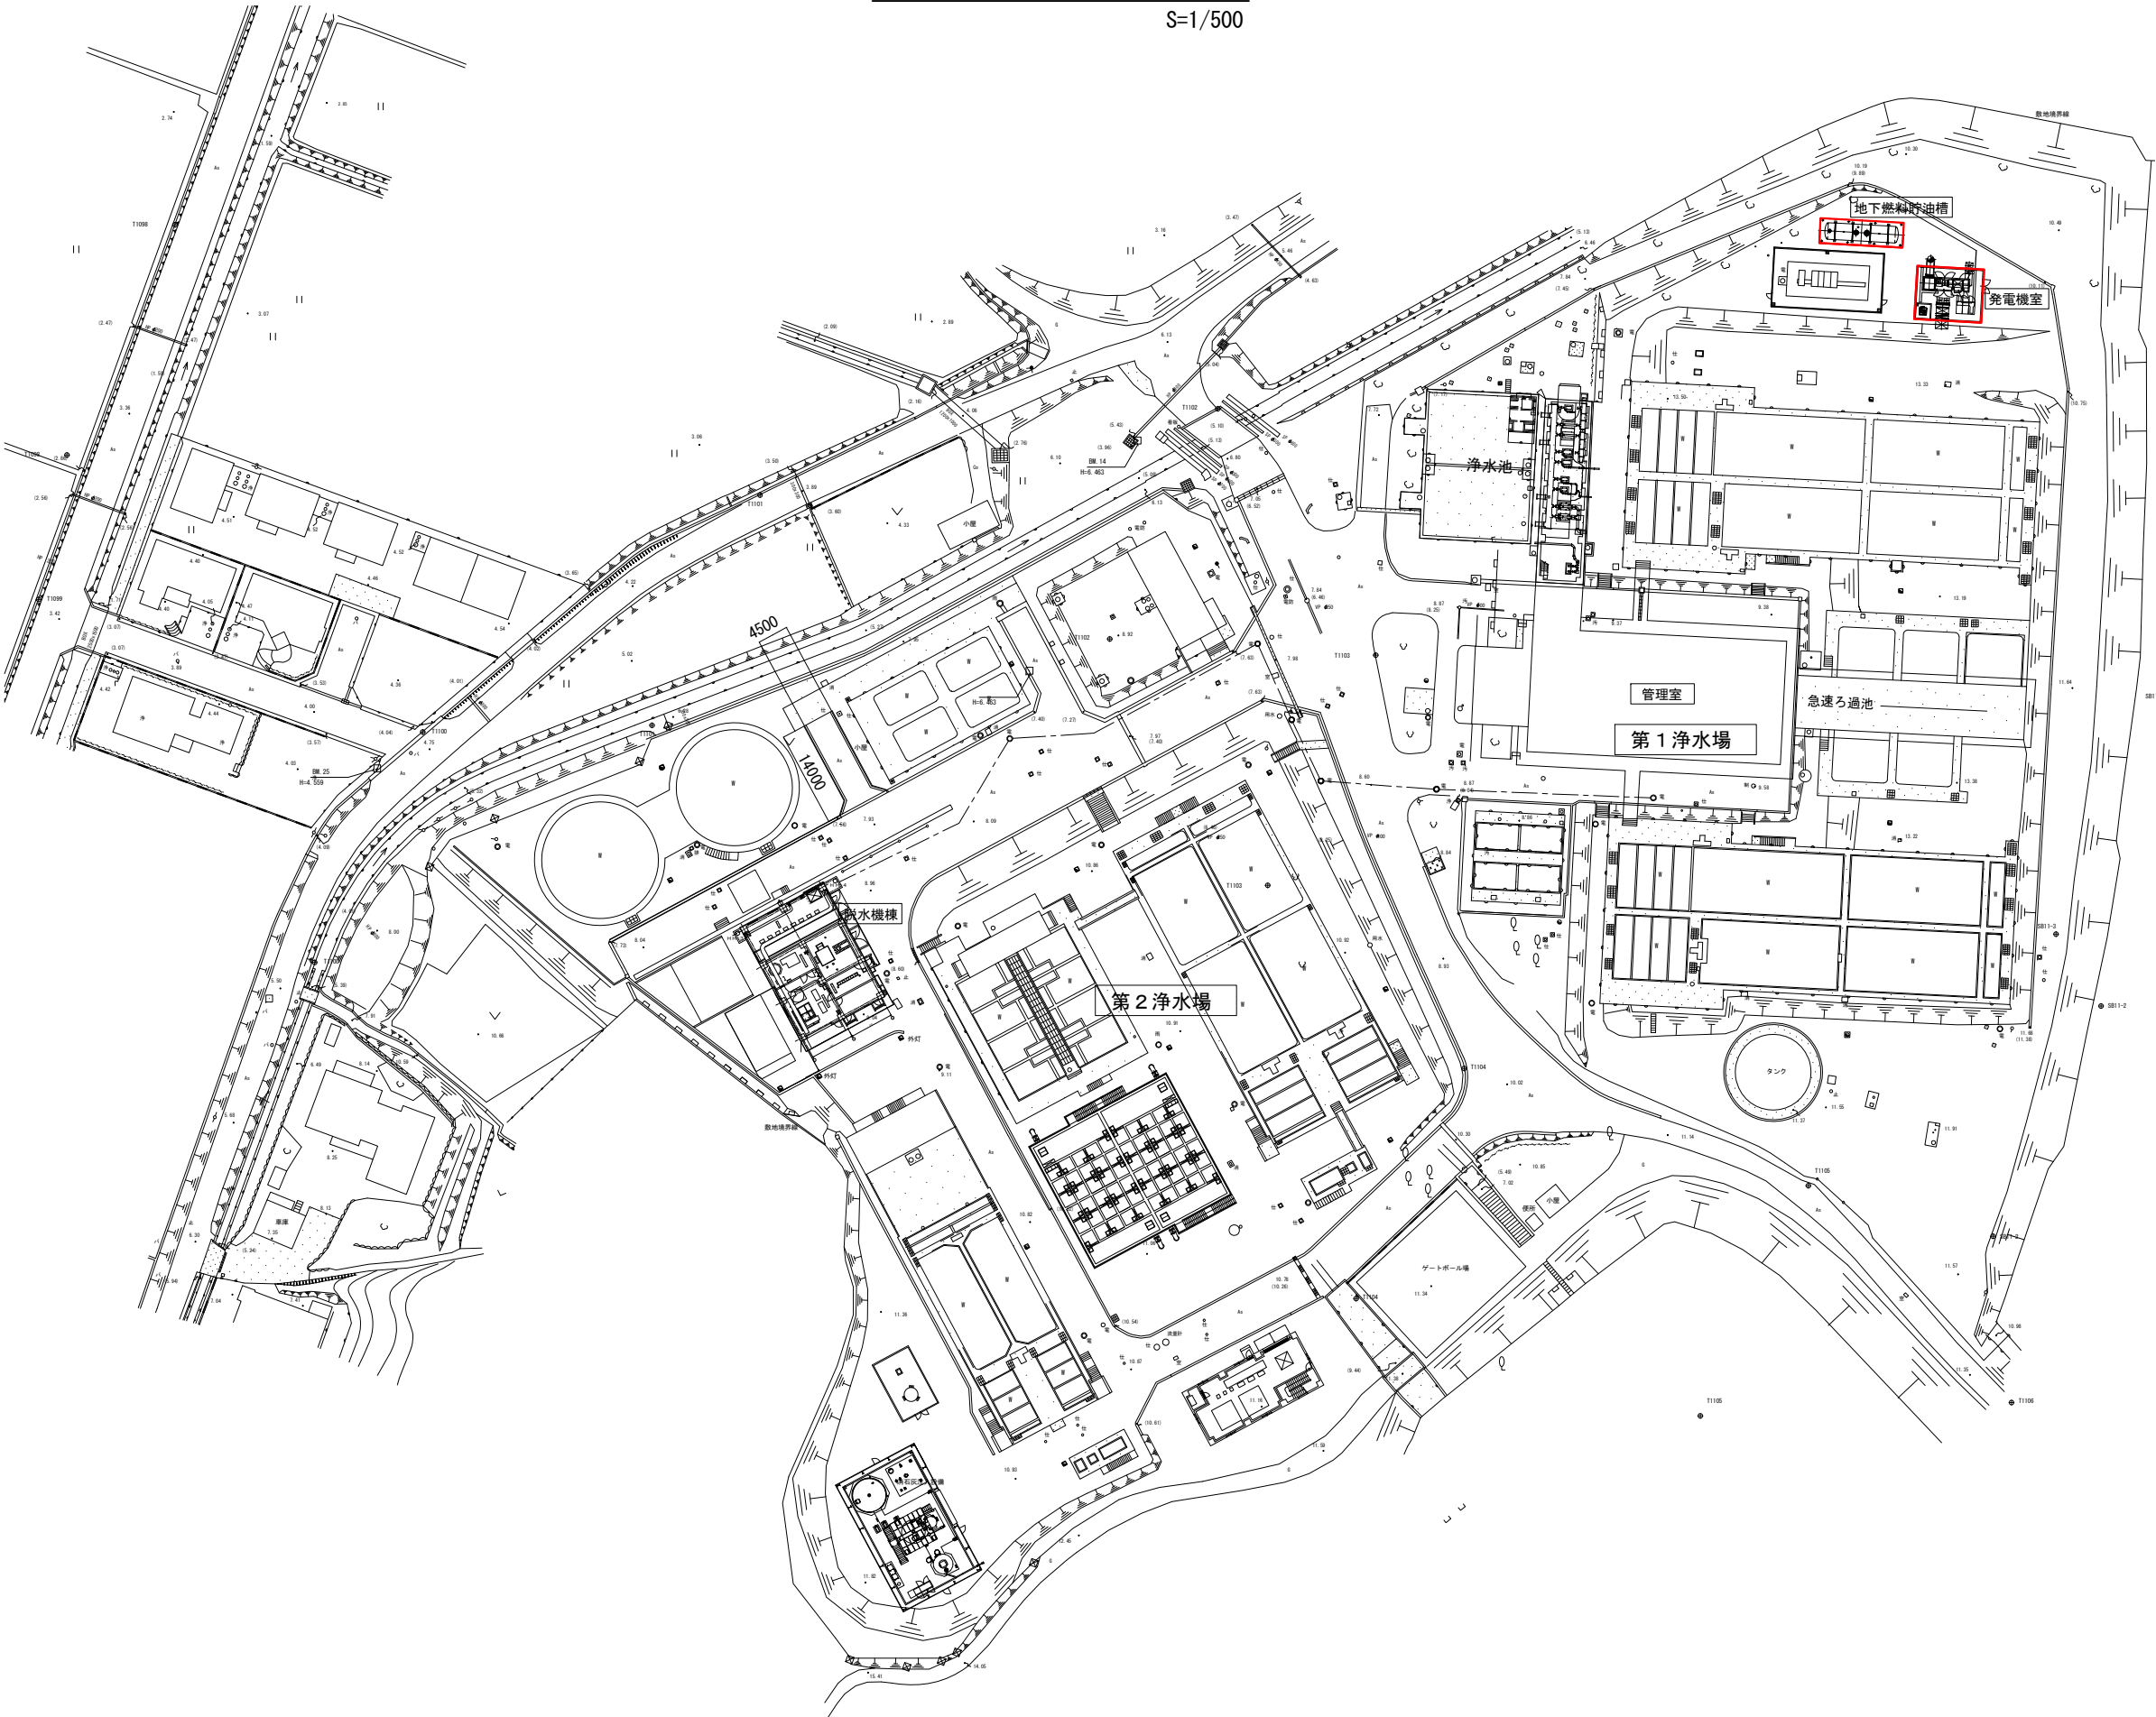


工 事 名			
図 面 名	久里第1浄水場 一般平面図		
作成年月日	令和	年	月 日
縮 尺	1/500	図面番号	葉之内
会 社 名			
事業者名	唐津市上下水道局		

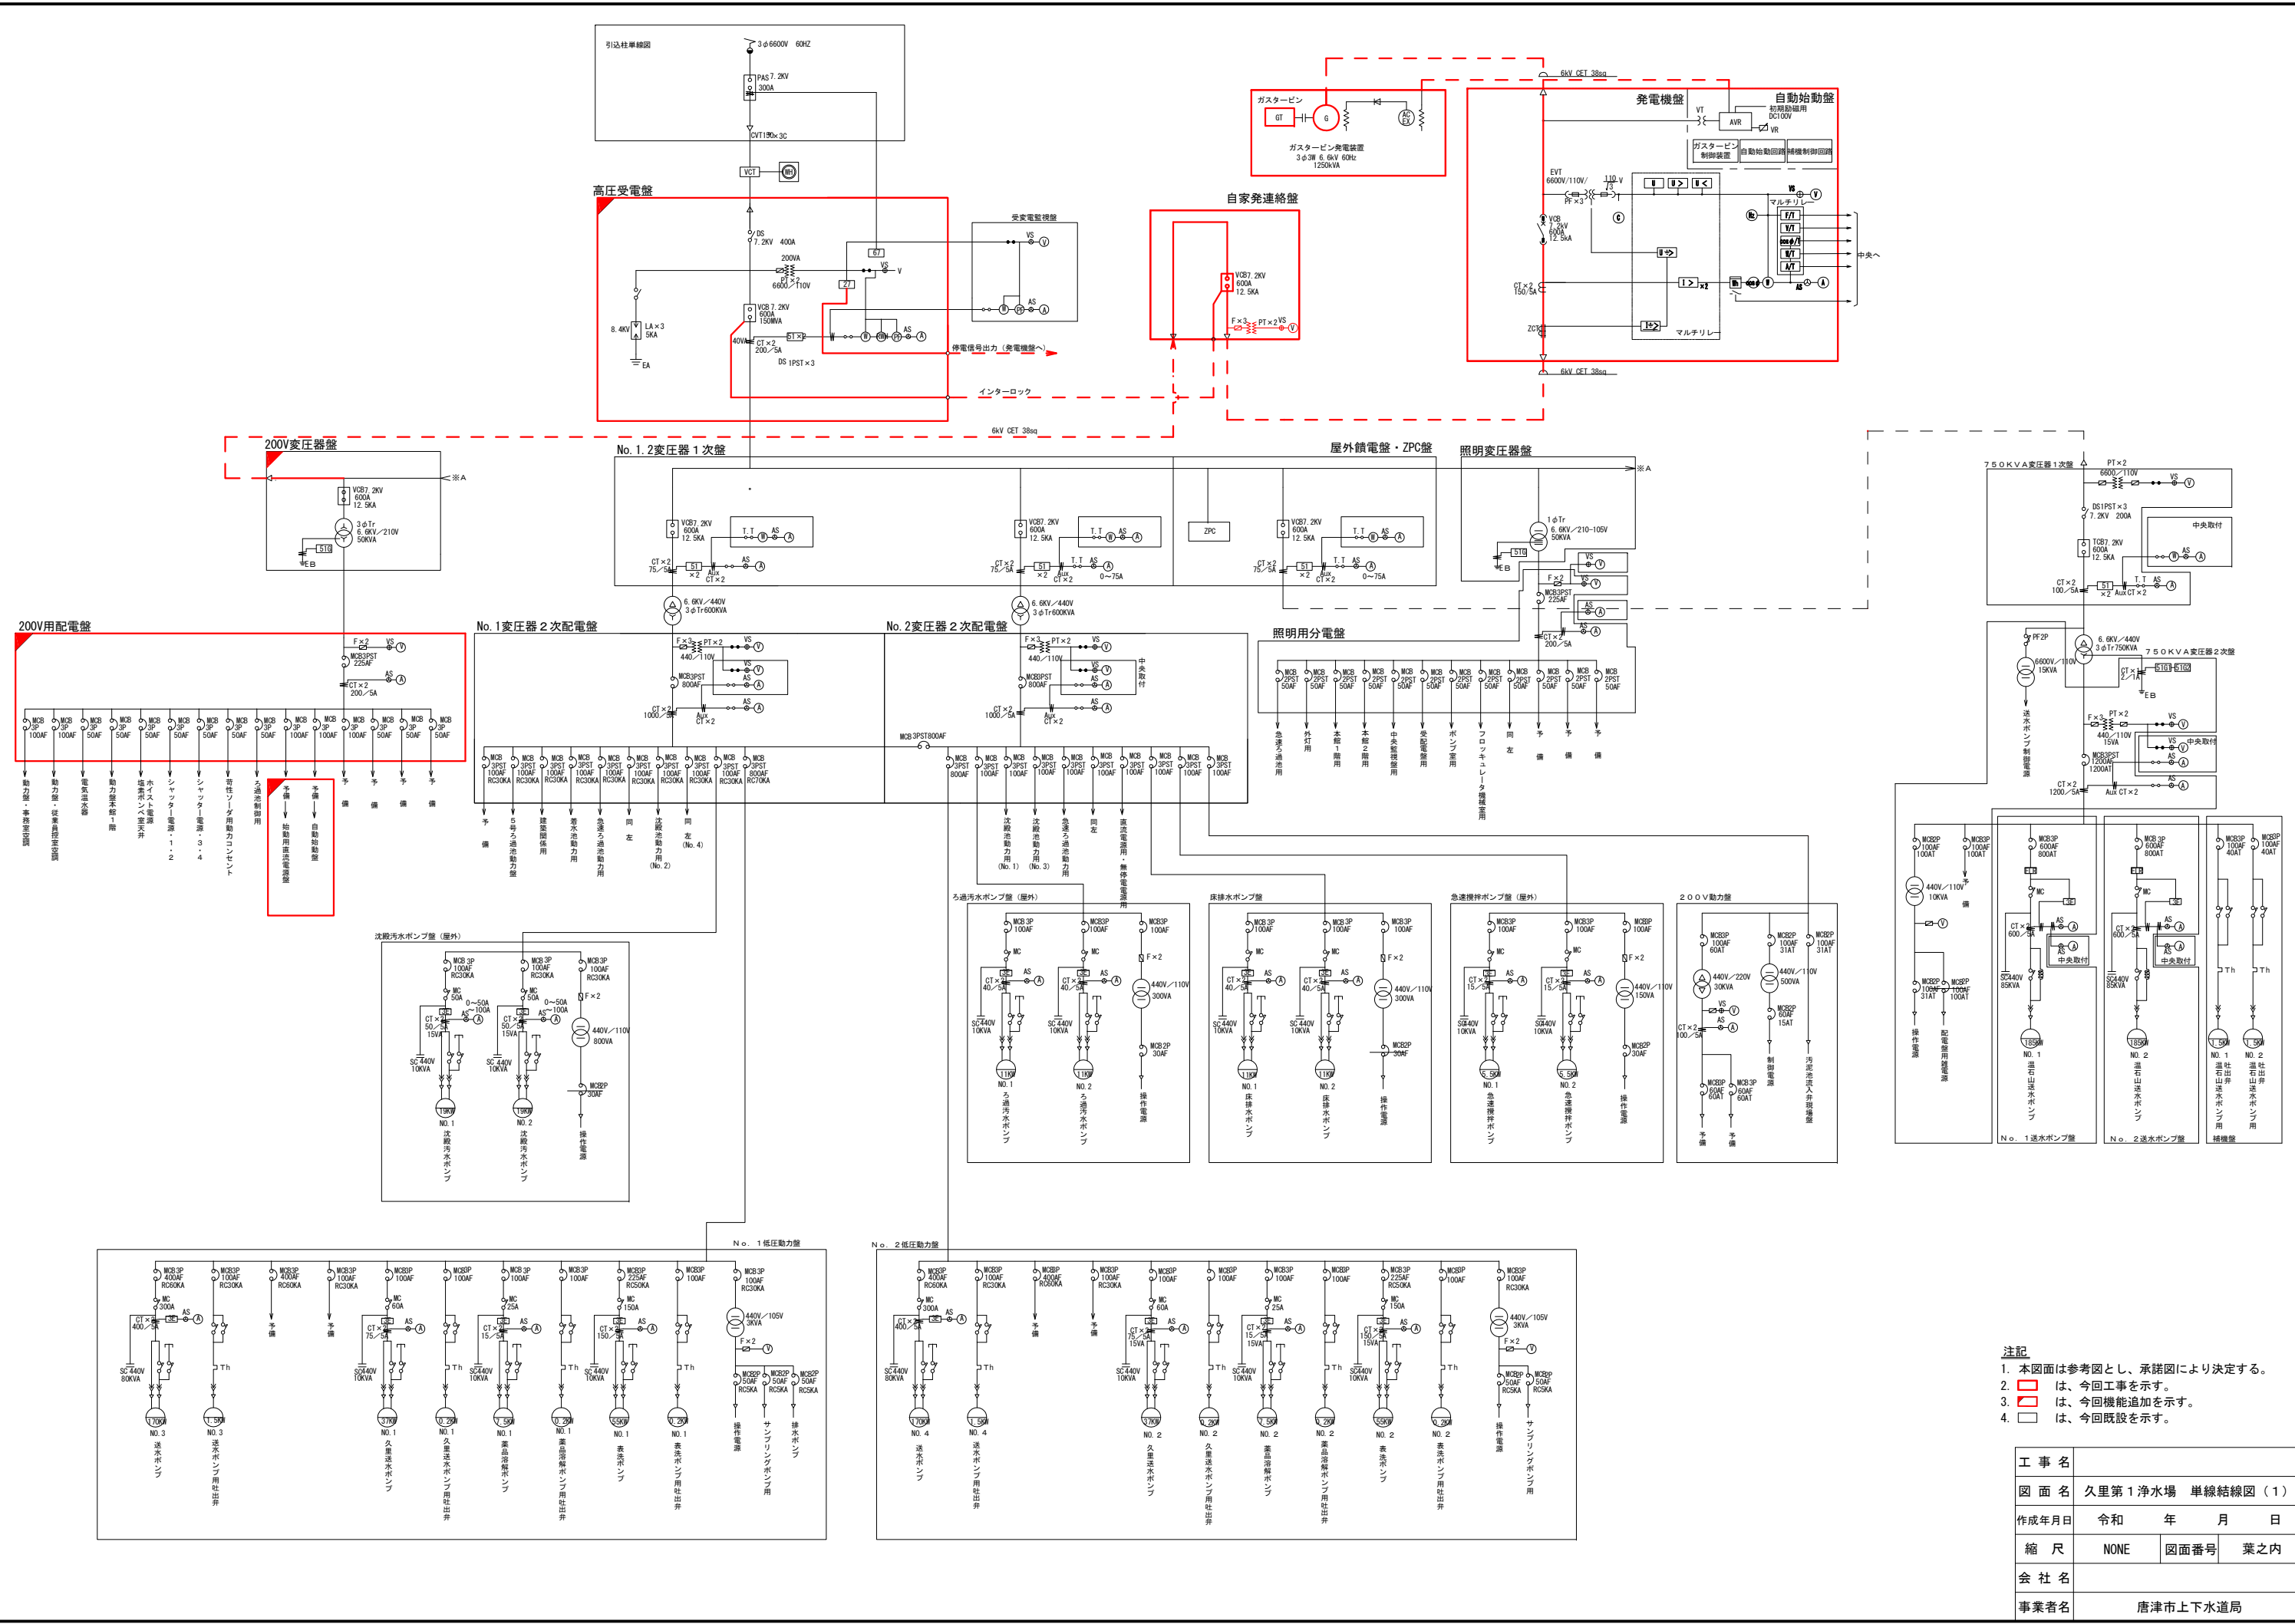


注記
1. 本図面は参考図とし、承諾図により決定する。
2. は、今回工事を示す。
3. は、今回機能追加を示す。
4. は、今回既設を示す。

工事名			
図面名	久里第1浄水場 単線結線図(1)		
作成年月日	令和	年	月 日
縮尺	NONE	図面番号	葉之内
会社名			
事業者名	唐津市上下水道局		

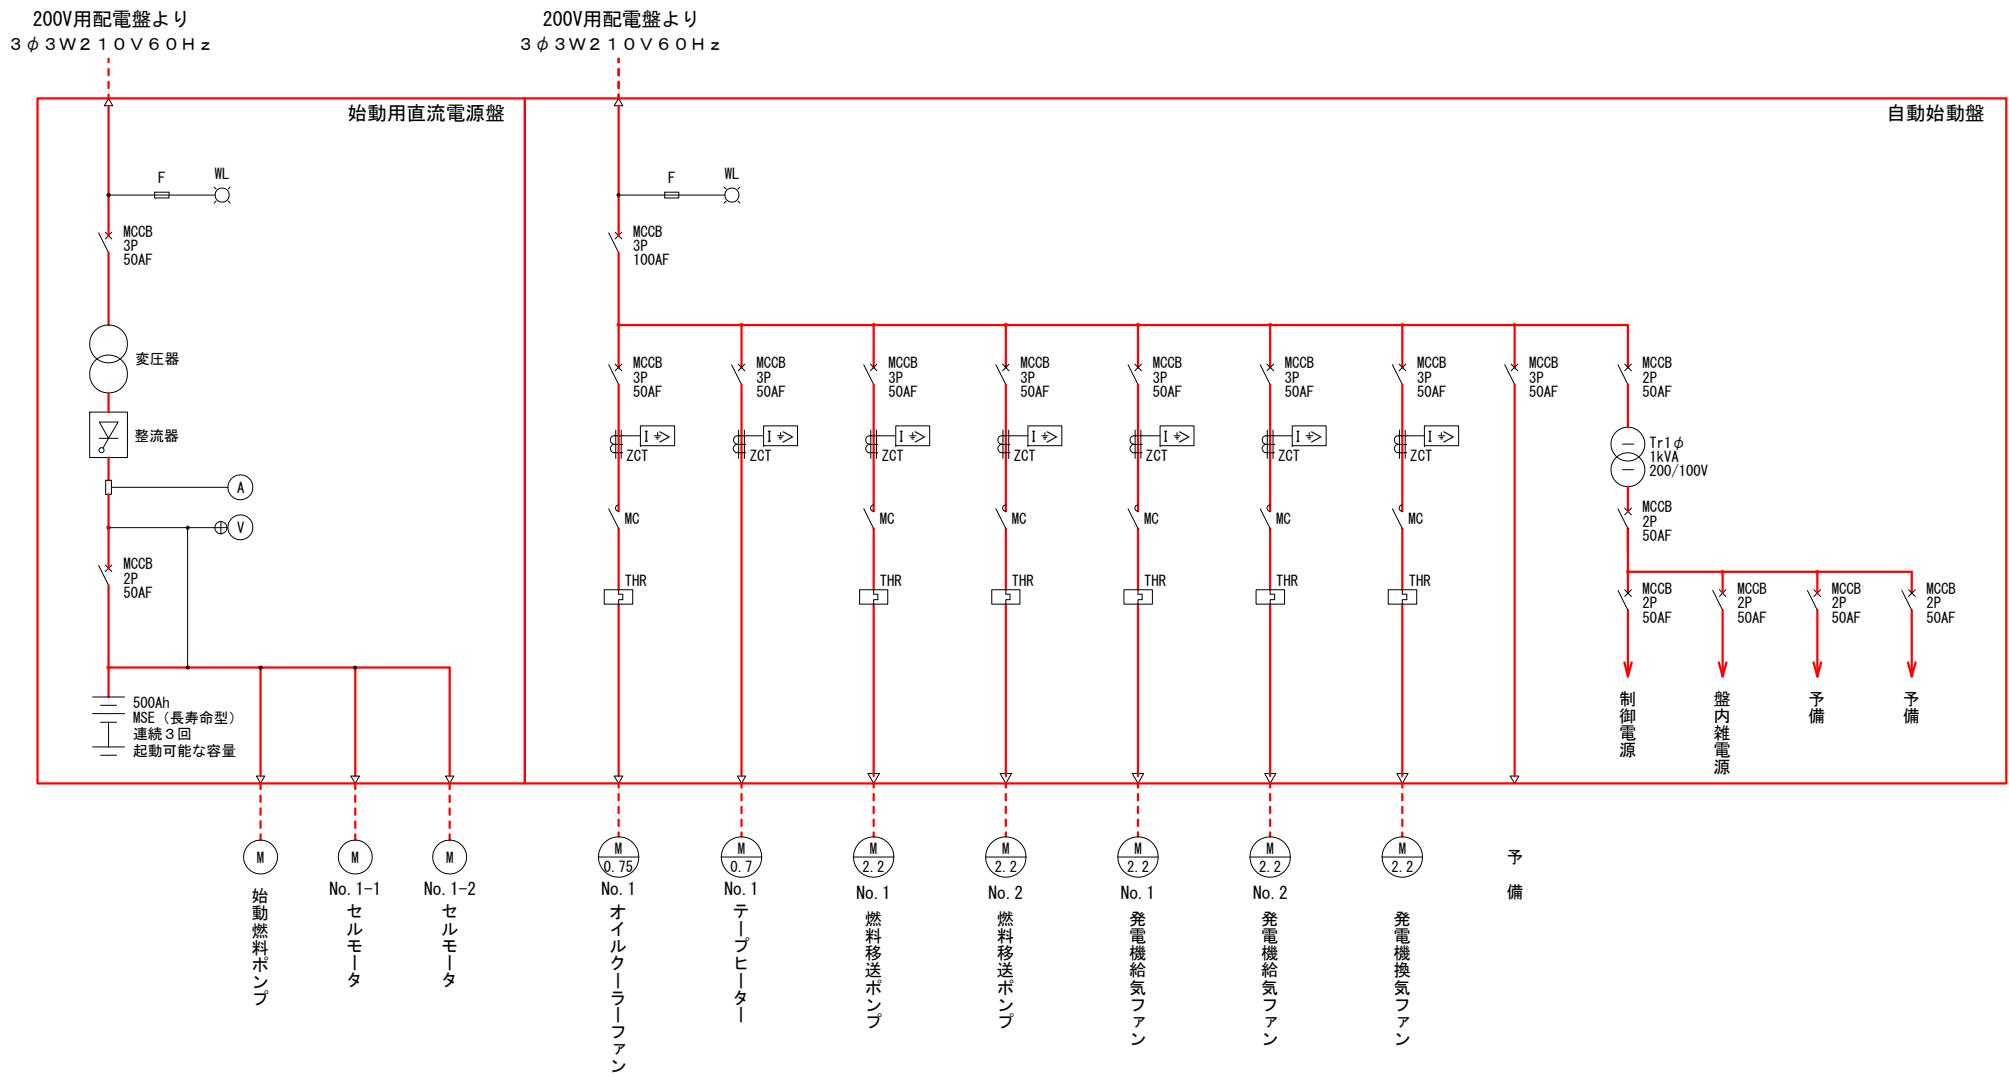


注記
1. 本図面は参考図とし、承諾図により決定する。
2. は、今回工事を示す。

工 事 名			
図 面 名	久里第1浄水場 単線結線図 (2)		
作成年月日	令和 年 月 日		
縮 尺	NONE	図面番号	葉之内
会 社 名			
事業者名	唐津市上下水道局		

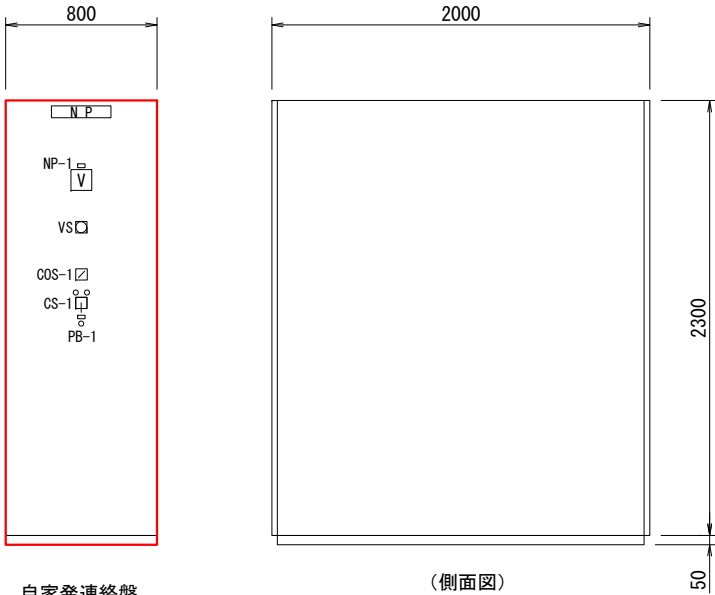

自家発連絡盤

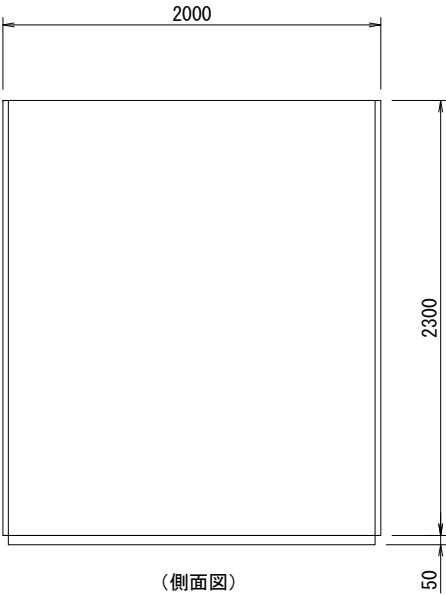


(側面図)

銘板一覧表

記 号	名 称
NP-1	自家発連絡盤

凡 例

記 号	名 称
CS-1	操作スイッチ (切-入)
COS-1	切換スイッチ (現場-中央)
PB-1	押釦スイッチ ランプテスト
V	交流電圧計
VS	切換開閉器

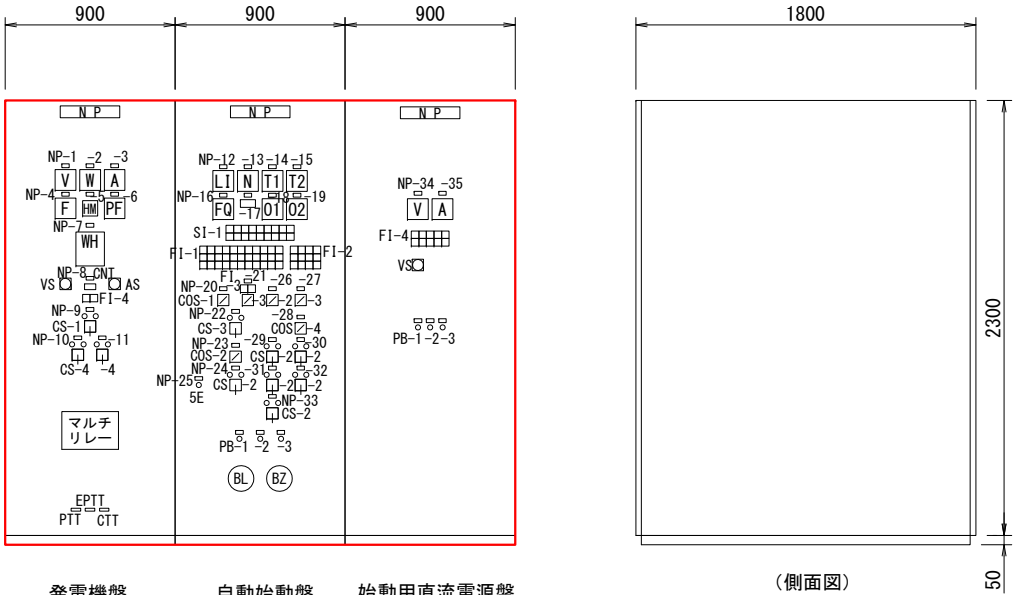

発電機盤

自動始動盤

始動用直流電源盤

(側面図)

銘板一覧表

記 号	名 称	記 号	名 称	記 号	名 称
NP-1	電圧計	NP-13	回転数計	NP-25	非常停止 (引いて)
2	電力計	14	排気温度計	26	給気ファン
3	電流計	15	潤滑油温度計	27	燃料移送ポンプ
4	周波数計	16	燃料流量計	28	号機選択
5	運転時間計	17	燃料使用量計 (積算使用量計)	29	No. 1給気ファン
6	力率計	18	発電機軸受温度計 (連結側)	30	No. 1燃料移送ポンプ
7	電力量計	19	発電機軸受温度計 (反連結側)	31	No. 2給気ファン
8	始動回数計	20	機関・遮断器	32	No. 2燃料移送ポンプ
9	遮断器	21	機関・遮断器	33	換気ファン
10	電圧調整	22	機関	34	直流電圧
11	周波数調整	23	オイルクーラーファン	35	整流器出力電流
12	地下貯留槽液位計	24	オイルクーラーファン		

S I - 1

電気棟 発電機室	中央	予備	無停電 制御電源 正常 (DC100V)	無停電 制御電源 正常 (AC100V)	停電	復電	補機回路 3φ200V 正常	予備
準備完了	始動中	規定速度	電圧確立	送電中	停止動作中	停止	予備	予備

F I - 1

始動渋滞	潤滑油 圧力低下	非常停止	発電機 軸受温度 高 (連結側)	過電圧	地絡	予 備	排気温度 高	オイルクーラーファン 過負荷	タービン 過負荷	マルチ 故障
過速度	潤滑油 温度高	予 備	発電機 軸受温度 高 (反連結側)	低電圧	逆電力	ハロン放出	検出器 故障	オイルクーラーファン 地絡	タービン 地絡	予 備
タービン コントローラ 異常	排気温度 異常高	予 備	予 備	過電流	励磁装置 故障	予 備	地絡過電圧	始動用 直流電源 故障	予 備	予 備

F I - 2

No. 1 給気ファン 故障	No. 1燃料 移送ポンプ 故障	燃料小出槽 液位高	重油タンク 液位高
No. 2 給気ファン 故障	No. 1燃料 移送ポンプ 故障	燃料小出槽 液位低	重油タンク 補給レベル
換気ファン 故障	制御電源	燃料 移送ポンプ 運転液位	重油タンク 液位低

F I - 3

手動	自動
----	----

F I - 4

交流受電	整流器 運転	整流器 故障	MCCB トリップ	蓄電池 温度上昇
浮動充電	予備	整流器 過電圧	予備	蓄電池 電圧低下


凡 例


記 号	名 称
CS-1	操作スイッチ (切-入)
2	" (停止-運転)
3	" (停止-始動) 引いて操作
4	" (減-増)
COS-1	切換スイッチ (発電機室-中央)
2	" (単独-運動)
3	" (手動-自動)
4	" (No. 1-No. 2)
BS-1	押釦スイッチ ランプテスト
2	" 警報停止
3	" 故障復帰
V	交流電圧計
F	周波数計
W	三相電力計
A	交流電流計
PF	三相平衡力率計
HM	積算時間計
WH	電力量計
VS	切換開閉器
AS	切換開閉器
N	回転数計
T1	排気温度計
T2	潤滑油温度計
LI	液位指示計
FI	燃料流量計
O	温度計
CNT	積算パルスカウンタ

注記


1. 本図面は参考図とし、承諾図により決定する。
2. は、今回工事を示す。

工 事 名	
図 面 名	久里第1浄水場 盤外形図
作成年月日	令和 年 月 日
縮 尺	1/20 図面番号 葉之内
会 社 名	
事業者名	唐津市上下水道局

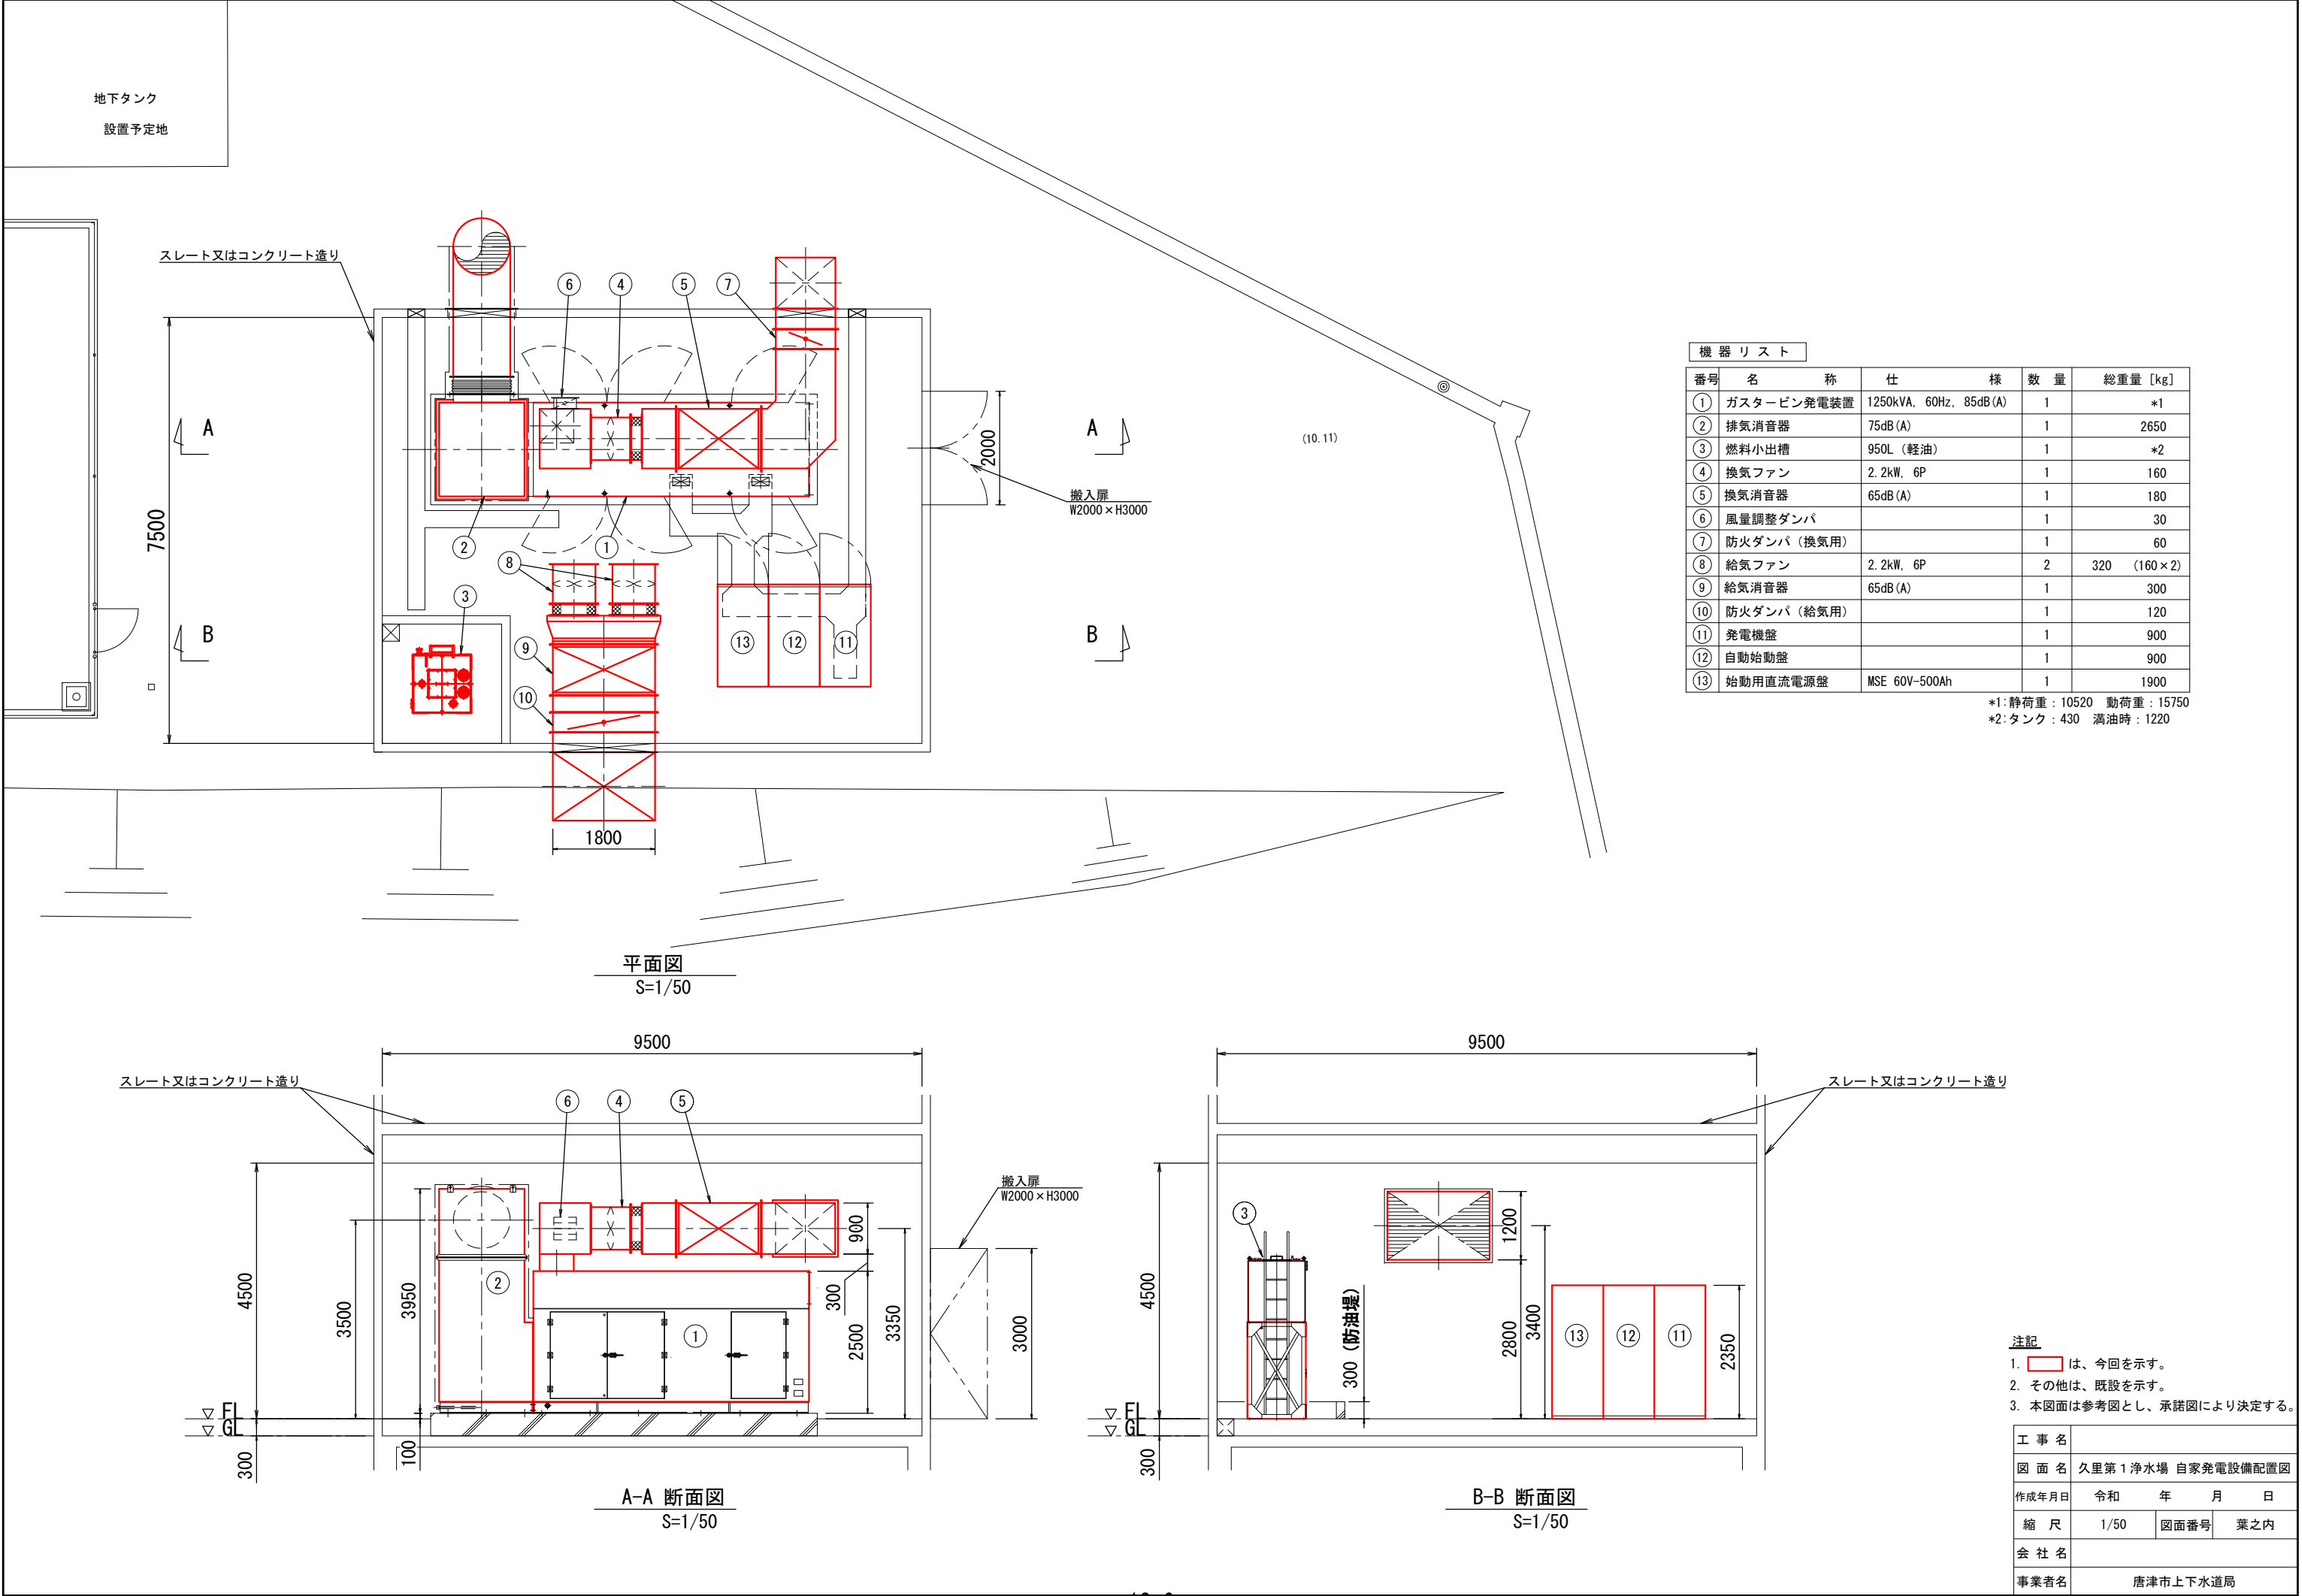


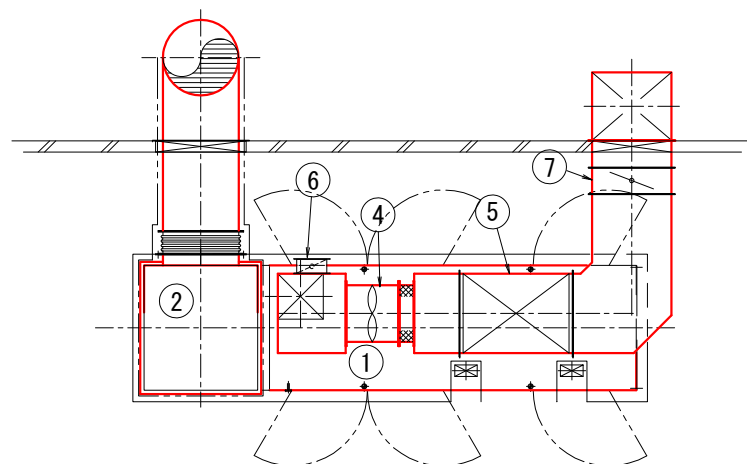


平面図

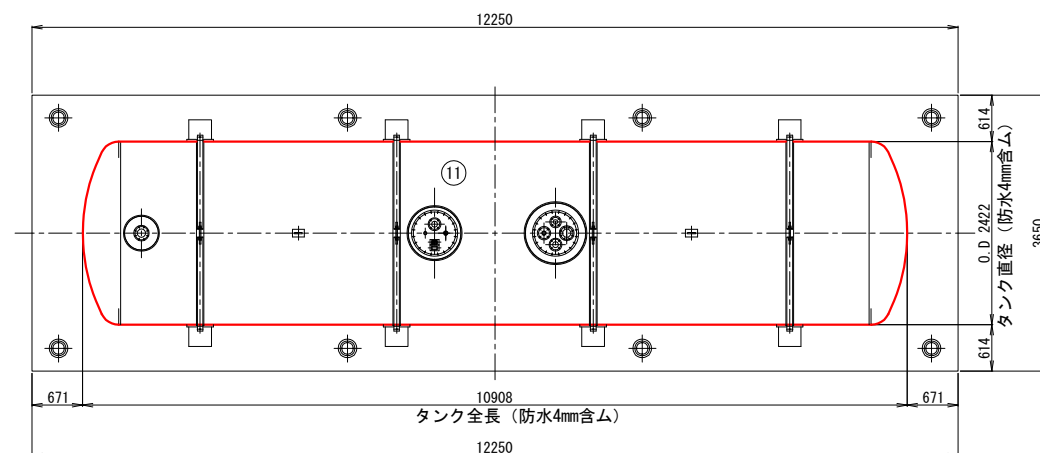



平面図

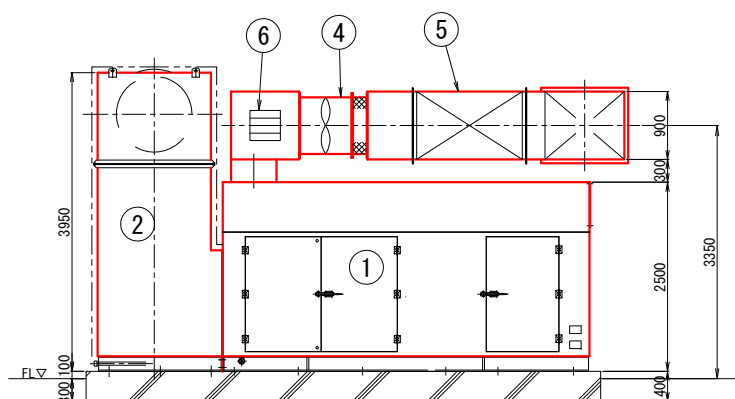


断面図

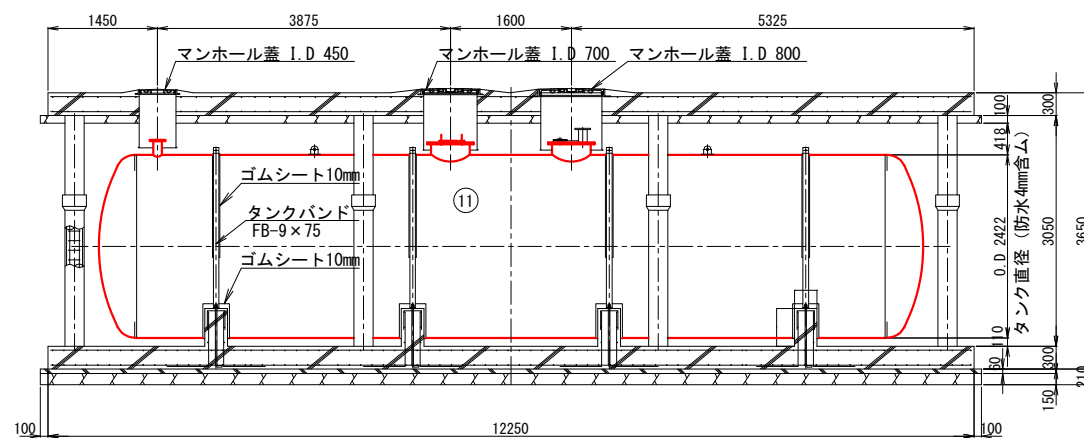


断面図

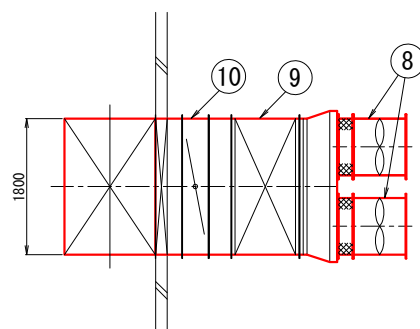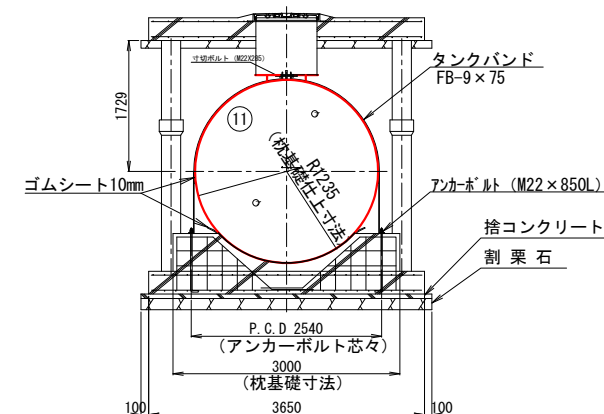


平面図

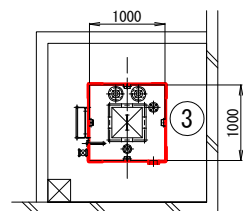


平面図

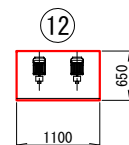


平面図

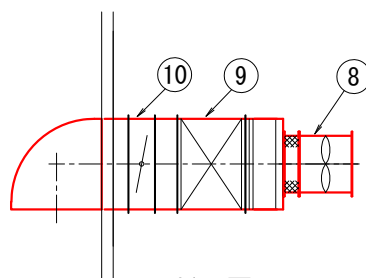

断面図

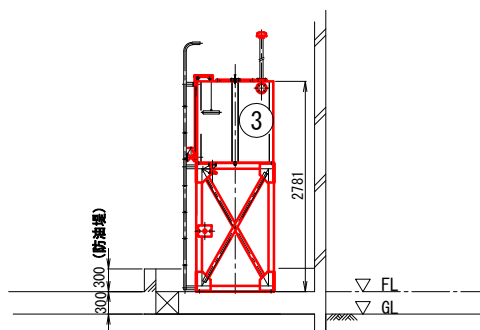

断面図

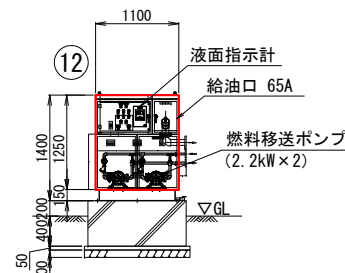


断面図

機 器 リ ス ト				
番号	名 称	仕 様	数 量	総重量 [kg]
①	ガスタービン発電装置	1250kVA, 60Hz, 85dB (A)	1	*1
②	排気消音器	75dB (A)	1	2650
③	燃料小出槽	950L (軽油)	1	*2
④	換気ファン	2.2kW, 6P	1	160
⑤	換気消音器	65dB (A)	1	180
⑥	風量調整ダンパ		1	30
⑦	防火ダンパ (換気用)		1	60
⑧	給気ファン	2.2kW, 6P	2	320 (160×2)
⑨	給気消音器	65dB (A)	1	300
⑩	防火ダンパ (給気用)		1	120
⑪	地下燃料貯油槽	45000L, (SF二重殻)	1	
⑫	給油口ボックス	給油口 65A, 燃料移送ポンプ (2.2kW×2)	1	

*1: 静荷重: 10520 動荷重: 15750
*2: タンク: 430 満油時: 1220

- 注記
- ① は、今回を示す。
 - 本図面は参考図とし、承諾図により決定する。

工 事 名	
図 面 名	久里第1浄水場 自家発電機機器平面断面図
作成年月日	令和 年 月 日
縮 尺	1/50 図面番号 葉之内
会 社 名	
事業者名	唐津市上下水道局

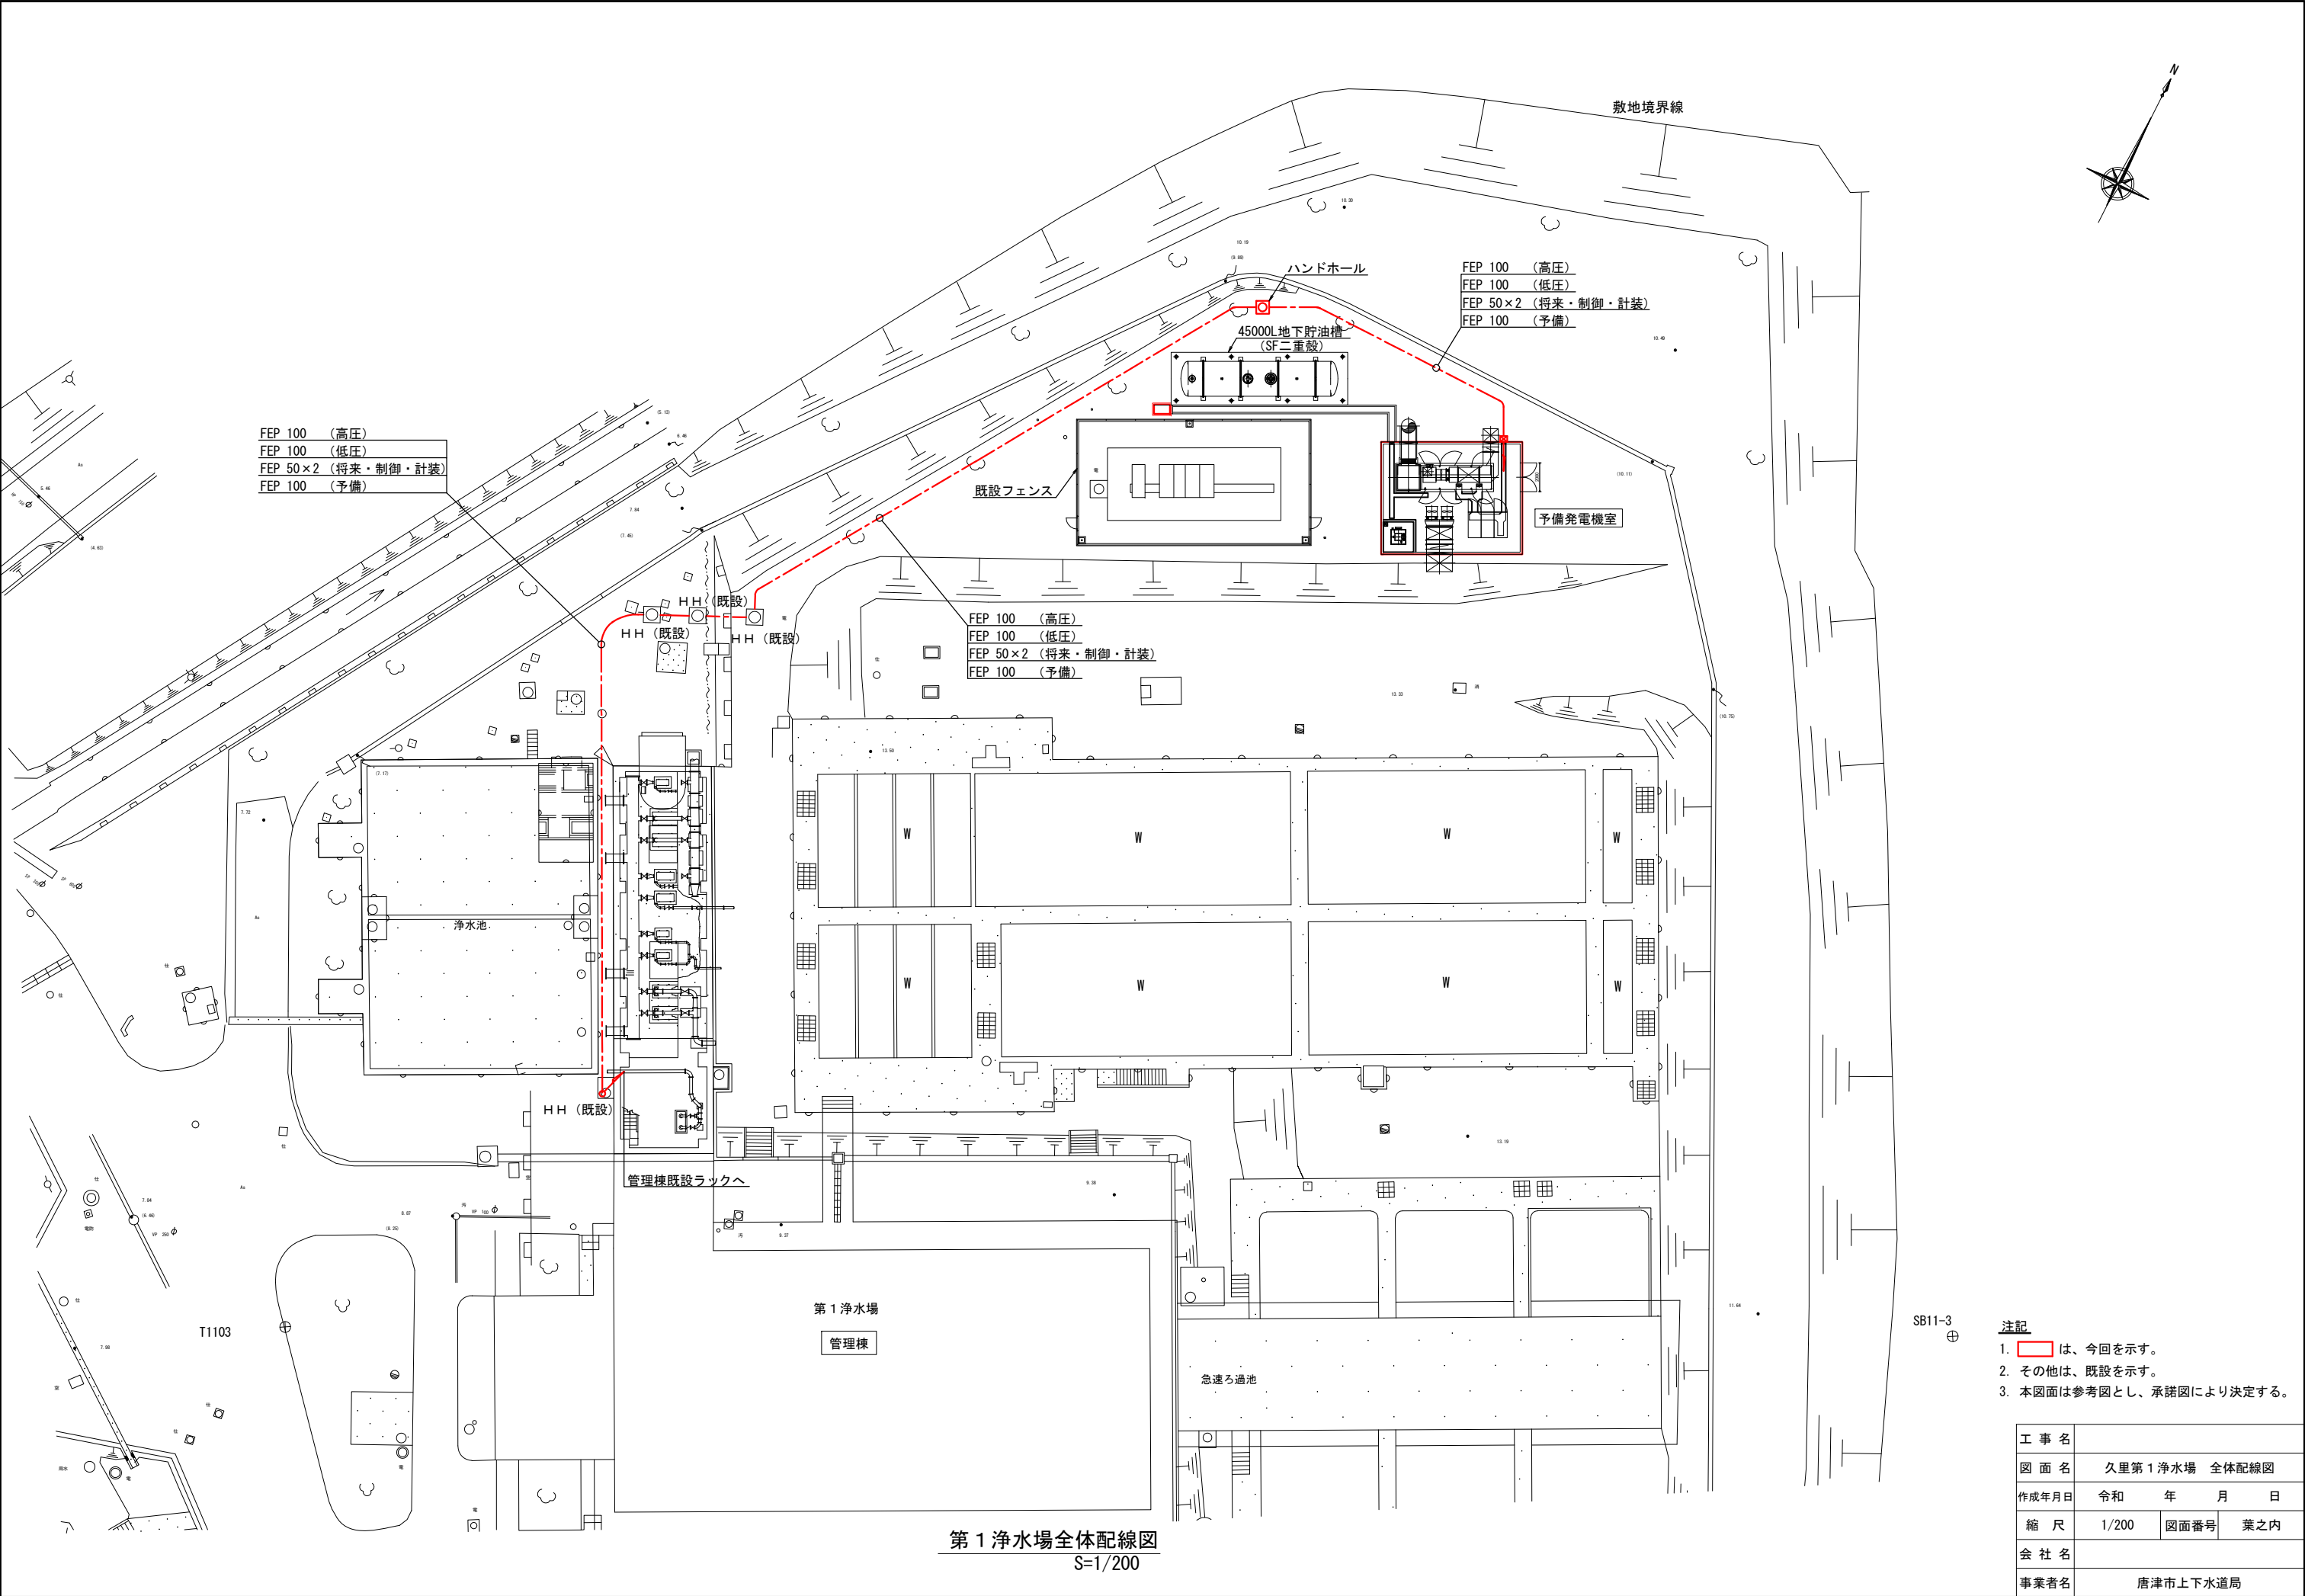


SB11-3
⊕

- 注記**
1. は、今回を示す。
 2. その他は、既設を示す。
 3. 本図面は参考図とし、承諾図により決定する。


工 事 名			
図 面 名	久里第1浄水場 全体配線図		
作成年月日	令和	年	月 日
縮 尺	1/200	図面番号	葉之内
会 社 名			
事業者名	唐津市上下水道局		

第1浄水場全体配線図
S=1/200

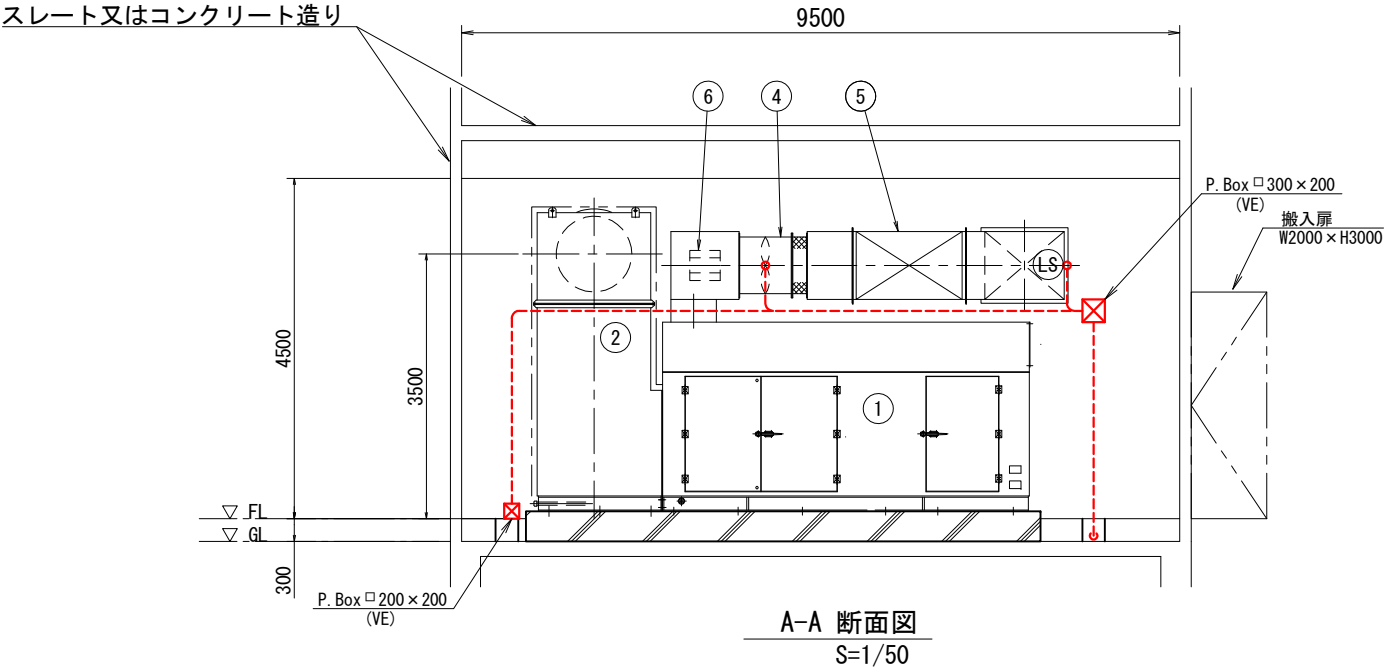

機 器 リ ス ト				
番号	名 称	仕 様	数 量	総重量 [kg]
①	ガスタービン発電装置	1250kVA, 60Hz, 85dB (A)	1	*1
②	排気消音器	75dB (A)	1	2650
③	燃料小出槽	950L (軽油)	1	*2
④	換気ファン	2. 2kW, 6P	1	160
⑤	換気消音器	65dB (A)	1	180
⑥	風量調整ダンパ		1	30
⑦	防火ダンパ (換気用)		1	60
⑧	給気ファン	2. 2kW, 6P	2	320 (160 × 2)
⑨	給気消音器	65dB (A)	1	300
⑩	防火ダンパ (給気用)		1	120
⑪	発電機盤		1	900
⑫	自動始動盤		1	900
⑬	始動用直流電源盤	MSE 60V-500Ah	1	1900

*1: 静荷重 : 10520 動荷重 : 15750
*2: タンク : 430 満油時 : 1220

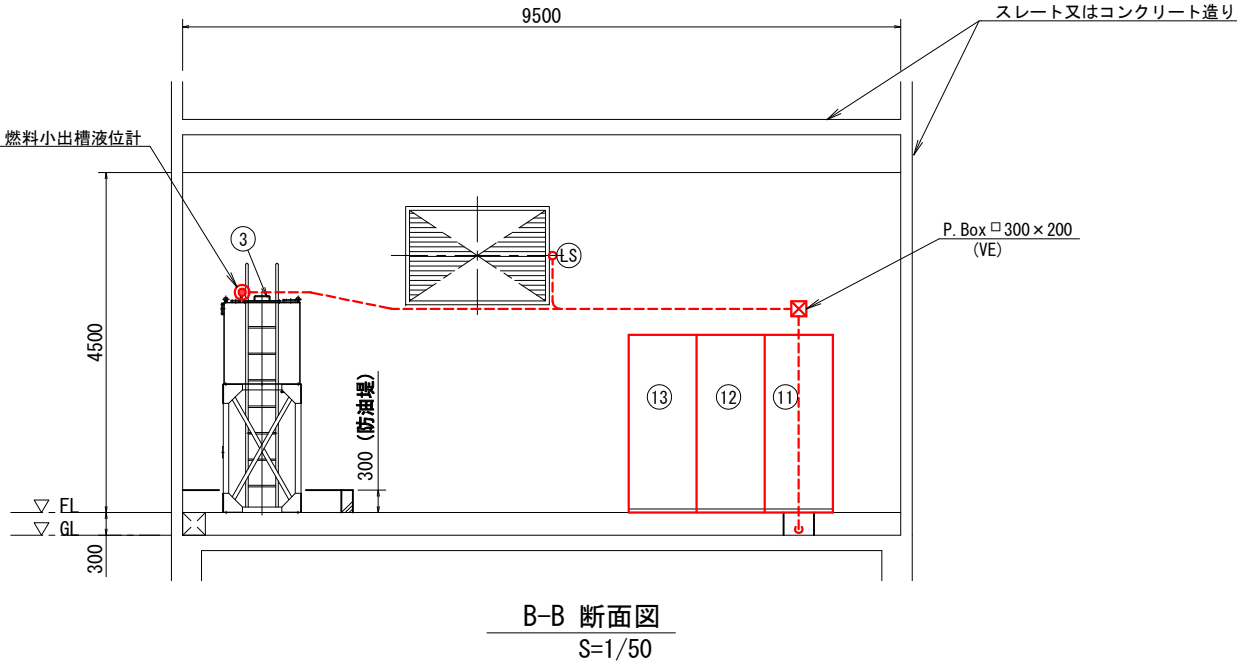


注記

1. は、今回を示す。

2. その他は、既設を示す。

3. 本図面は参考図とし、承諾図により決定する。


工 事 名			
図 面 名	久里第1浄水場 自家発電機室断面図		
作成年月日	令和	年	月 日
縮 尺	1/50	図面番号	葉之内
会 社 名			
事業者名	唐津市上下水道局		

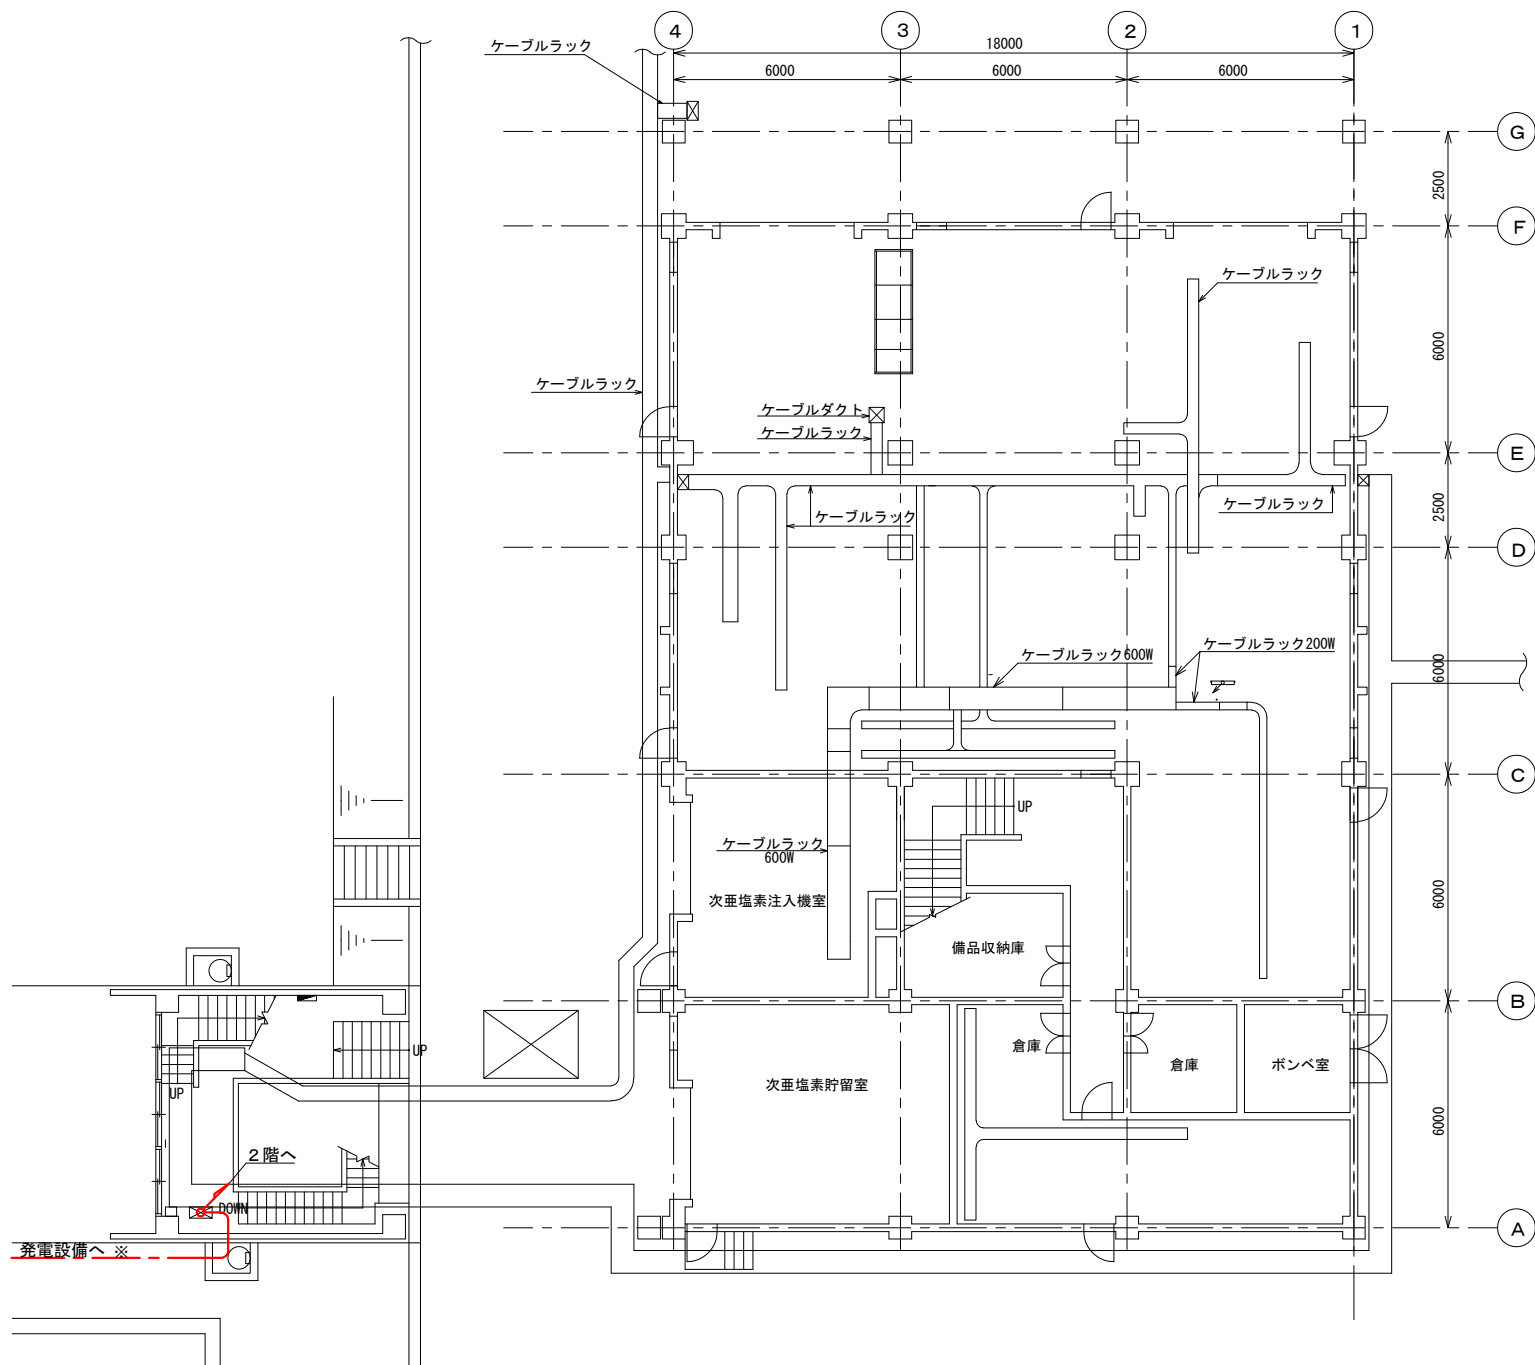

管理棟 1階平面図
S=1:100

- 注記
1. は、今回を示す。
 2. その他は、既設を示す。
 3. 本図面は参考図とし、承諾図により決定する。


工 事 名			
図 面 名	久里第 1 浄水場 管理棟 1 階配線図		
作成年月日	令和	年	月 日
縮 尺	1/100	図面番号	葉之内
会 社 名			
事業者名	唐津市上下水道局		

 

記号	機器番号	機 器 名 称	備 考
(61)		トランスデューサー盤	
(63)		構内電話装置	
(65)		空調機（床置）	
(66)		電気温水器	
(67)		ろ過塔ユニット制御盤	
(68)		魚類飼育水質監視装置	
(69)		ろ過塔ユニット	
(70)		受変電監視盤	
(71)		中央変換器盤	
(72)		第1浄水場用DDC制御装置（1）	
(73)		第1浄水場用DDC制御装置（2）	
(74)		モデム伝送装置（親局）	将 来
(75)		双水・相賀・屋形石遠方監視装置収納盤	将 来
(76)		I T V制御盤	将 来
(77)		L C D監視装置（1）	
(78)		L C D監視装置（2）	
(79)		I T Vモニター収納卓	将 来
(80)		情報処理端末	
(81)		プリンター	
(82)		T M / T C（親局）盤	
(83)		温石山配水池遠方監視制御装置	
(84)		T C / T M双水取水場向	
(85)		監視用パソコン（1）～（3）	
(86)		監視用パソコン用プリンター（1）（2）	
(88)		入出力盤	
(89)		O Aデスクコンセント	
(90)		送水設備インターフェイス盤	
(91)		水処理設備インターフェイス盤	将 来
(92)		ろ過池設備インターフェイス盤	
(93)		中央分電盤	
(94)		I T V用パソコン	
(95)		I T V用機器収納ラック	
(96)		入出力盤（2）	
(97)		入出力盤（3）	
(98)		入出力盤（4）	
(99)		入出力盤（5）	
(100)		入出力盤（6）	
(101)		中継端子盤（2）	
(102)		通信装置盤（和多田浄水場）	


1.  は、今回を示す。
2.  は、機能増設を示す。
3. その他は、既設を示す。
4. 本図面は参考図とし、承諾図により決定する。

工 事 名			
図 面 名	久里第1浄水場 管理棟2階配線図		
作成年月日	令和	年	月 日
縮 尺	1/100	図面番号	葉之内
会 社 名			
事業者名	唐津市上下水道局		

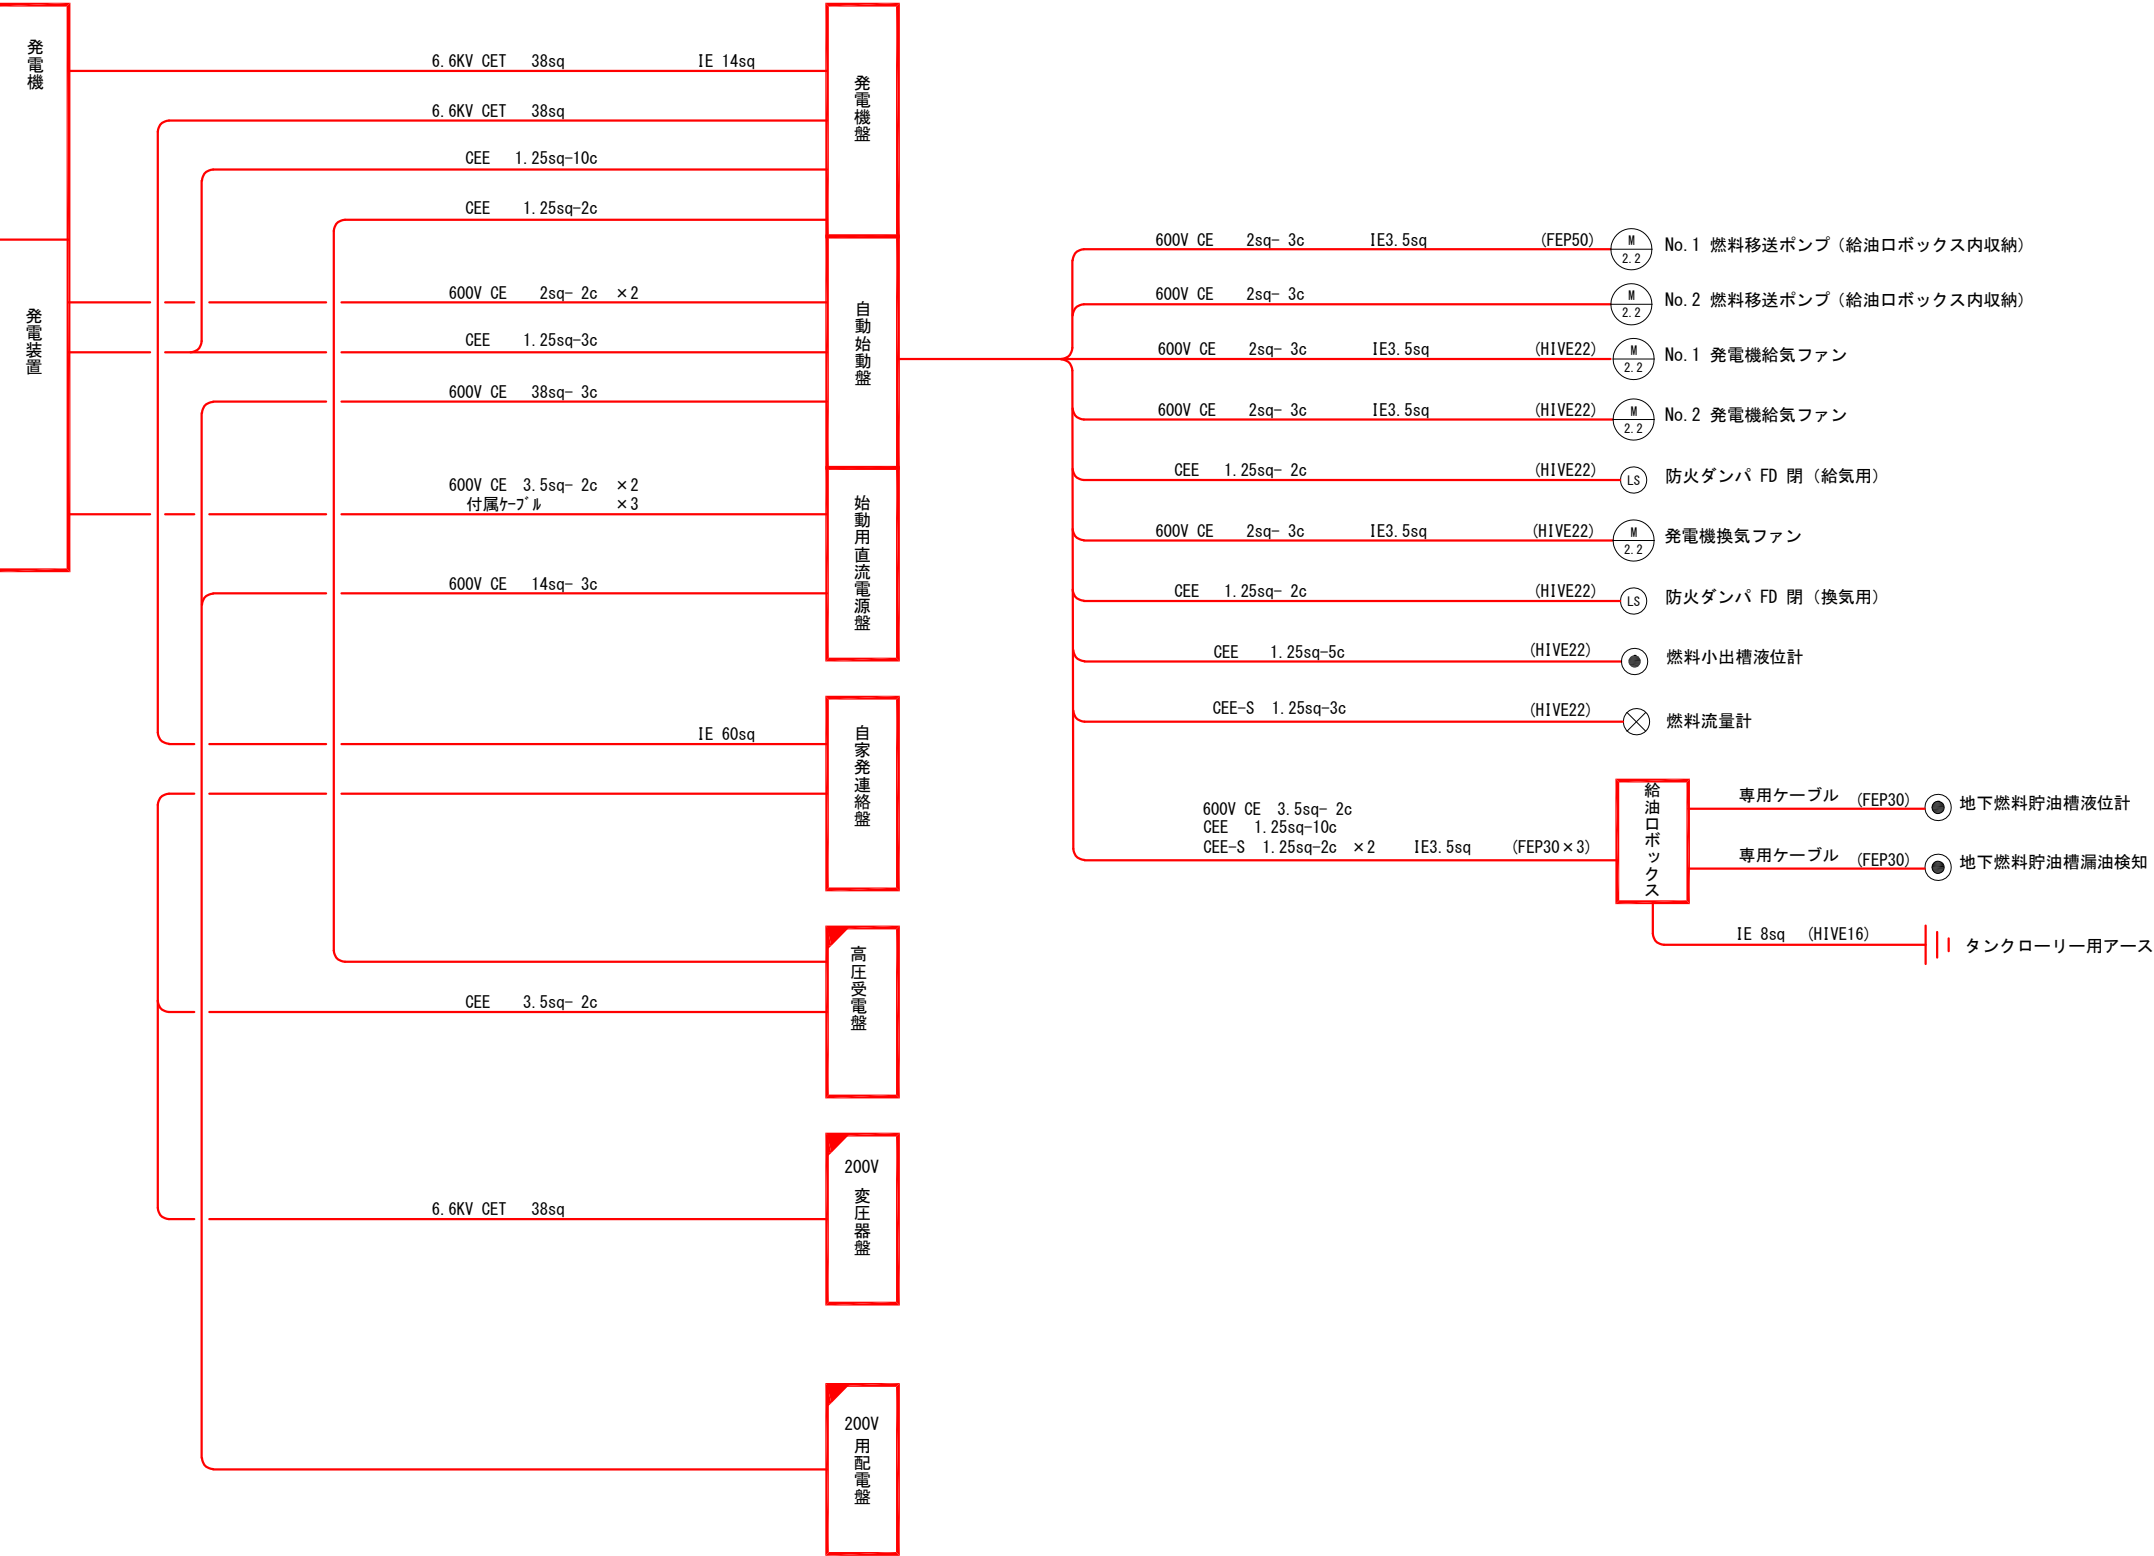


- 注記
1. 本図面は参考図とし、承諾図により決定する。
 2. は、今回工事を示す。
 3. は、今回機能追加を示す。
 4. は、今回既設を示す。

工 事 名			
図 面 名	久里第1浄水場 配線系統図		
作成年月日	令和	年	月 日
縮 尺	NONE	図面番号	葉之内
会 社 名			
事業者名	唐津市上下水道局		

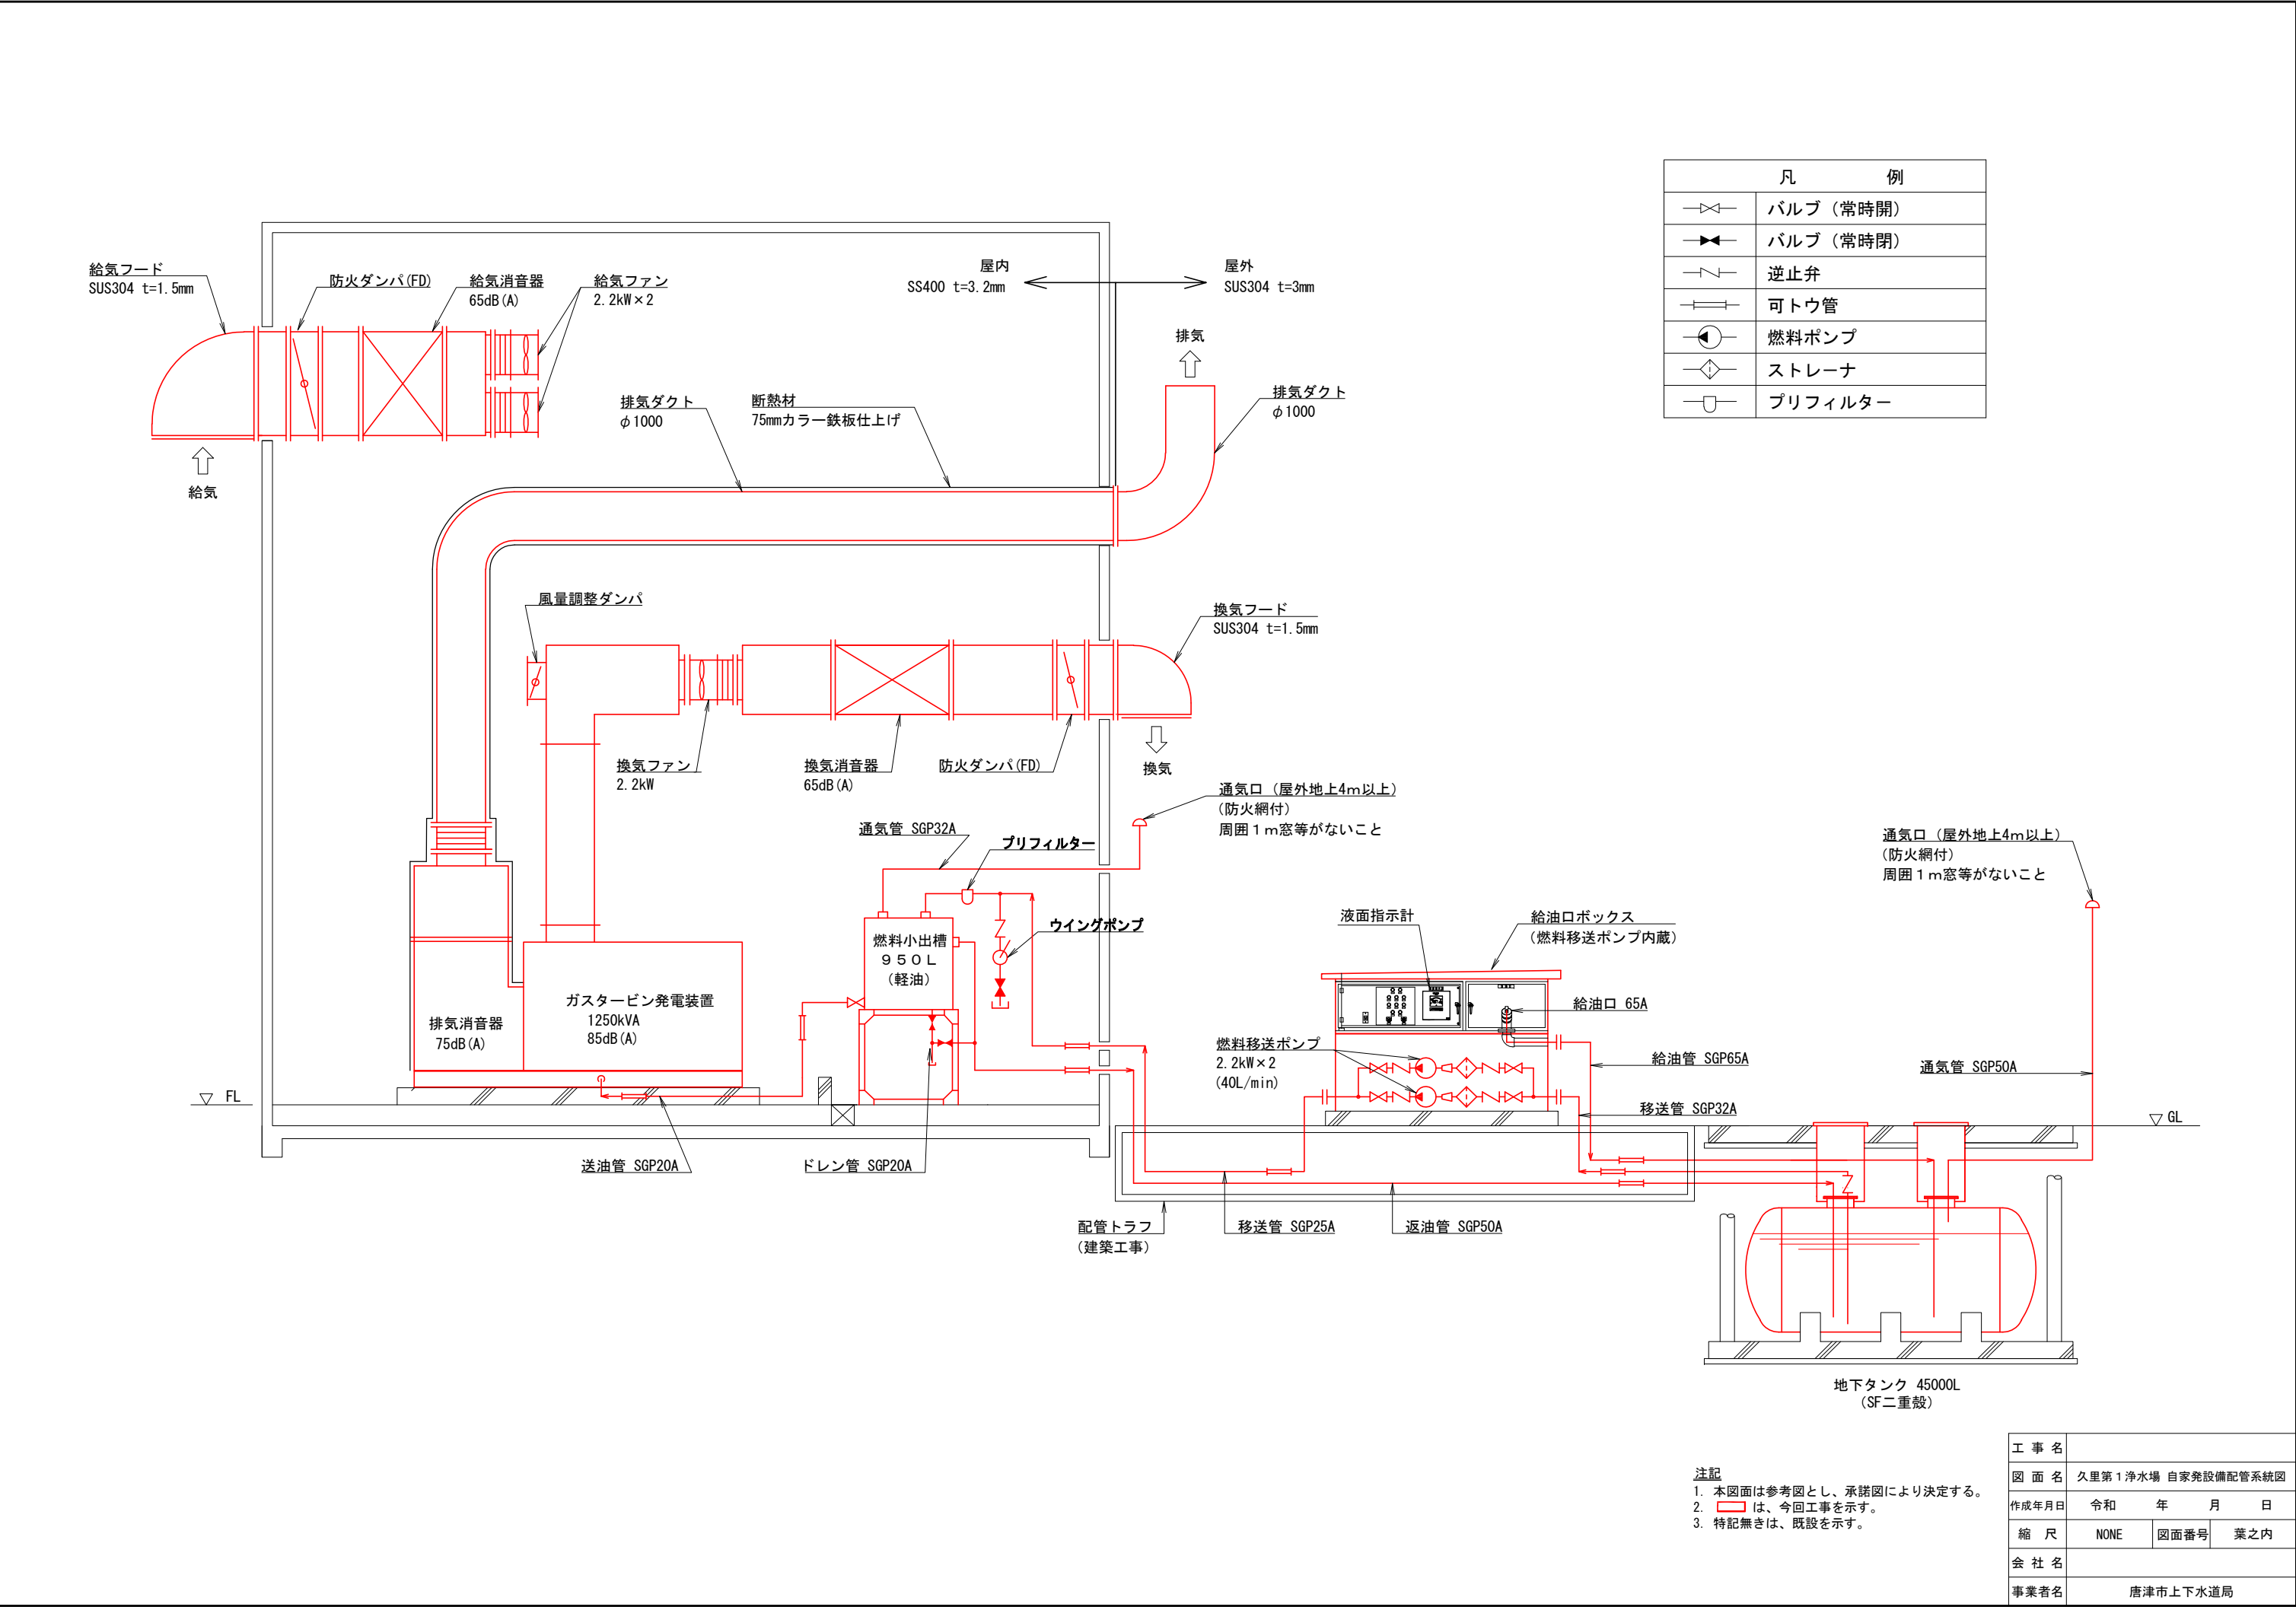

凡 例	
	バルブ (常時開)
	バルブ (常時閉)
	逆止弁
	可トウ管
	燃料ポンプ
	ストレーナ
	プリフィルター

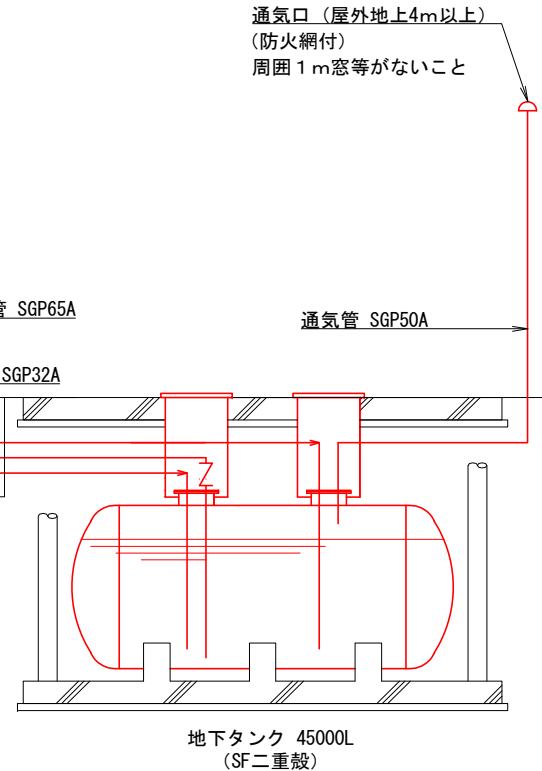

工 事 名			
図 面 名	久里第1浄水場 自家発電設備配管系統図		
作成年月日	令和	年	月 日
縮 尺	NONE	図面番号	葉之内
会 社 名			
事業者名	唐津市上下水道局		


注記
1. 本図面は参考図とし、承諾図により決定する。
2. は、今回工事を示す。
3. 特記無きは、既設を示す。

図 面 目 録


図面番号	図 面 名 称	備 考
1	久里第2浄水場 一般平面図	
2	久里第2浄水場 単線結線図（1）	
3	久里第2浄水場 単線結線図（2）	
4	久里第2浄水場 盤外形図	
5	久里第2浄水場 自家発電設備配置図	
6	久里第2浄水場 自家発電機室断面図	
7	久里第2浄水場 自家発電機機器平断面図	
8	久里第2浄水場 自家発電設備配線図	
9	久里第2浄水場 自家発電機断面図	
10	久里第2浄水場 自家発電設備配線図	
11	久里第2浄水場 脱水機棟1階配線図	
12	久里第2浄水場 脱水機棟2階配線図	
13	久里第2浄水場 脱水機棟3階配線図	
14	久里第2浄水場 配線系統図	
15	久里第2浄水場 自家発電設備配管系統図	

久里浄水場一般平面図

S=1/500

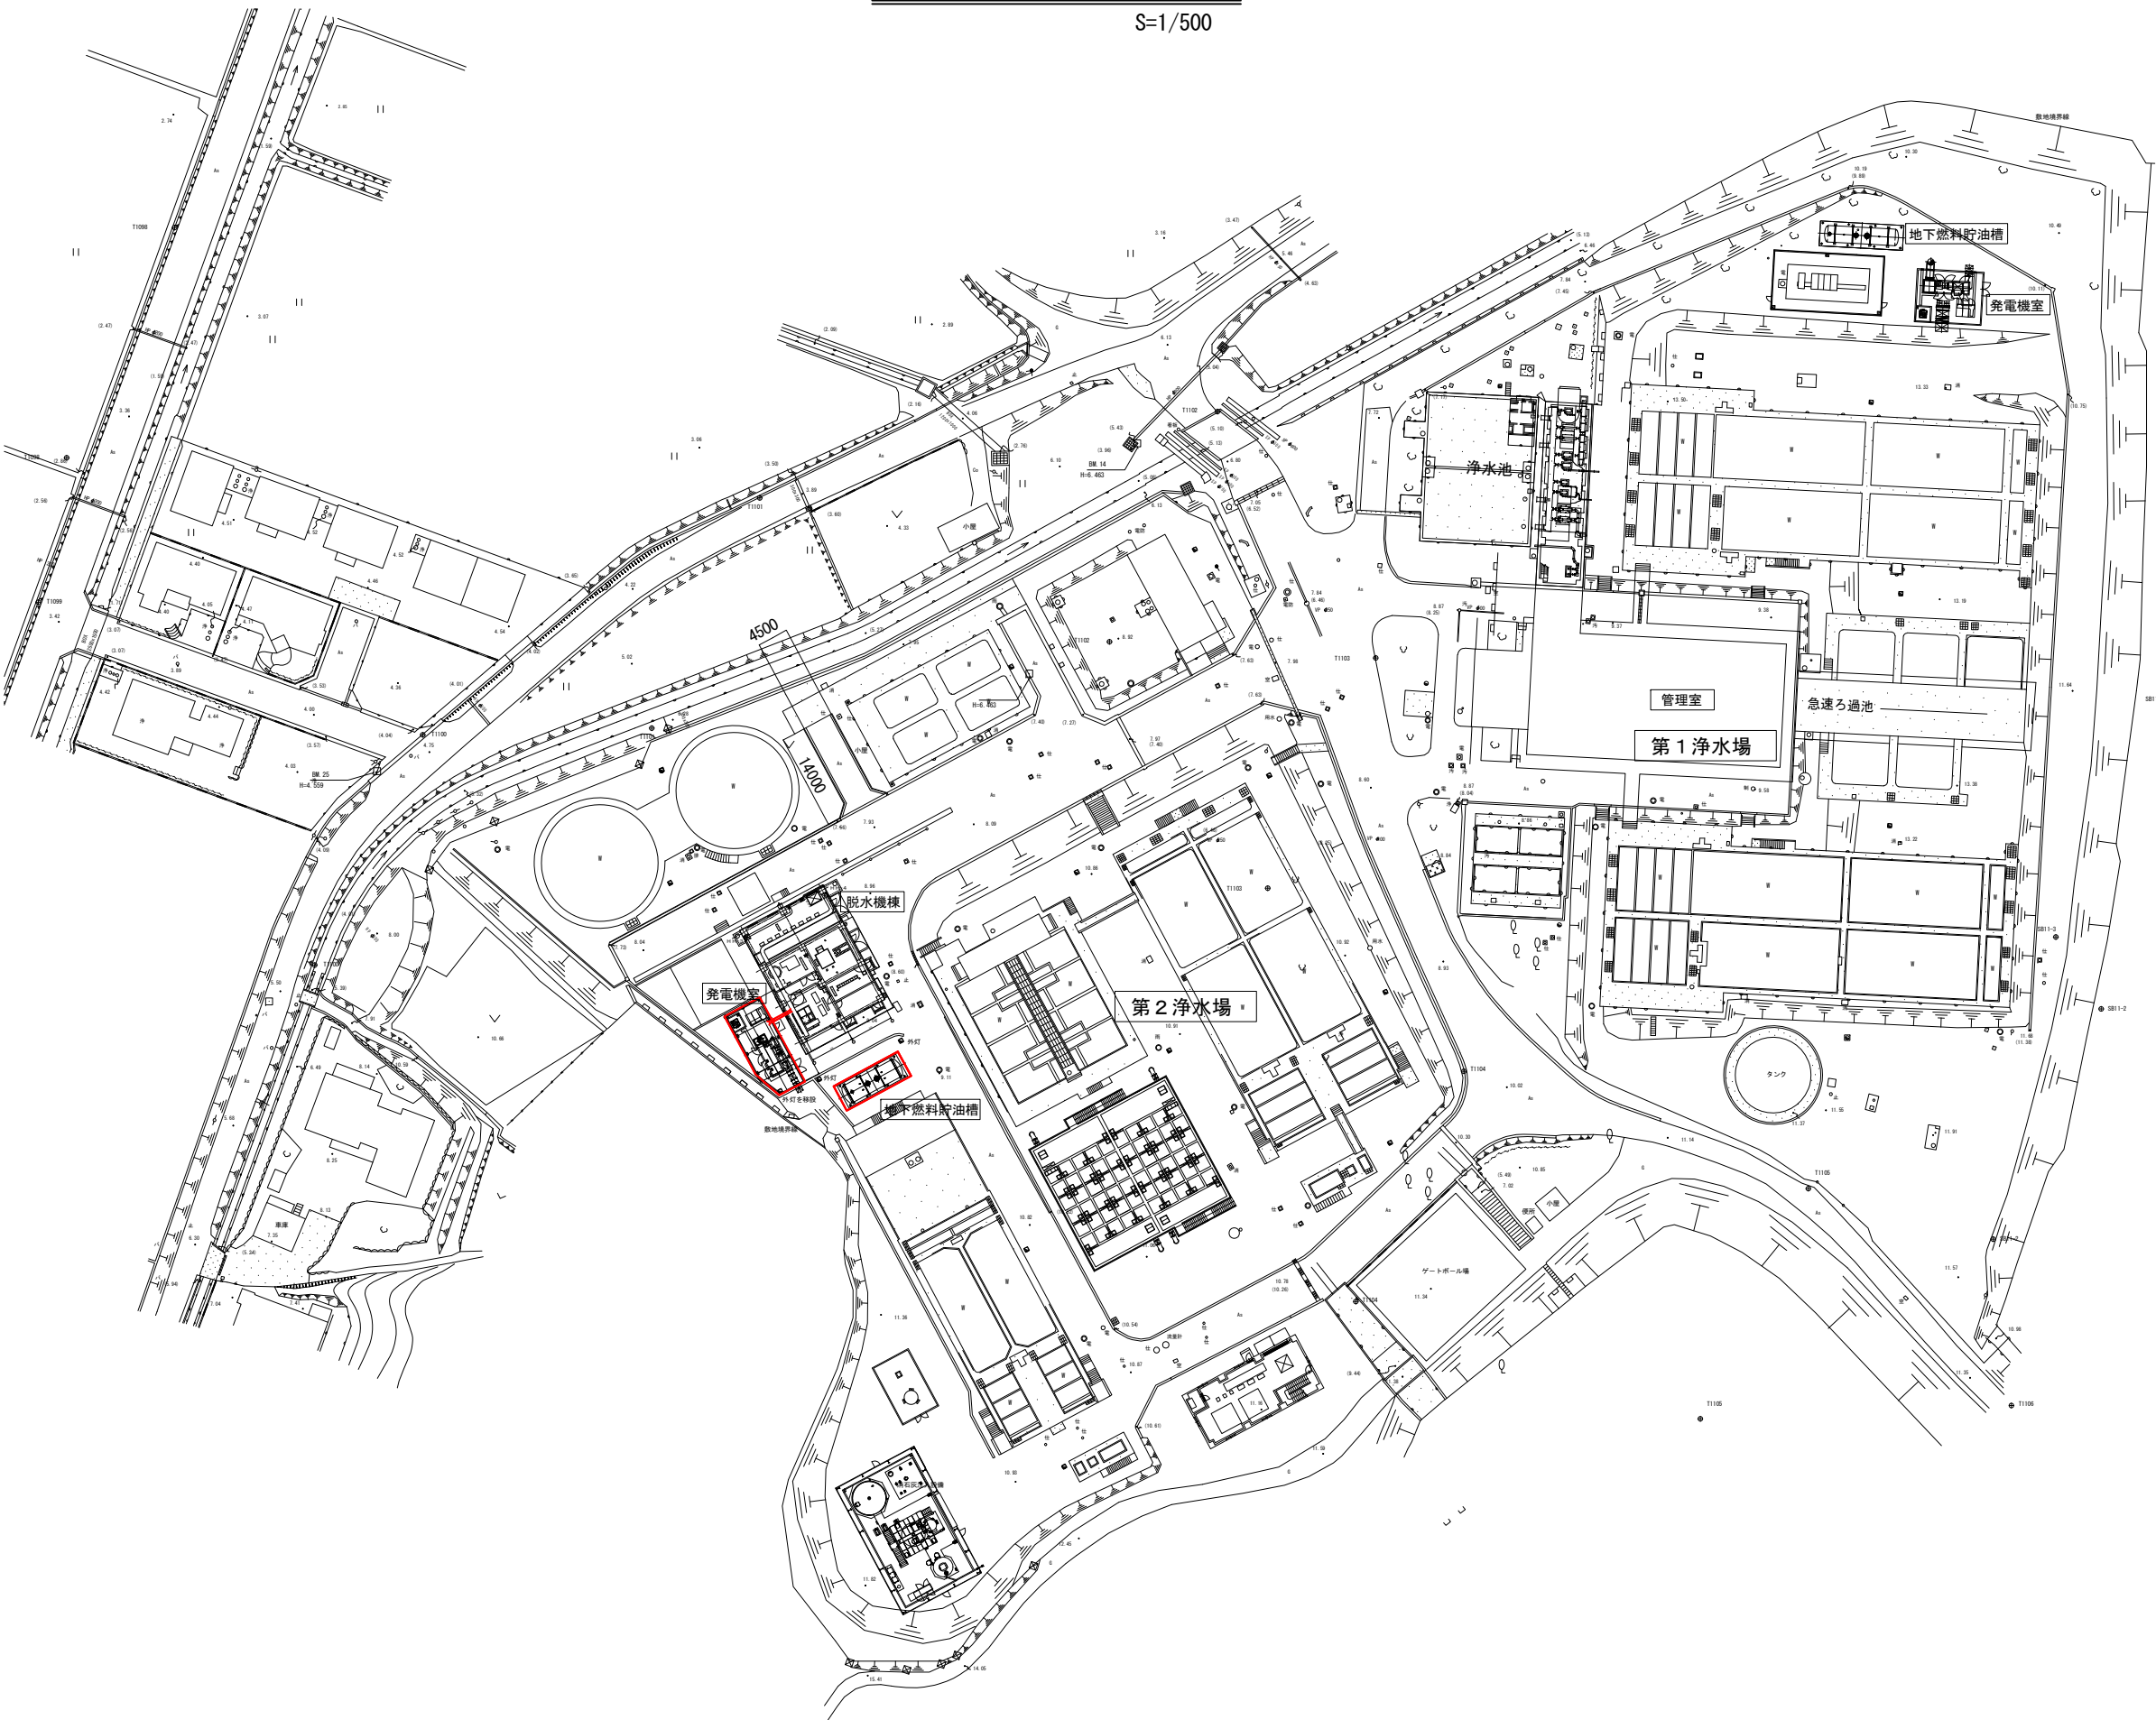


工 事 名			
図 面 名	久里第2浄水場 一般平面図		
作成年月日	令和	年	月 日
縮 尺	1/500	図面番号	葉之内
会 社 名			
事業者名	唐津市上下水道局		

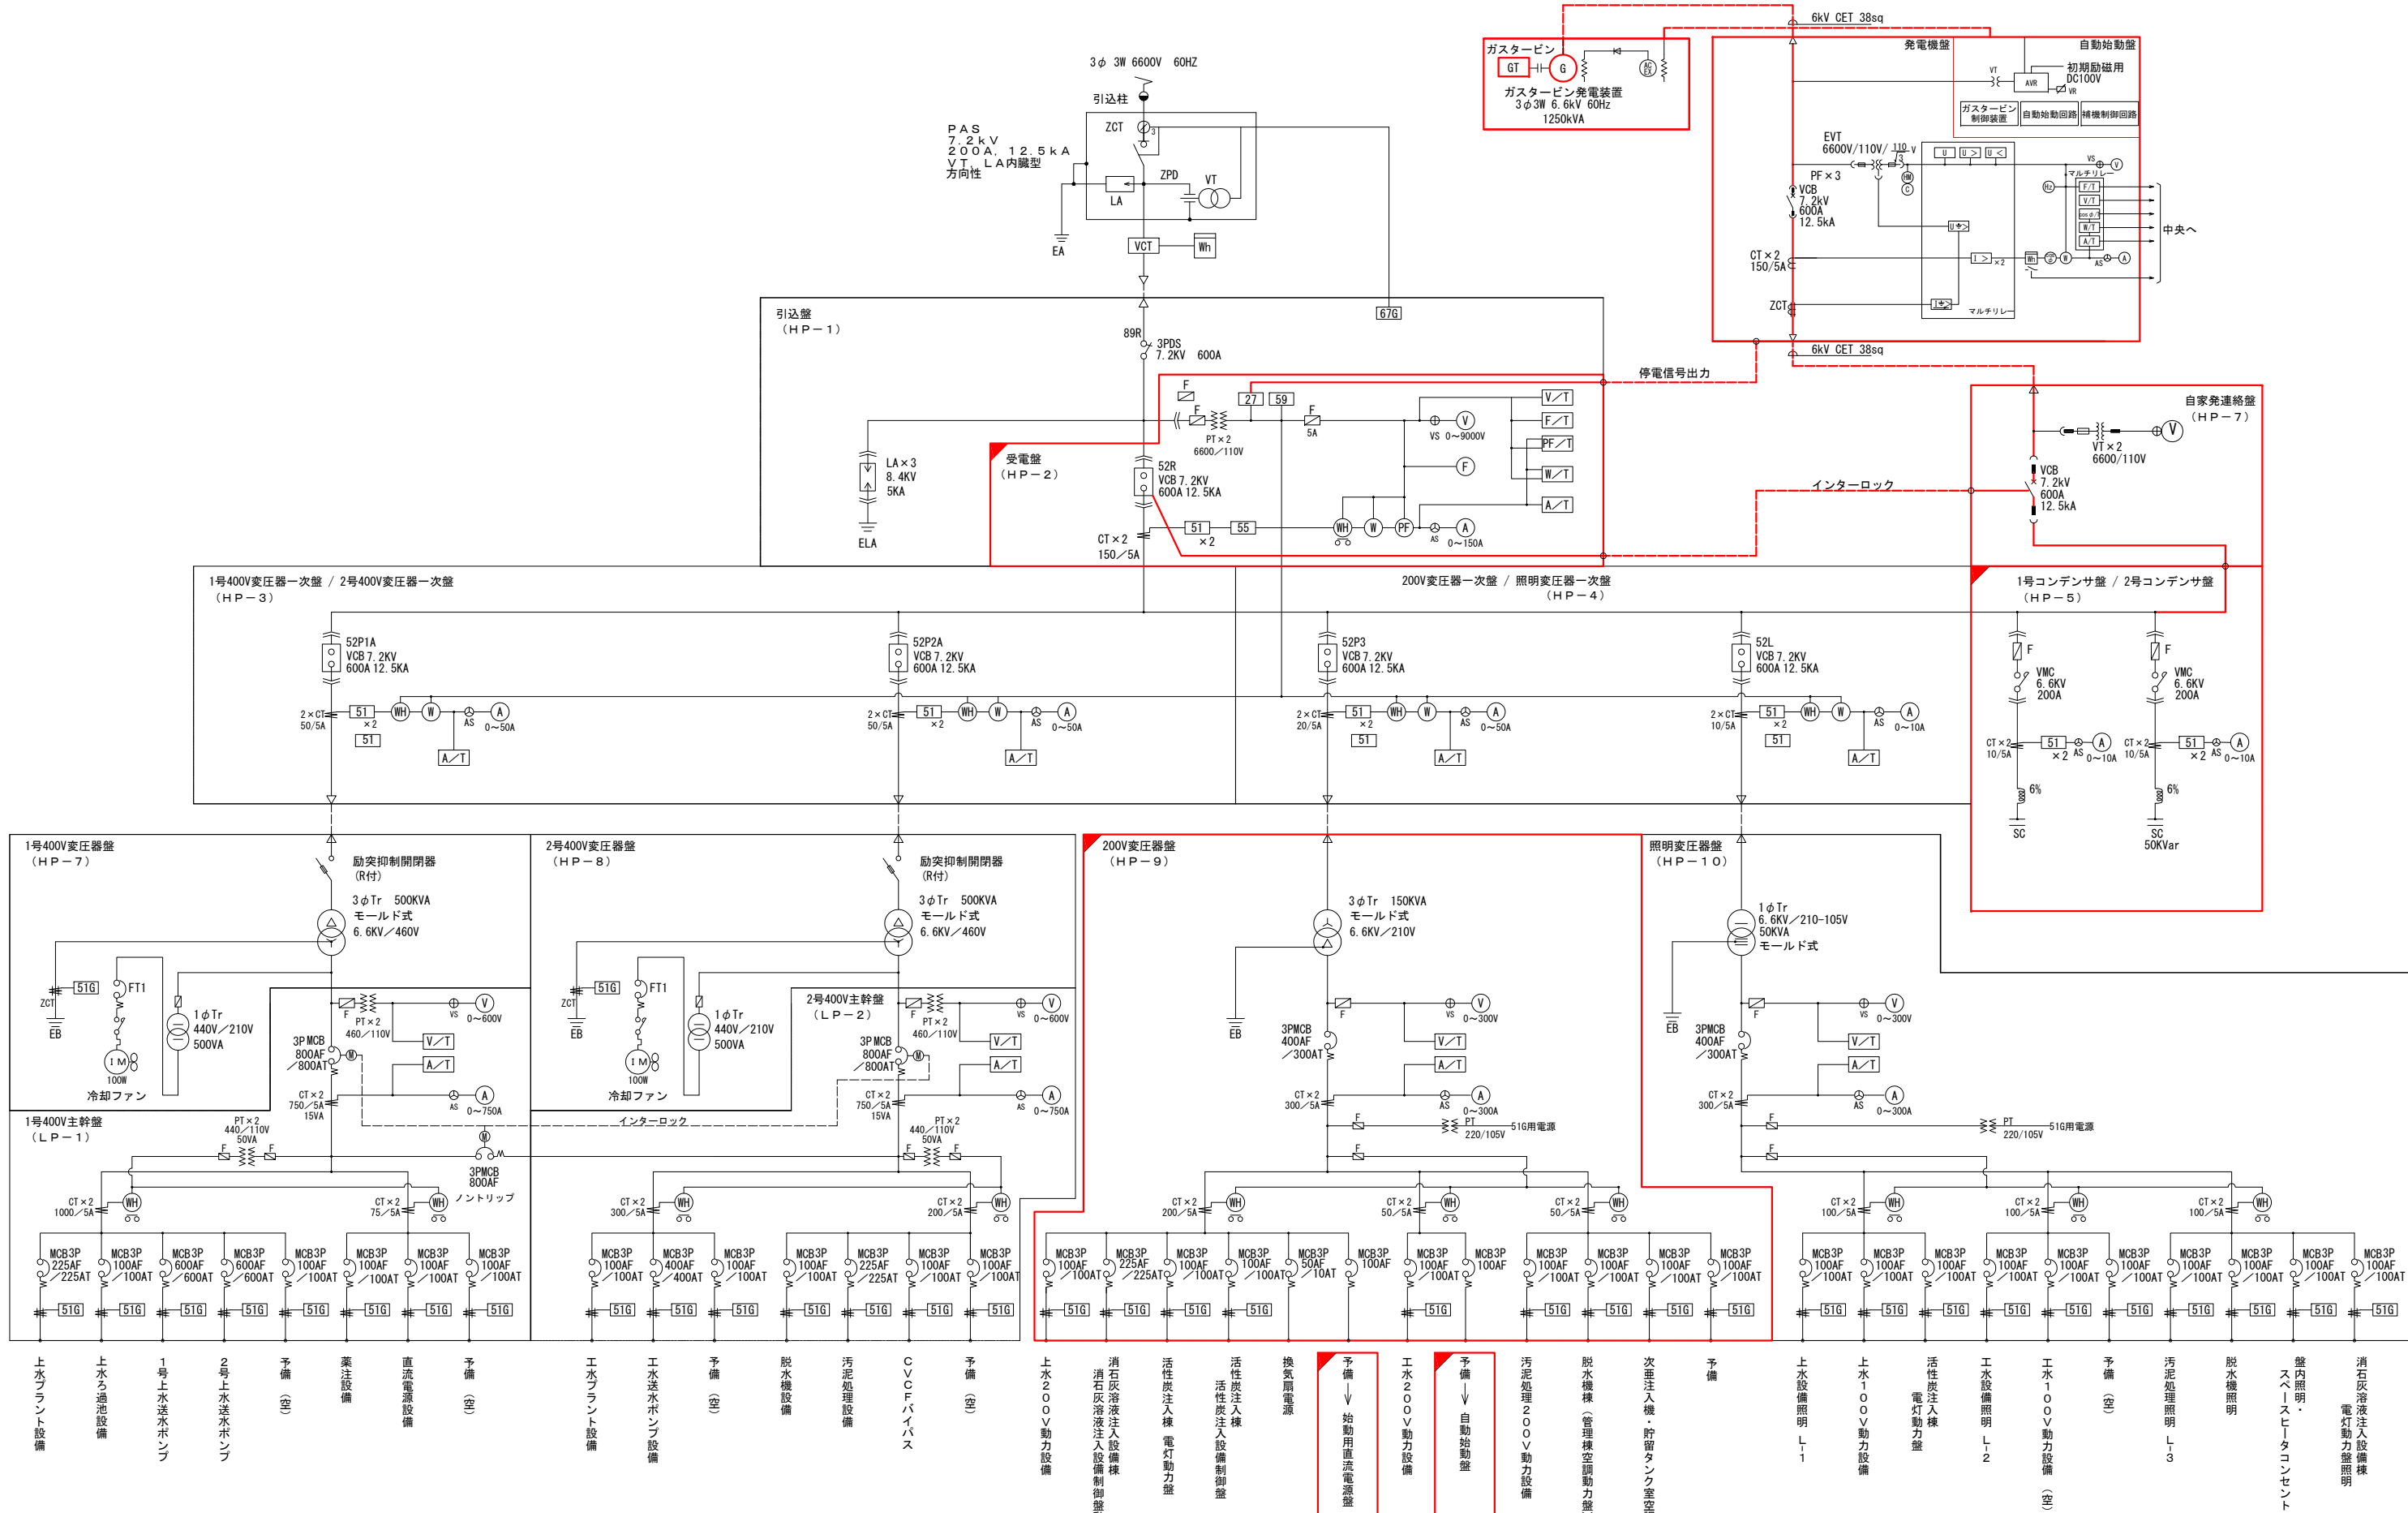


注記
1. 本図面は参考図とし、承諾図により決定する。
2. は、今回工事を示す。
3. は、今回機能追加を示す。
4. は、今回既設を示す。

工事名			
図面名	久里第2浄水場 単線結線図(1)		
作成年月日	令和	年	月 日
縮尺	NONE	図面番号	葉之内
会社名			
事業者名	唐津市上下水道局		

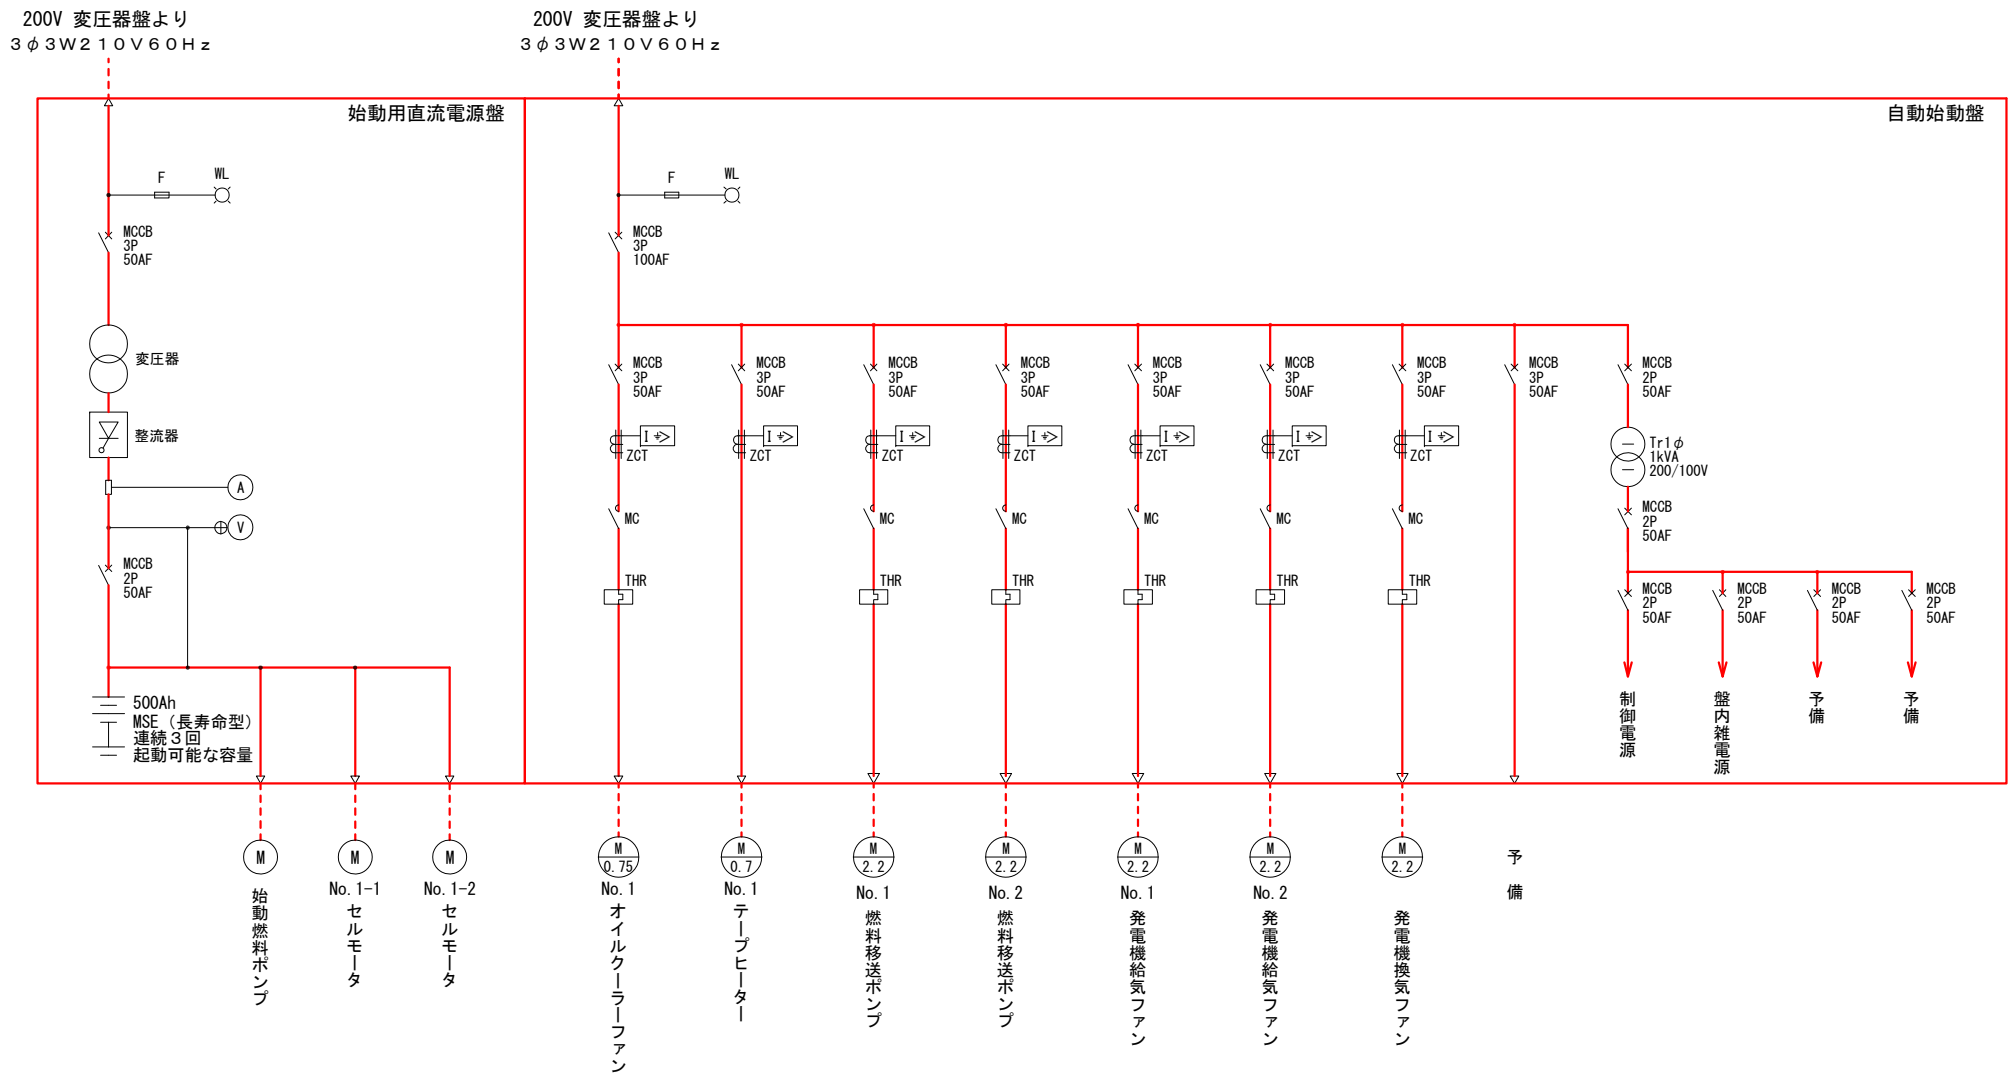


注記
1. 本図面は参考図とし、承諾図により決定する。
2. は、今回工事を示す。

工 事 名			
図 面 名	久里第2浄水場 単線結線図 (2)		
作成年月日	令和 年 月 日		
縮 尺	NONE	図面番号	葉之内
会 社 名			
事業者名	唐津市上下水道局		

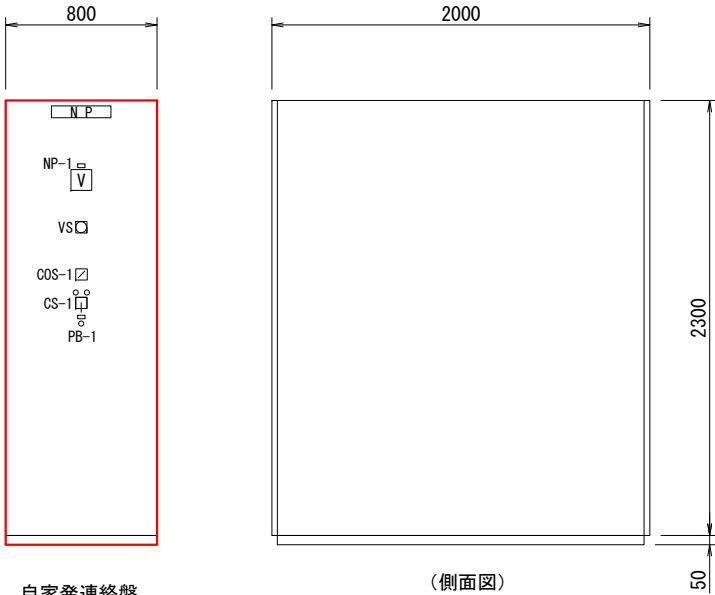

自家発連絡盤

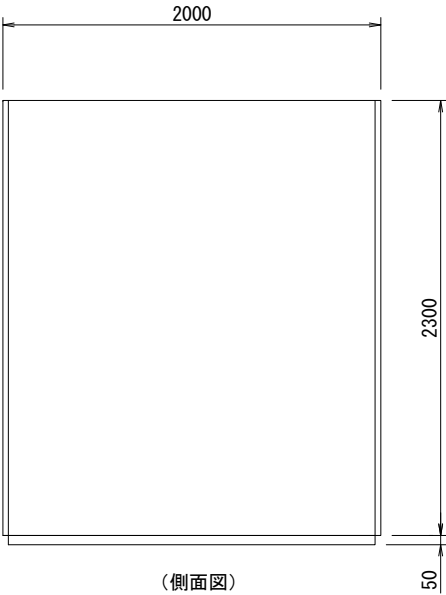


(側面図)

銘板一覧表

記 号	名 称
NP-1	自家発連絡盤

凡 例

記 号	名 称
CS-1	操作スイッチ (切-入)
COS-1	切換スイッチ (現場-中央)
PB-1	押釦スイッチ ランプテスト
V	交流電圧計
VS	切換開閉器

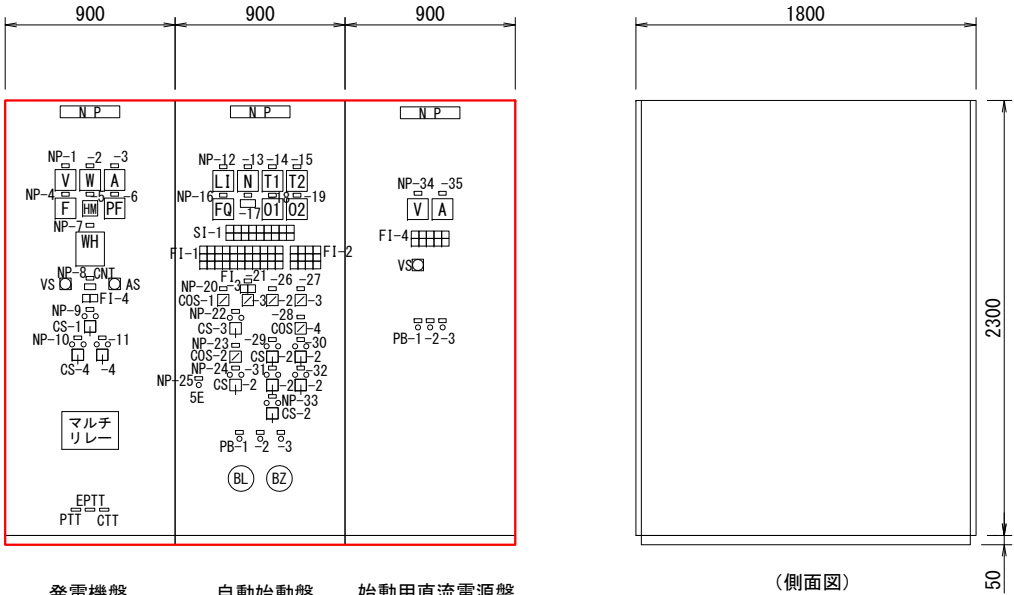

発電機盤

自動始動盤

始動用直流電源盤

(側面図)

銘板一覧表

記 号	名 称	記 号	名 称	記 号	名 称
NP-1	電圧計	NP-13	回転数計	NP-25	非常停止 (引いて)
2	電力計	14	排気温度計	26	給気ファン
3	電流計	15	潤滑油温度計	27	燃料移送ポンプ
4	周波数計	16	燃料流量計	28	号機選択
5	運転時間計	17	燃料使用量計 (積算使用量計)	29	No. 1給気ファン
6	力率計	18	発電機軸受温度計 (連結側)	30	No. 1燃料移送ポンプ
7	電力量計	19	発電機軸受温度計 (反連結側)	31	No. 2給気ファン
8	始動回数計	20	機関・遮断器	32	No. 2燃料移送ポンプ
9	遮断器	21	機関・遮断器	33	換気ファン
10	電圧調整	22	機関	34	直流電圧
11	周波数調整	23	オイルクーラーファン	35	整流器出力電流
12	地下貯留槽液位計	24	オイルクーラーファン		

S I - 1

電気棟 発電機室	中央	予備	無停電 制御電源 正常 (DC100V)	無停電 制御電源 正常 (AC100V)	停電	復電	補機回路 3φ200V 正常	予備
準備完了	始動中	規定速度	電圧確立	送電中	停止動作中	停止	予備	予備

F I - 1

始動渋滞	潤滑油 圧力低下	非常停止	発電機 軸受温度 高 (連結側)	過電圧	地絡	予 備	排気温度 高	オイルクーラーファン 過負荷	タービン 過負荷	マルチ 故障
過速度	潤滑油 温度高	予 備	発電機 軸受温度 高 (反連結側)	低電圧	逆電力	ハロン放出	検出器 故障	オイルクーラーファン 地絡	タービン 地絡	予 備
タービン コントローラ 異常	排気温度 異常高	予 備	予 備	過電流	励磁装置 故障	予 備	地絡過電圧	始動用 直流電源 故障	予 備	予 備

F I - 2

No. 1 燃料 給気ファン 故障	No. 1 燃料 移送ポンプ 故障	燃料小出槽 液位高	重油タンク 液位高
No. 2 燃料 給気ファン 故障	No. 1 燃料 移送ポンプ 故障	燃料小出槽 液位低	重油タンク 補給レベル
換気ファン 故障	制御電源	燃料 移送ポンプ 運転液位	重油タンク 液位低

F I - 3

手動	自動
----	----

F I - 4


交流受電	整流器 運転	整流器 故障	MCCB トリップ	蓄電池 温度上昇
浮動充電	予備	整流器 過電圧	予備	蓄電池 電圧低下

凡 例

記 号	名 称
CS-1	操作スイッチ (切-入)
2	" (停止-運転)
3	" (停止-始動) 引いて操作
4	" (減-増)
COS-1	切換スイッチ (発電機室-中央)
2	" (単独-運動)
3	" (手動-自動)
4	" (No. 1-No. 2)
BS-1	押釦スイッチ ランプテスト
2	" 警報停止
3	" 故障復帰
V	交流電圧計
F	周波数計
W	三相電力計
A	交流電流計
PF	三相平衡力率計
HM	積算時間計
WH	電力量計
VS	切換開閉器
AS	切換開閉器
N	回転数計
T1	排気温度計
T2	潤滑油温度計
LI	液位指示計
FI	燃料流量計
O	温度計
CNT	積算パルスカウンタ

注記
1. 本図面は参考図とし、承諾図により決定する。
2. は、今回工事を示す。


工 事 名	
図 面 名	久里第2浄水場 盤外形図
作成年月日	令和 年 月 日
縮 尺	1/20 図面番号 葉之内
会 社 名	
事業者名	唐津市上下水道局

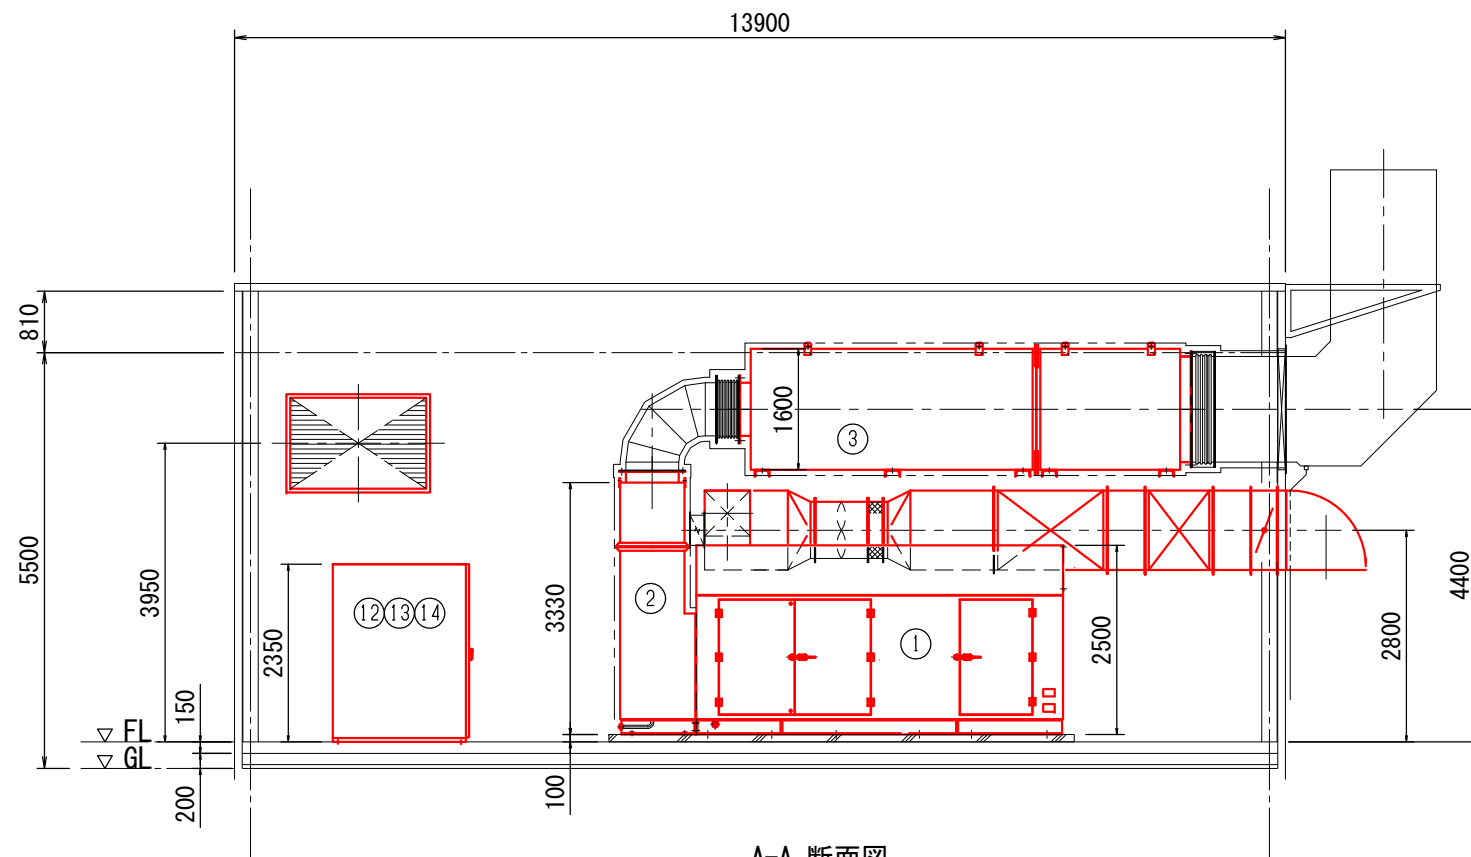


A-A 断面図
S=1/50

機器リスト

番号	名 称	仕 様	数 量	総重量 [kg]
①	ガスタービン発電装置	1250kVA, 60Hz, 85dB (A)	1	静荷重 : 10520 動荷重 : 15750
②	一次排気消音器	90dB (A)	1	1640
③	二次排気消音器	55dB (A)	1	4350
④	燃料小出槽	950L (軽油)	1	タンク : 430 満油時 : 1220
⑤	換気ファン	2.2kW, 6P	1	160
⑥	換気消音器	55dB (A)	1式	170, 80
⑦	風量調整ダンパ		1	30
⑧	防火ダンパ (換気用)		1	60
⑨	給気ファン	2.2kW, 6P	2	320 (160×2)
⑩	給気消音器	60dB (A)	1式	230, 180
⑪	防火ダンパ (給気用)		1	120
⑫	発電機盤		1	900
⑬	自動始動盤		1	900
⑭	始動用直流電源盤	MSE 60V-500Ah	1	1900

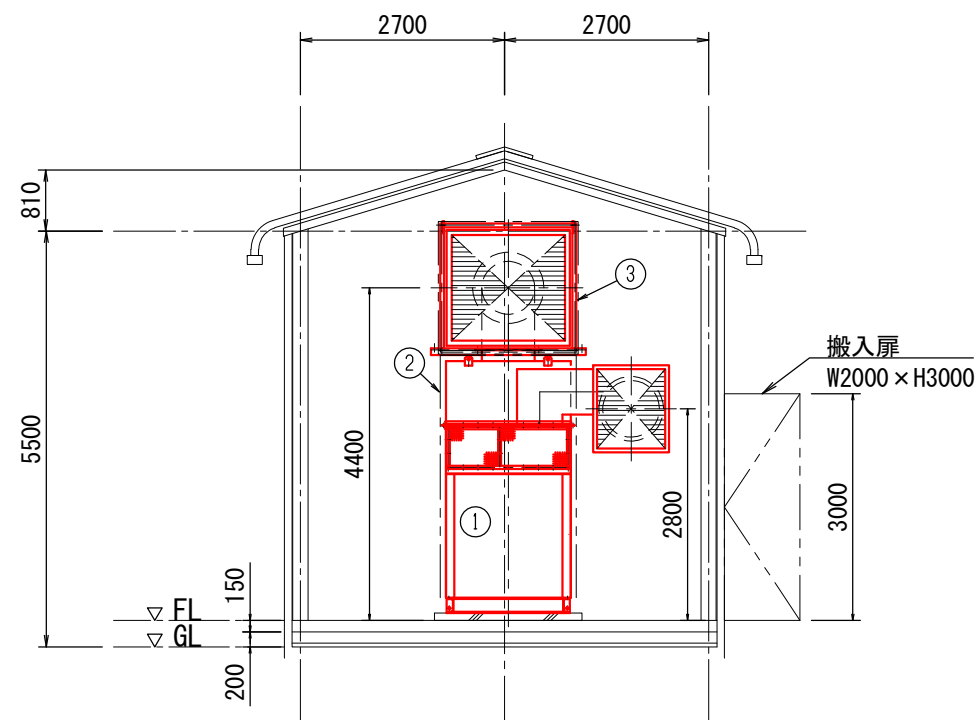

B-B 断面図
S=1/50

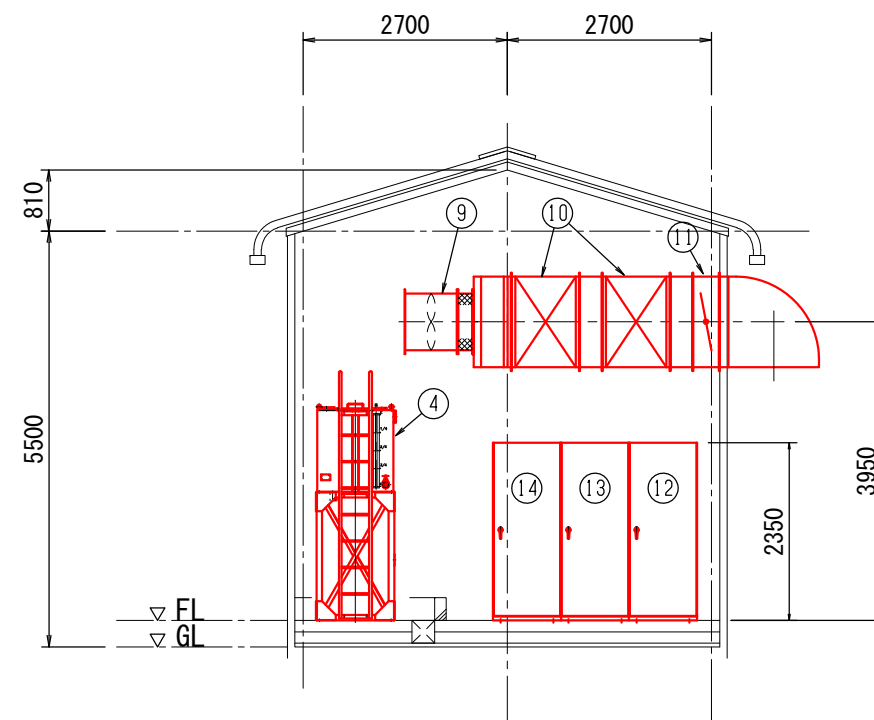


C-C 断面図
S=1/50

注記

1. は、今回を示す。
2. その他は、既設を示す。
3. 本図面は参考図とし、承諾図により決定する。


工 事 名	
図 面 名	久里第2浄水場 自家発電機室断面図
作成年月日	令和 年 月 日
縮 尺	1/50 図面番号 葉之内
会 社 名	
事業者名	唐津市上下水道局

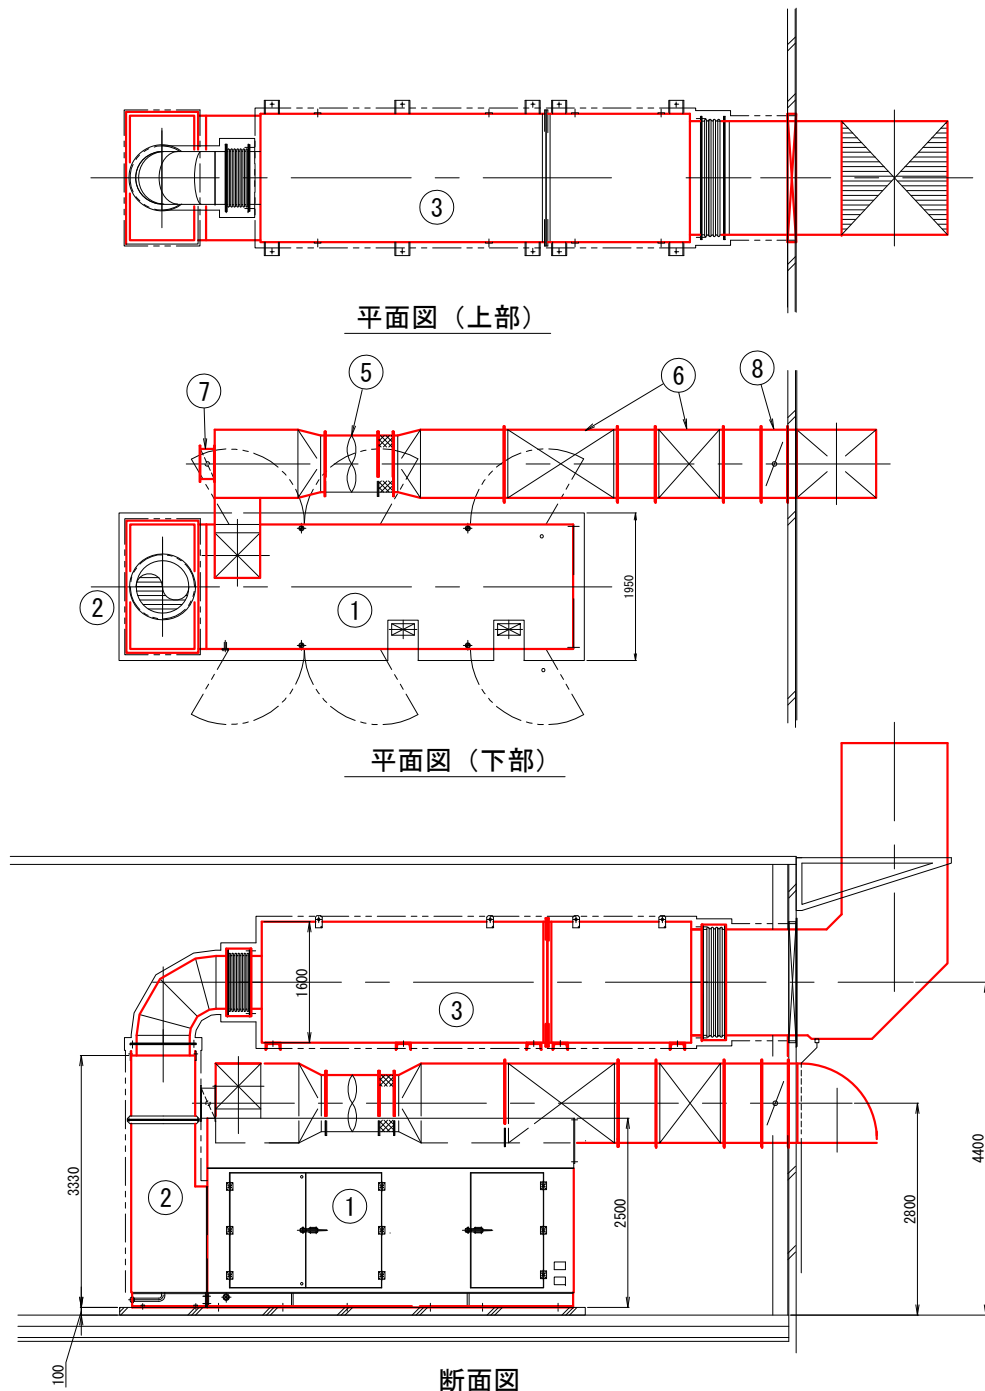


平面図（上部）

平面図（下部）


断面図

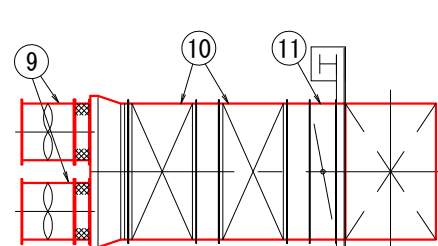

平面図

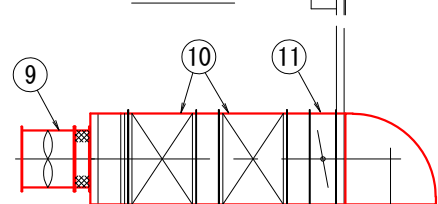


断面図

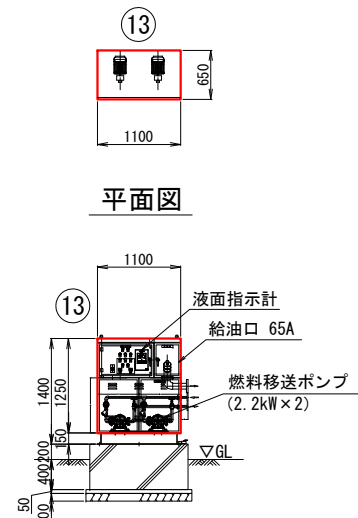


平面図



断面図

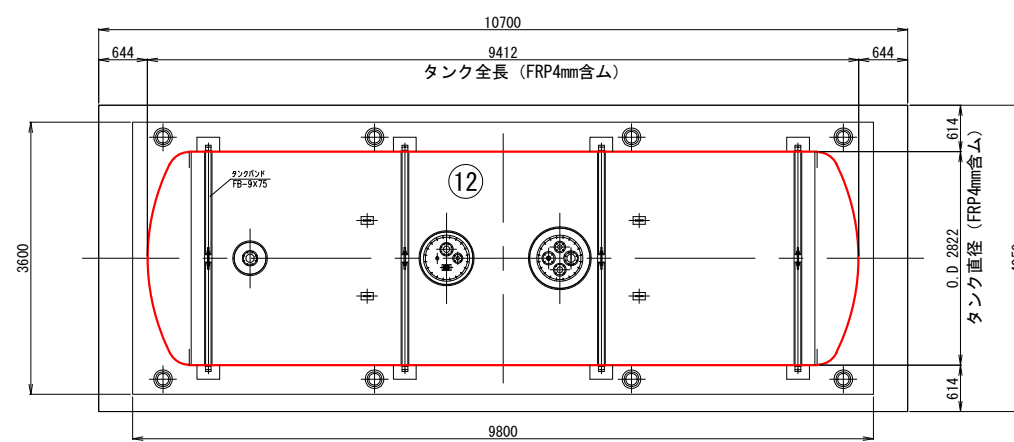


平面図

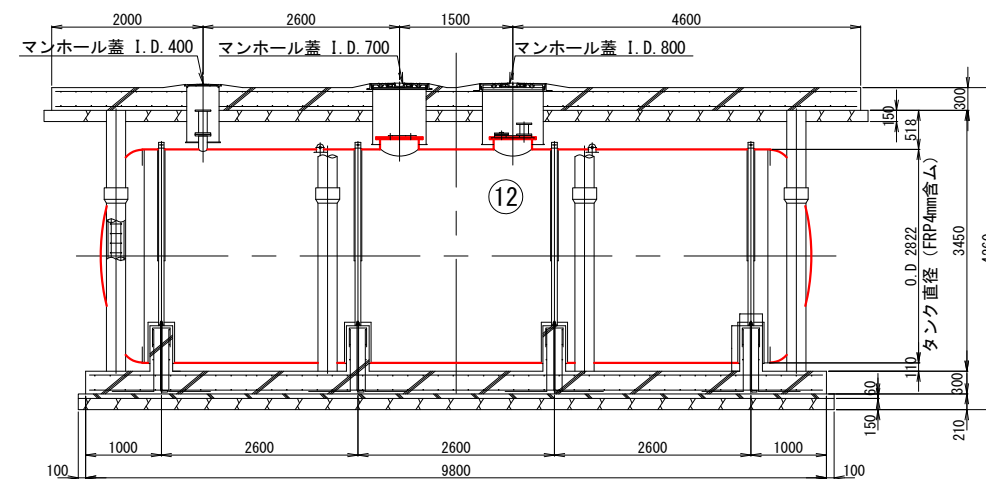

断面図

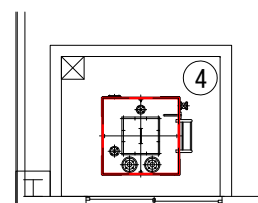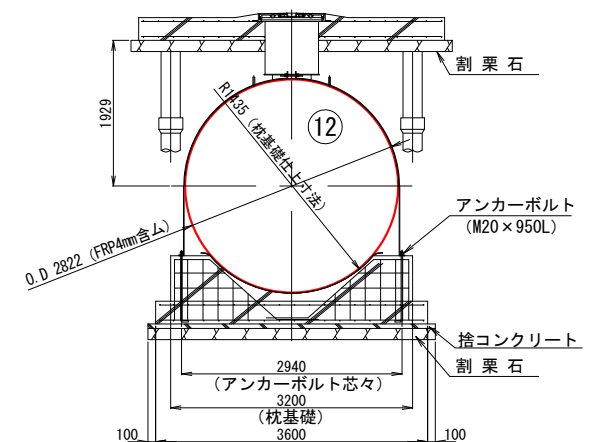

平面図

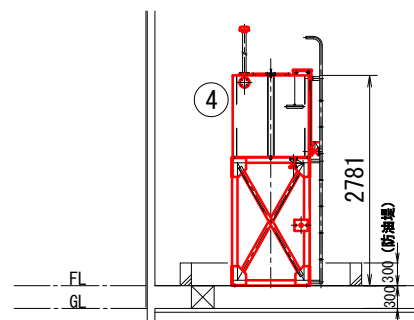

断面図


機器リスト

番号	名 称	仕 様	数 量	総重量 [kg]
①	ガスタービン発電装置	1250kVA, 60Hz, 85dB (A)	1	静荷重 : 10520 動荷重 : 15750
②	一次排気消音器	90dB (A)	1	1640
③	二次排気消音器	55dB (A)	1	4350
④	燃料小出槽	950L (軽油)	1	タンク : 430 満油時 : 1220
⑤	換気ファン	2. 2kW, 6P	1	160
⑥	換気消音器	55dB (A)	1式	170, 80
⑦	風量調整ダンパ		1	30
⑧	防火ダンパ (換気用)		1	60
⑨	給気ファン	2. 2kW, 6P	2	320 (160×2)
⑩	給気消音器	60dB (A)	1式	230, 180
⑪	防火ダンパ (給気用)		1	120
⑫	地下燃料貯油槽	50000L, (SF二重殻)	1	
⑬	給油口ボックス	給油口65A, 燃料流量計, 燃料移送ポンプ (2. 2kW×2)	1	


注記

- ① は、今回を示す。
- 本図面は参考図とし、承諾図により決定する。

工 事 名	
図 面 名	久里第2浄水場 自家発電機器機器平面断面図
作成年月日	令和 年 月 日
縮 尺	1/50 図面番号 葉之内
会 社 名	
事業者名	唐津市上下水道局

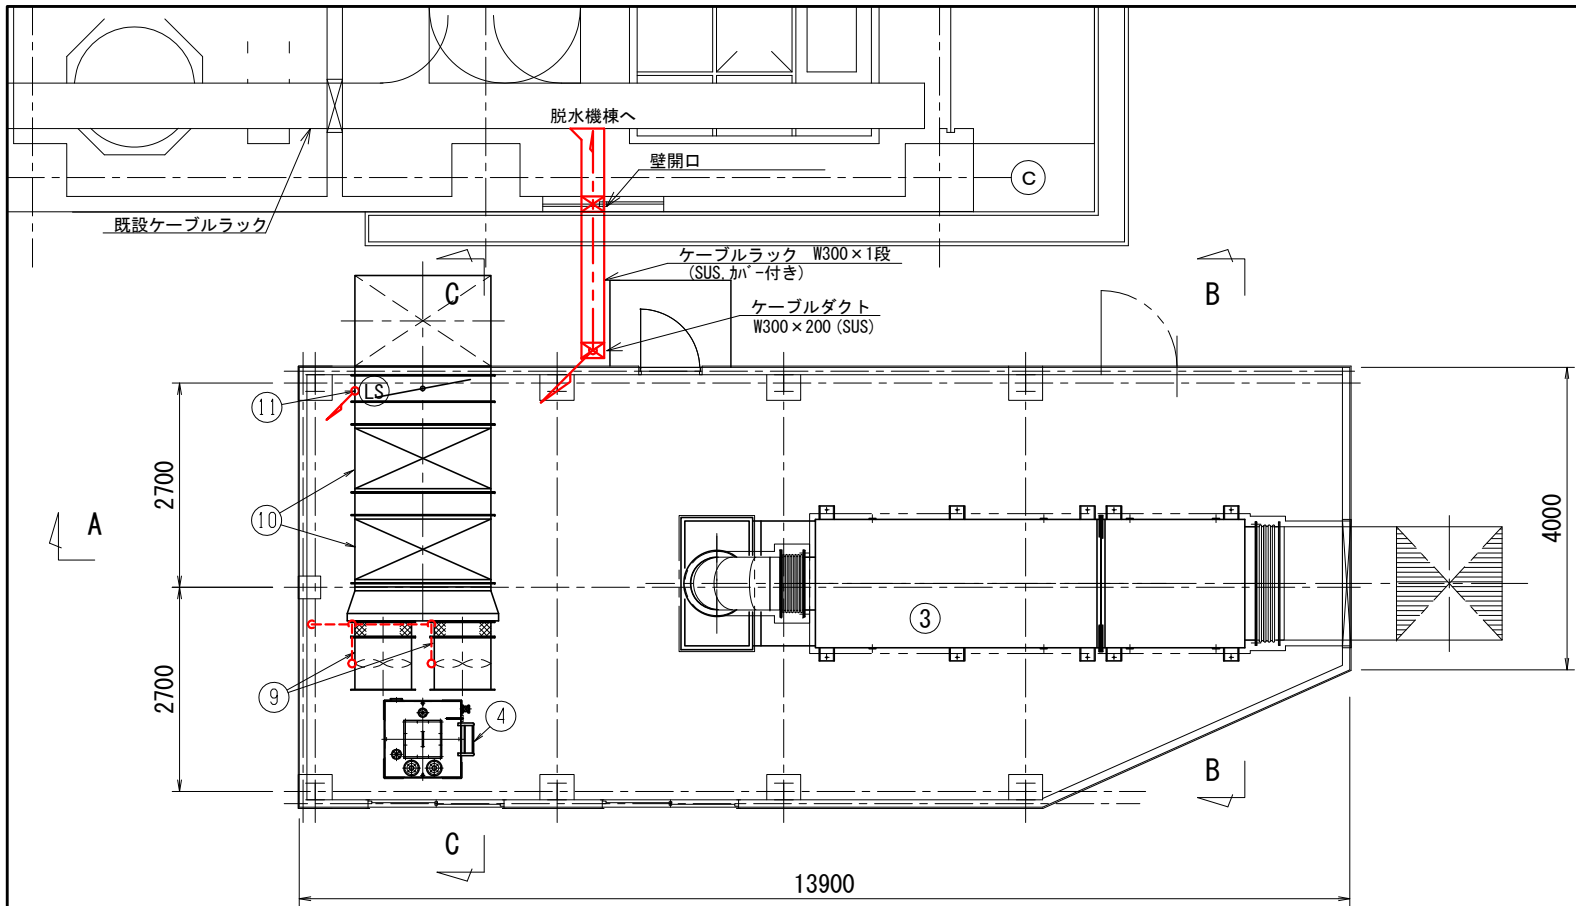

発電機 配置平面図 (上部)
S=1/50

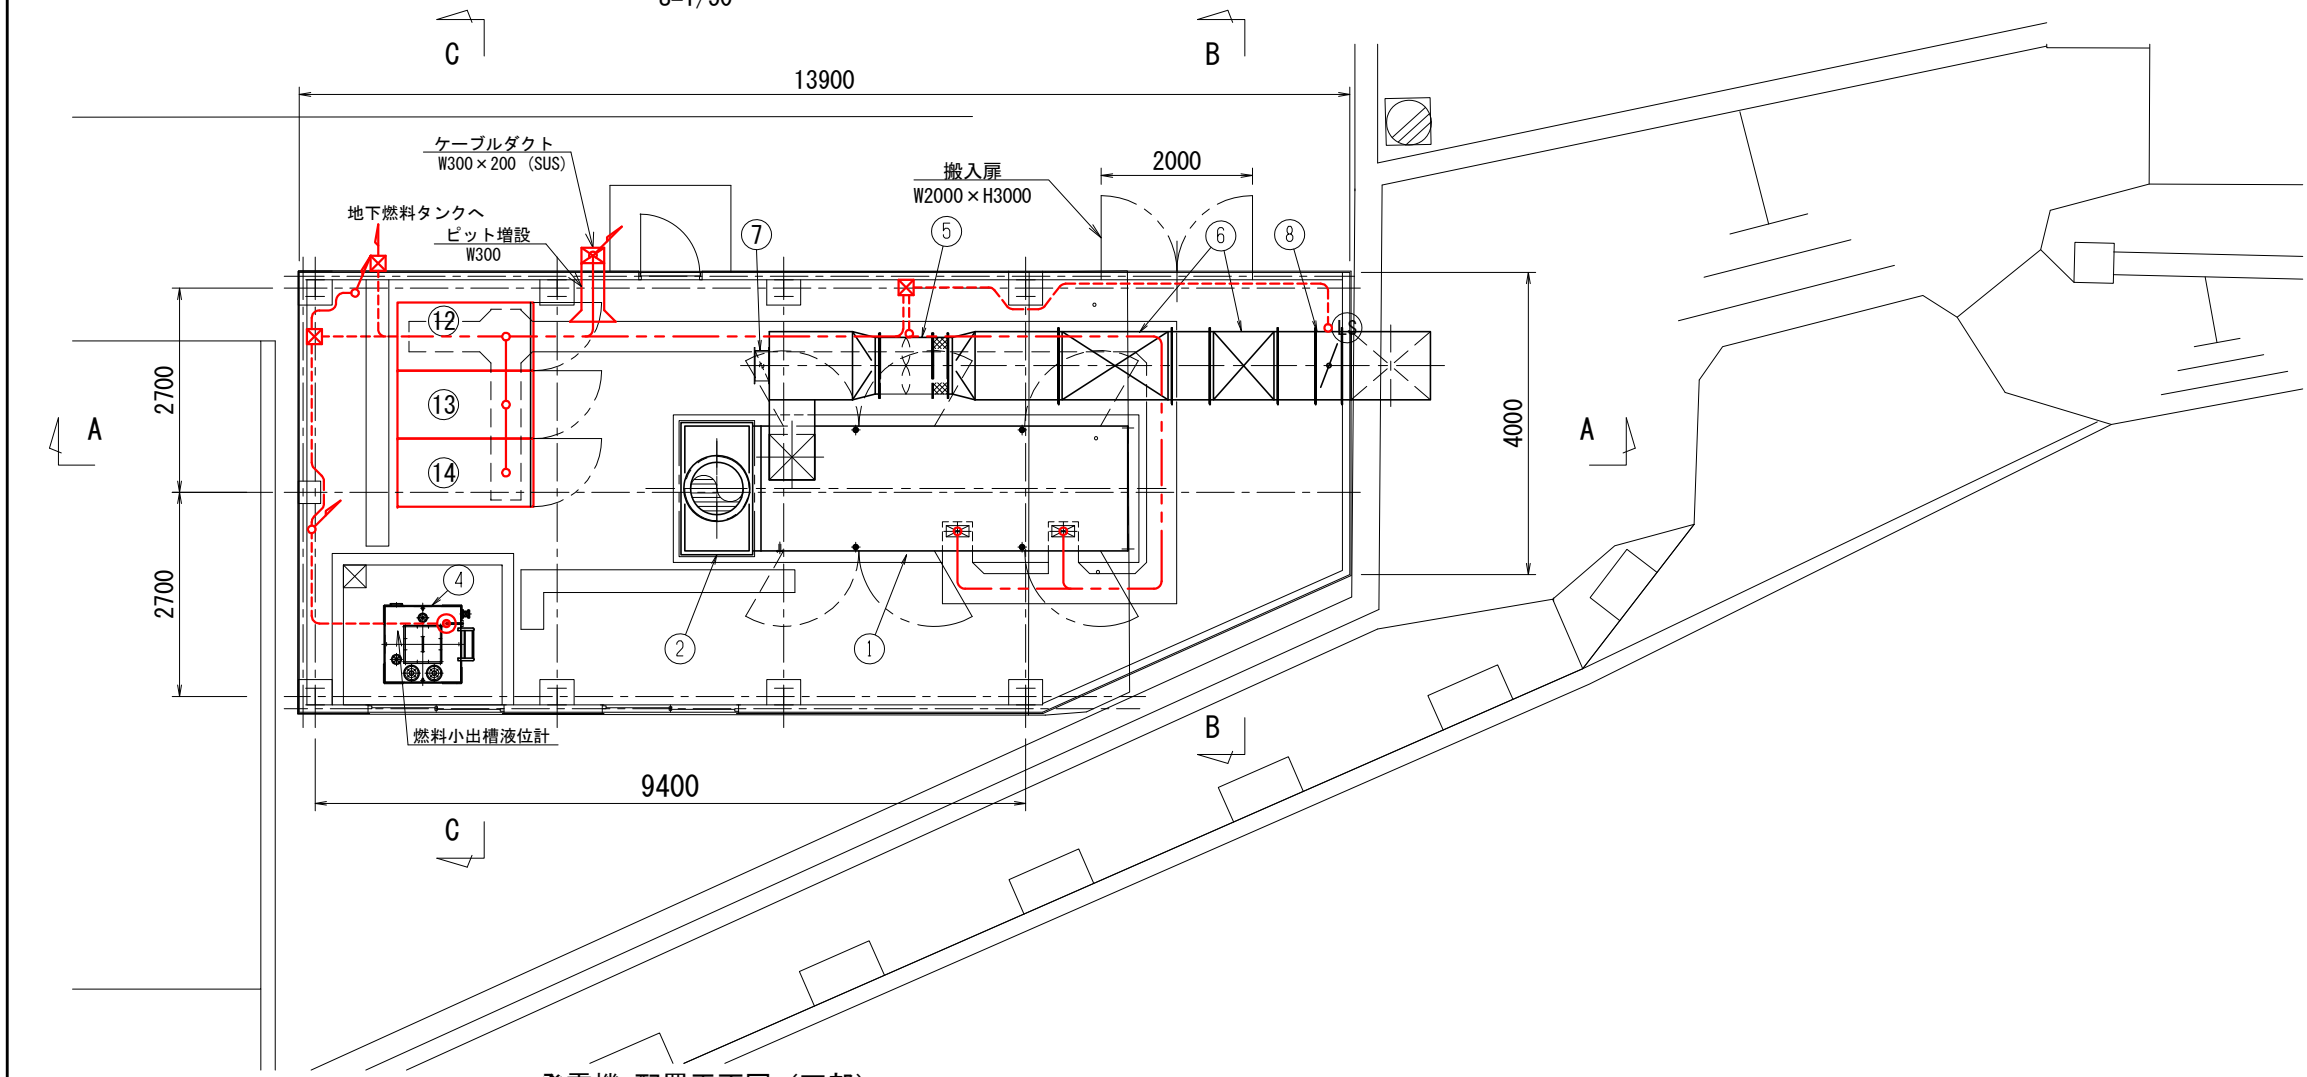

発電機 配置平面図 (下部)
S=1/50


機器リスト

番号	名 称	仕 様	数 量	総重量 [kg]
①	ガスタービン発電装置	1250kVA, 60Hz, 85dB (A)	1	静荷重 : 10520 動荷重 : 15750
②	一次排気消音器	90dB (A)	1	1640
③	二次排気消音器	55dB (A)	1	4350
④	燃料小出槽	950L (軽油)	1	タンク : 430 満油時 : 1220
⑤	換気ファン	2.2kW, 6P	1	160
⑥	換気消音器	55dB (A)	1式	170, 80
⑦	風量調整ダンパ		1	30
⑧	防火ダンパ (換気用)		1	60
⑨	給気ファン	2.2kW, 6P	2	320 (160 x 2)
⑩	給気消音器	60dB (A)	1式	230, 180
⑪	防火ダンパ (給気用)		1	120
⑫	発電機盤		1	900
⑬	自動始動盤		1	900
⑭	始動用直流電源盤	MSE 60V-500Ah	1	1900

注記

1. は、今回を示す。
2. その他は、既設を示す。
3. 本図面は参考図とし、承諾図により決定する。


工 事 名	
図 面 名	久里第2浄水場 自家発電機室配線図
作成年月日	令和 年 月 日
縮 尺	1/50 図面番号 葉之内
会 社 名	
事業者名	唐津市上下水道局

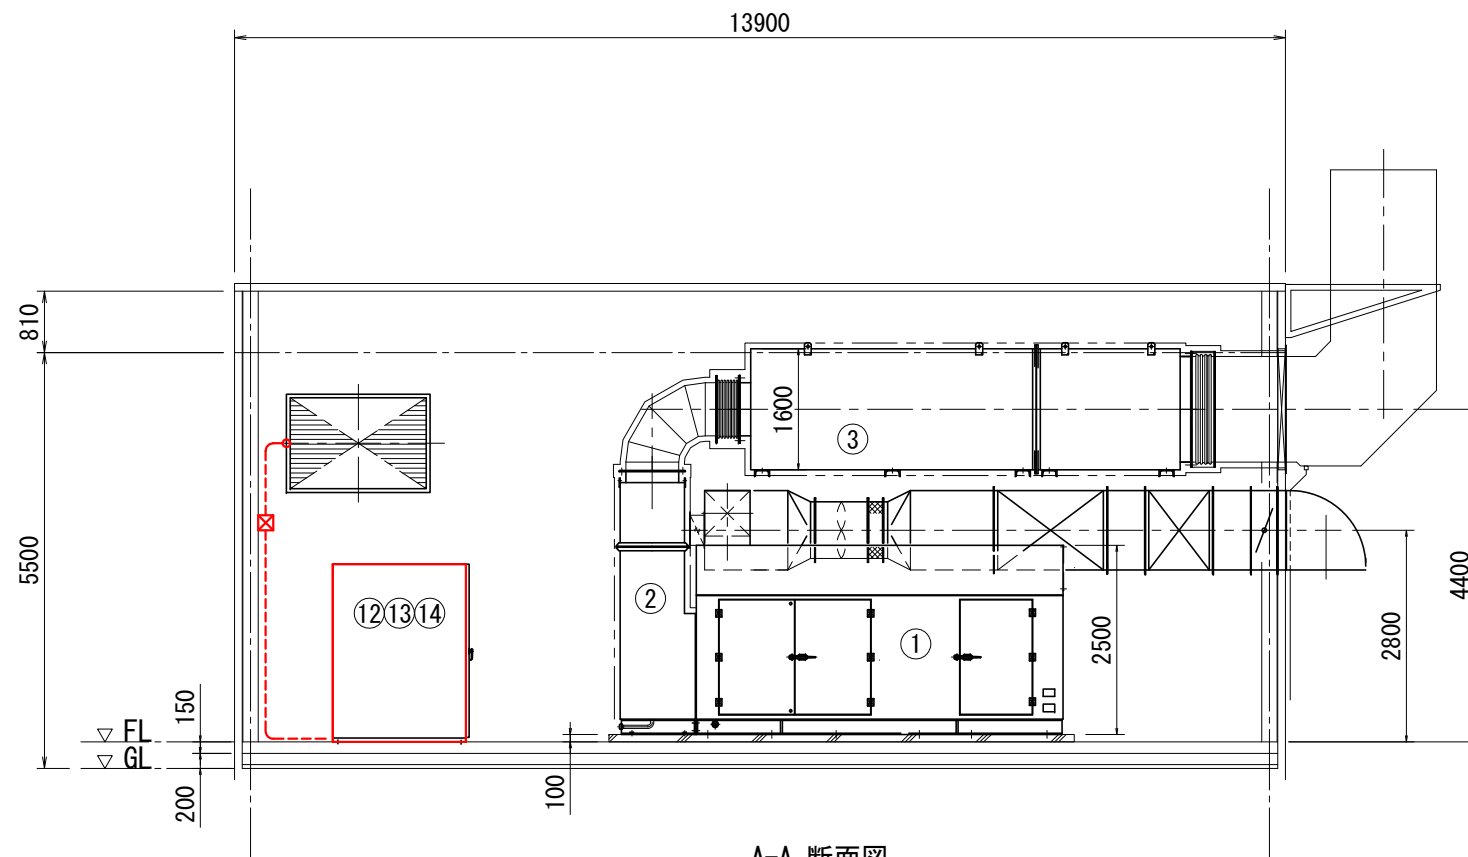


A-A 断面図
S=1/50

機 器 リ ス ト

番号	名 称	仕 様	数 量	総重量 [kg]
①	ガスタービン発電装置	1250kVA, 60Hz, 85dB (A)	1	静荷重 : 10520 動荷重 : 15750
②	一次排気消音器	90dB (A)	1	1640
③	二次排気消音器	55dB (A)	1	4350
④	燃料小出槽	950L (軽油)	1	タンク : 430 満油時 : 1220
⑤	換気ファン	2.2kW, 6P	1	160
⑥	換気消音器	55dB (A)	1式	170, 80
⑦	風量調整ダンパ		1	30
⑧	防火ダンパ (換気用)		1	60
⑨	給気ファン	2.2kW, 6P	2	320 (160×2)
⑩	給気消音器	60dB (A)	1式	230, 180
⑪	防火ダンパ (給気用)		1	120
⑫	発電機盤		1	900
⑬	自動始動盤		1	900
⑭	始動用直流電源盤	MSE 60V-500Ah	1	1900

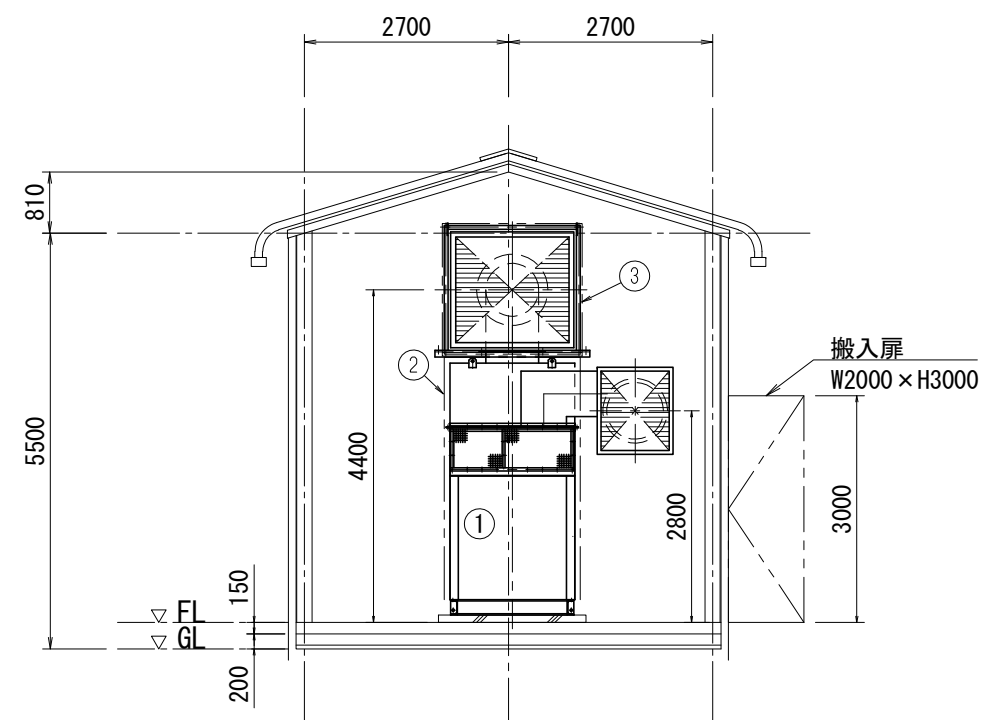

B-B 断面図
S=1/50

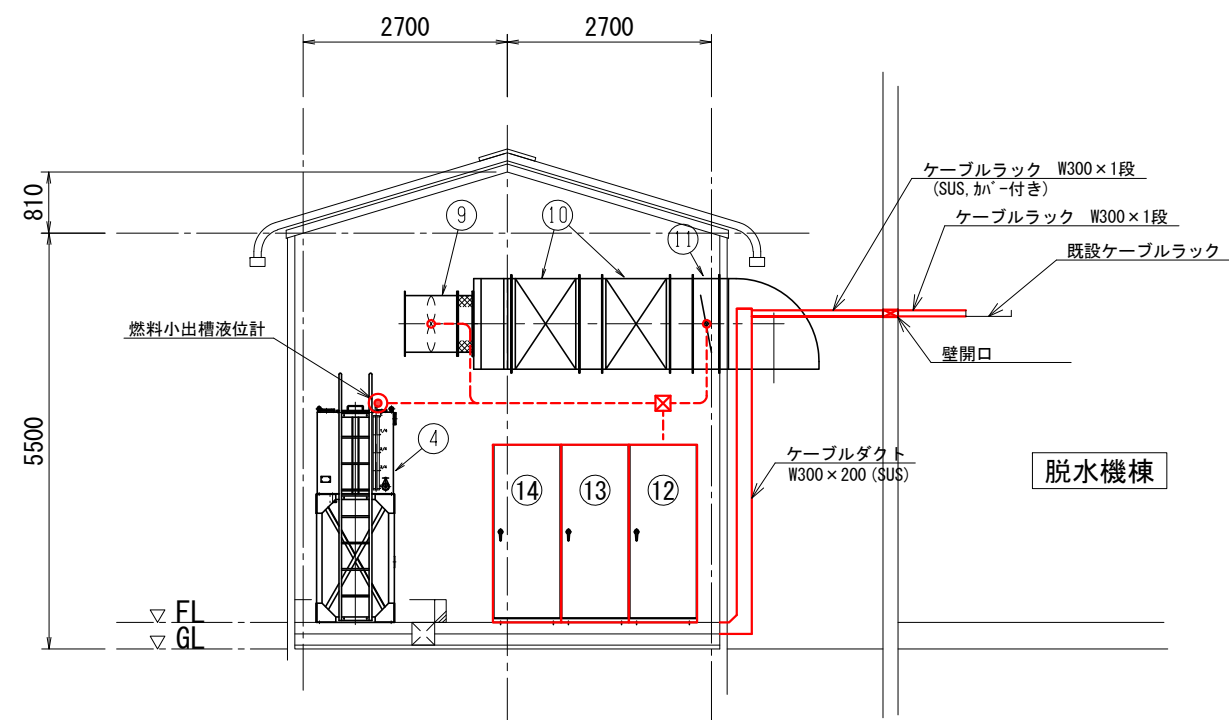


C-C 断面図
S=1/50

注記

- ① は、今回を示す。
- その他は、既設を示す。
- 本図面は参考図とし、承諾図により決定する。


工 事 名	
図 面 名	久里第2浄水場 自家発電機室断面図
作成年月日	令和 年 月 日
縮 尺	1/50 図面番号 葉之内
会 社 名	
事業者名	唐津市上下水道局

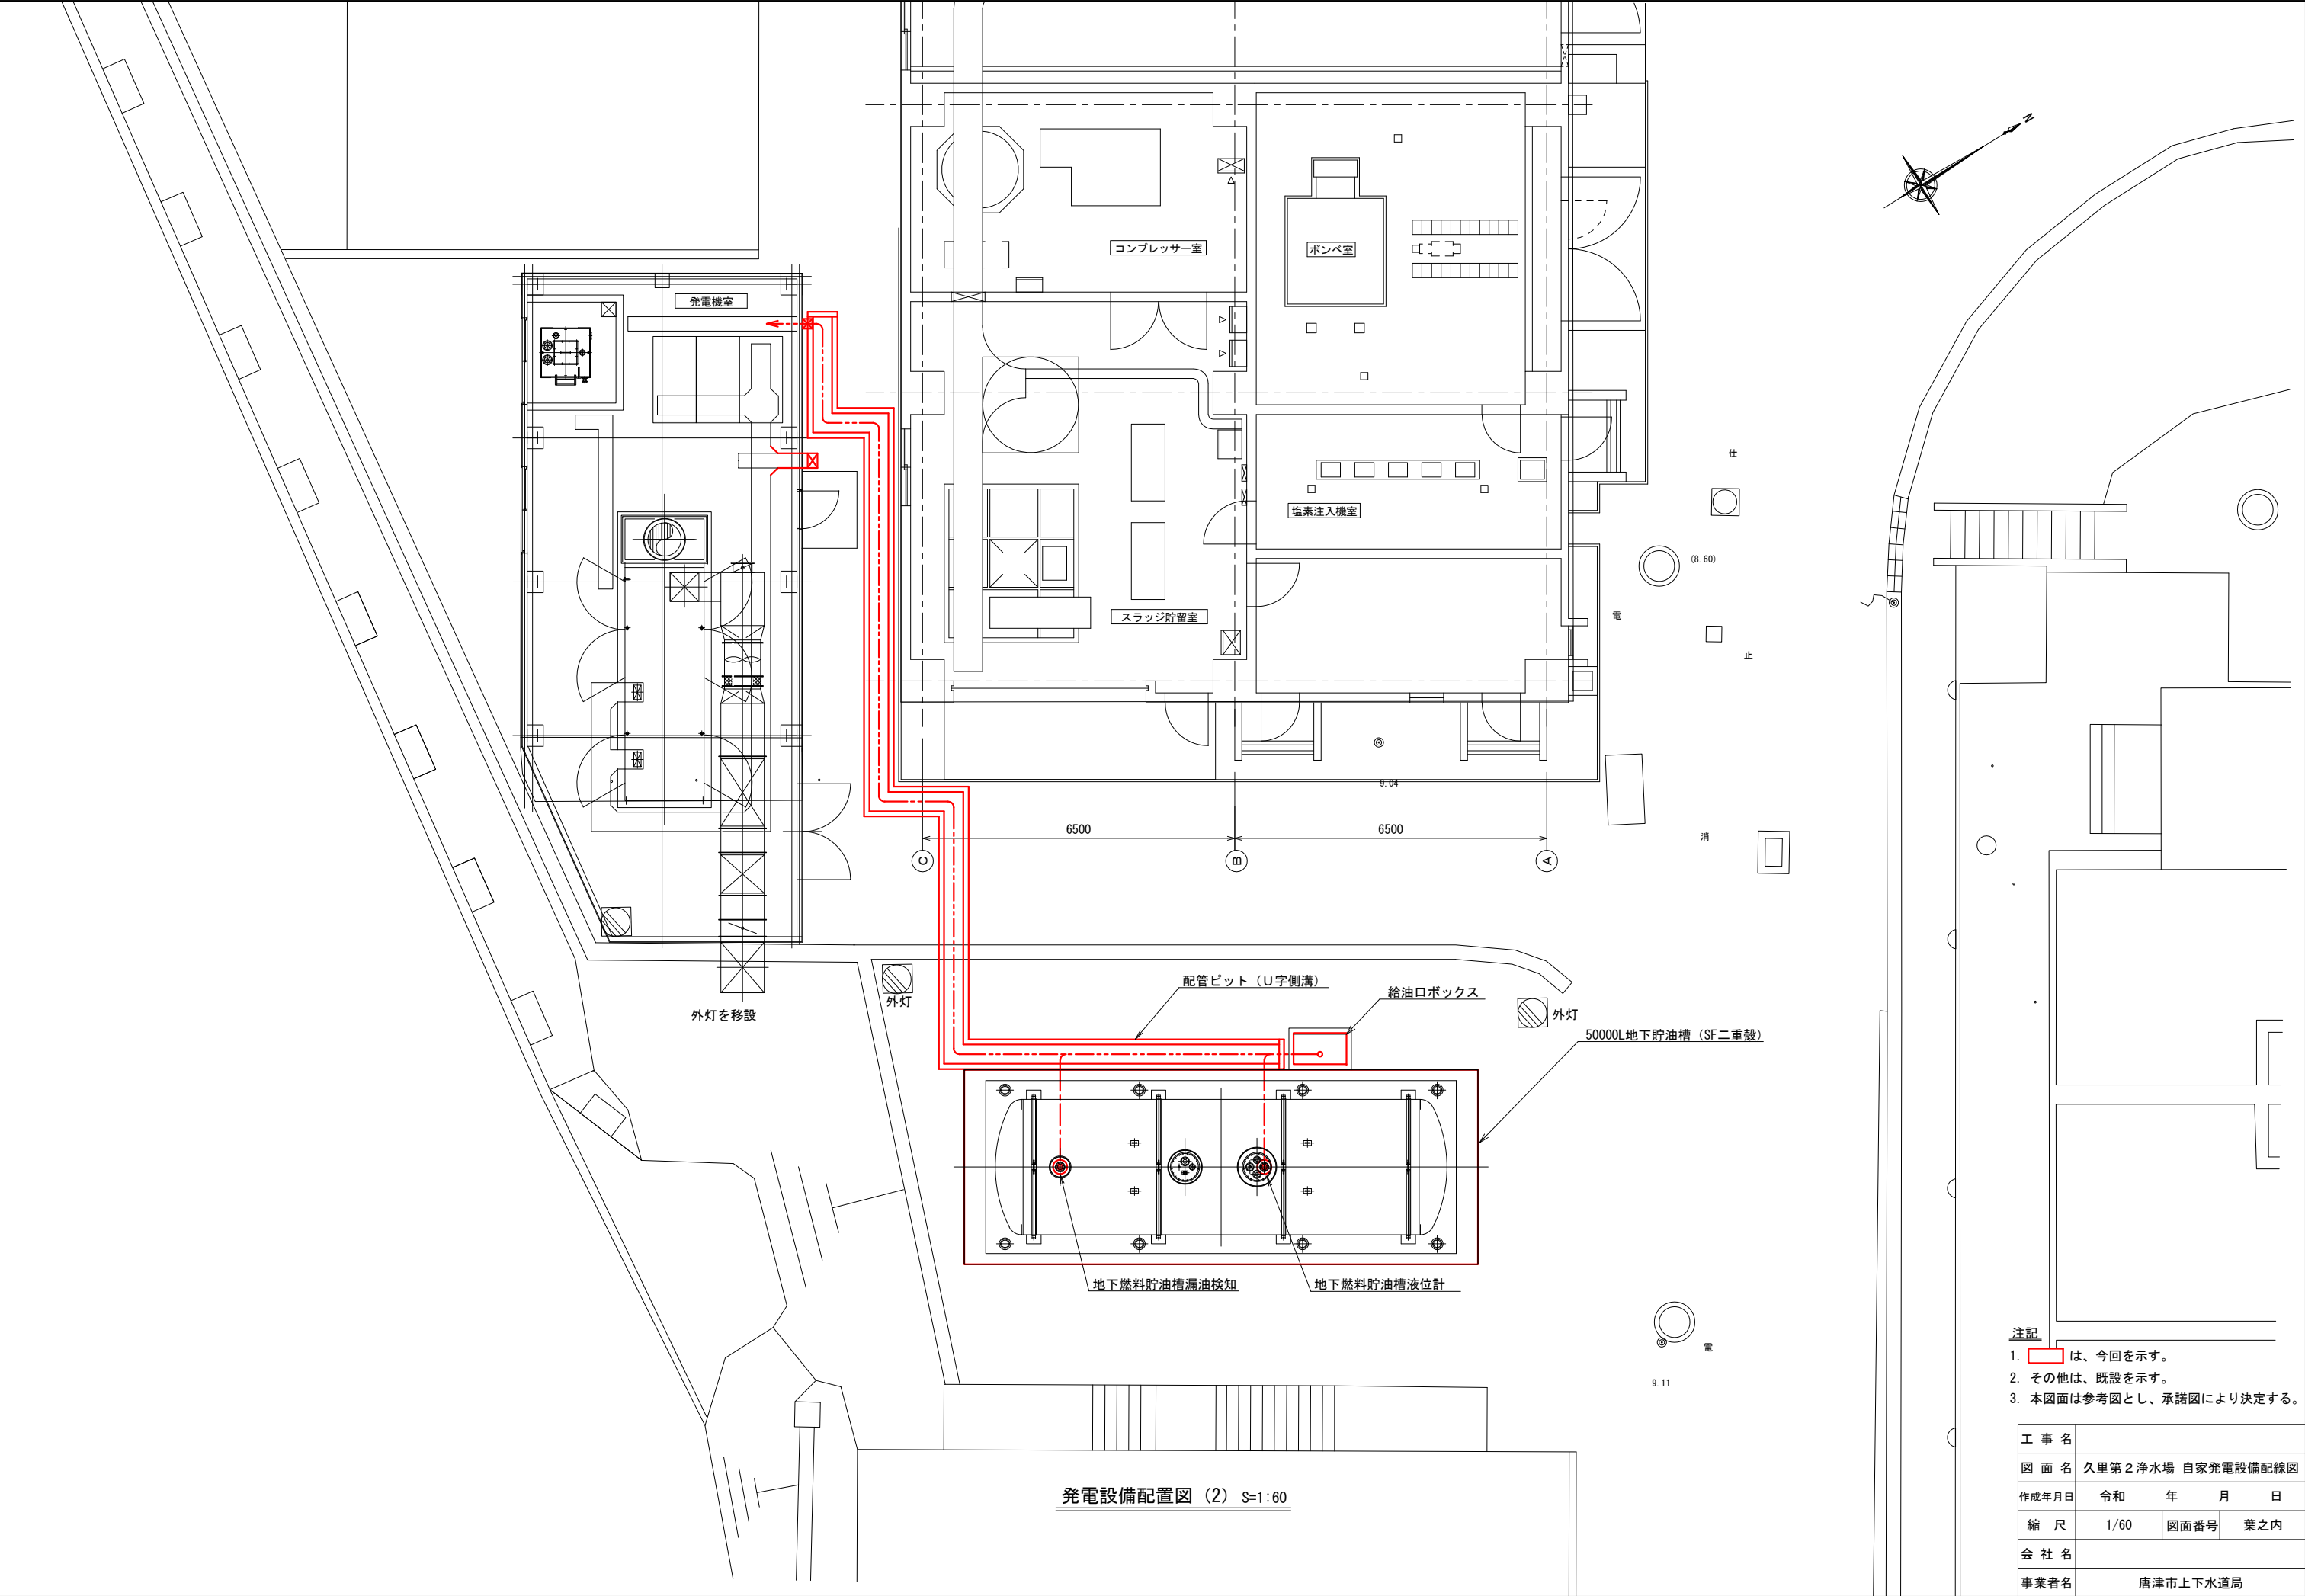

発電設備配置図 (2) S=1:60

- 注記
1. は、今回を示す。
 2. その他は、既設を示す。
 3. 本図面は参考図とし、承諾図により決定する。


工 事 名			
図 面 名	久里第2 浄水場 自家発電設備配線図		
作成年月日	令和	年	月 日
縮 尺	1/60	図面番号	葉之内
会 社 名			
事業者名	唐津市上下水道局		

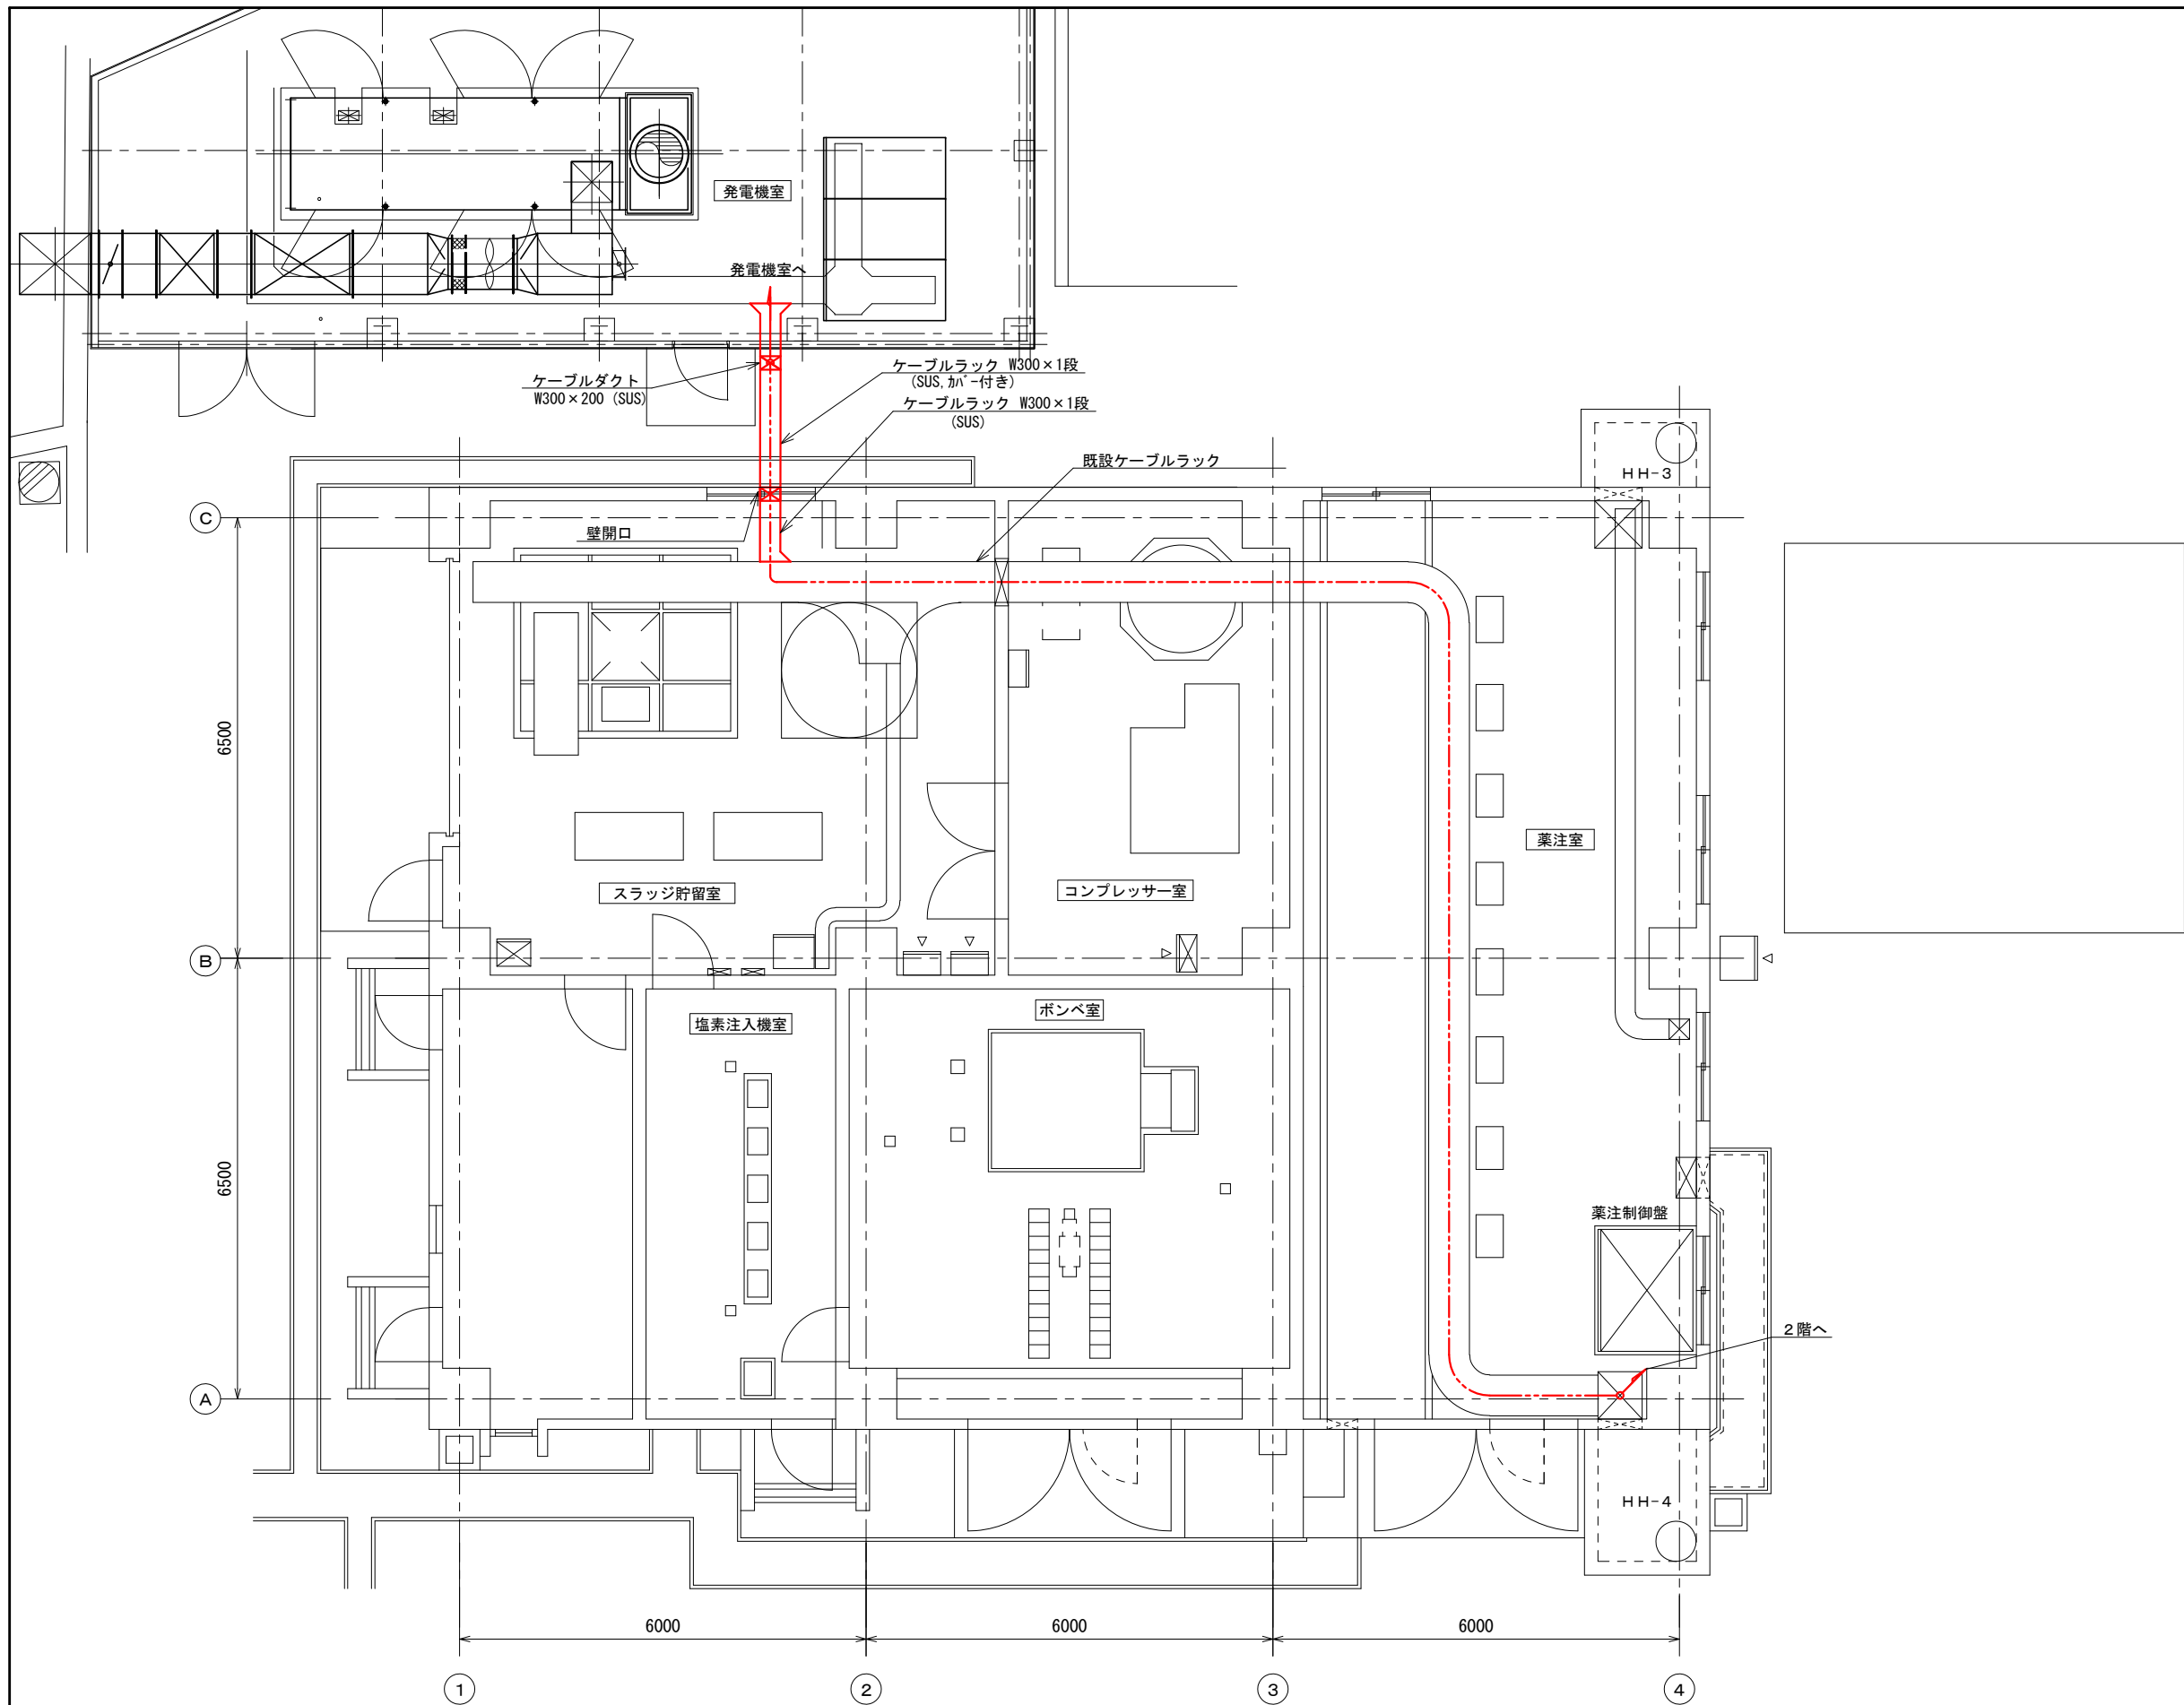

脱水機棟 1階配線図 S=1:50

- 注記
1. は、今回を示す。
 2. その他は、既設を示す。
 3. 本図面は参考図とし、承諾図により決定する。

工 事 名			
図 面 名	久里第2 浄水場 脱水機棟 1 階配線図		
作成年月日	令和	年	月 日
縮 尺	1/50	図面番号	葉之内
会 社 名			
事業者名	唐津市上下水道局		

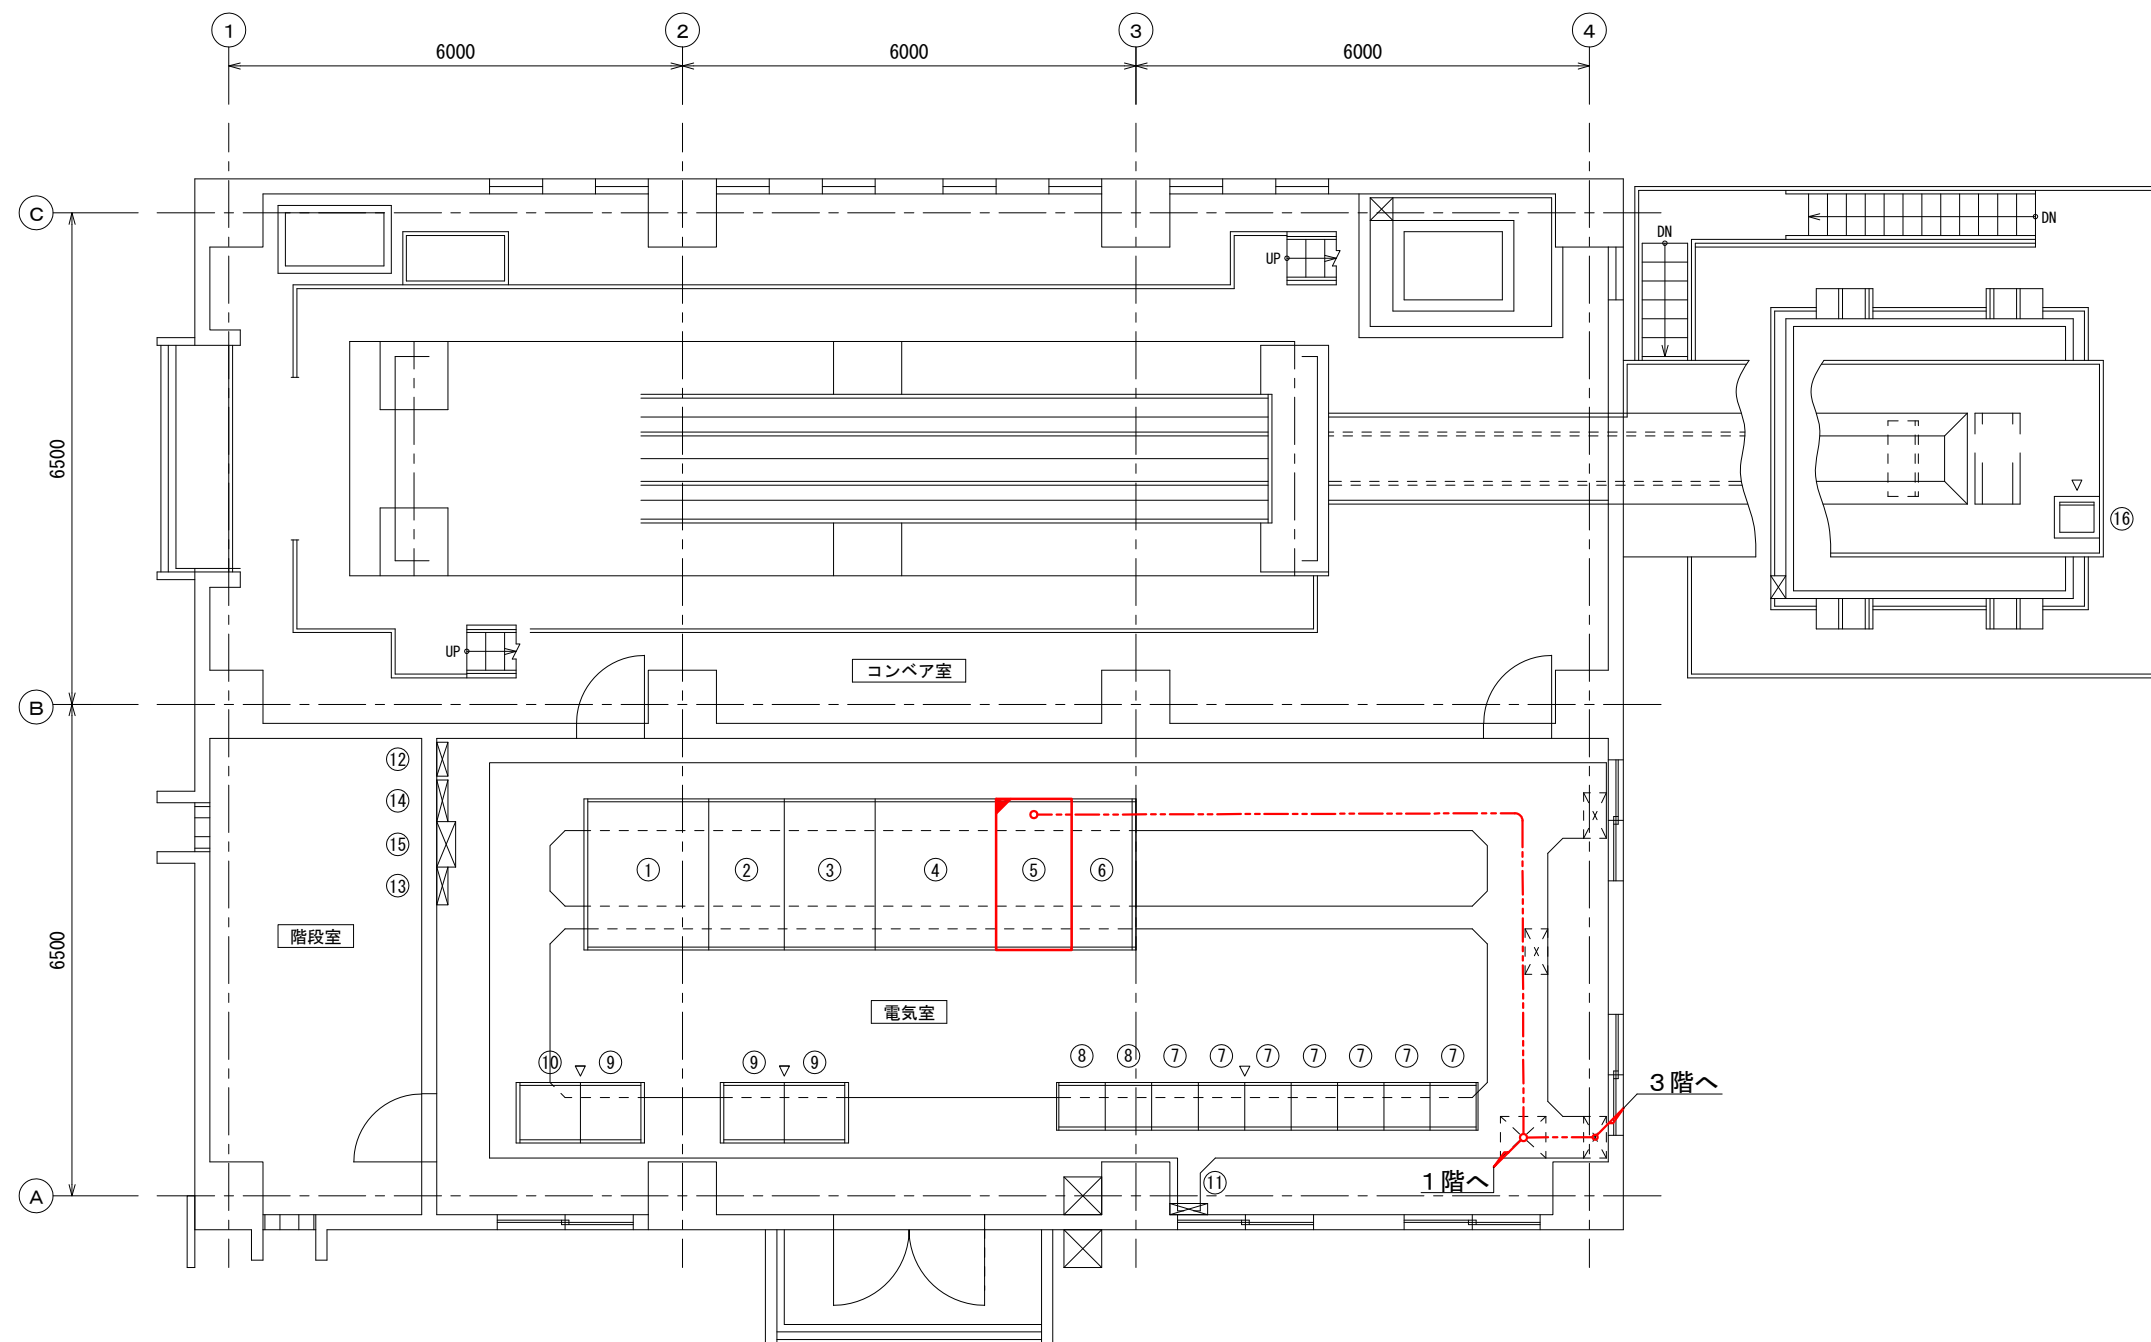


脱水機棟 2階配線図 S=1:50

機器一覧表

番号	名 称	記 号	備 考	番号	名 称	記 号	備 考
①	1号 400V 変圧器盤	HP-8		⑨	汚泥処理継電器盤 (1)~(3)	RY-31~33	
②	2号 400V 主幹盤	LP-2		⑩	汚泥 200V 動力継電器盤	RY-34	
③	1号 400V 主幹盤	LP-1		⑪	接地端子箱	ETB	
④	1号 400V 変圧器盤	HP-7		⑫	照明分電盤	L-3	
⑤	200V 変圧器盤	HP-9	機能増設	⑬	電話放送用端子箱	STB	
⑥	照明変圧器盤	HP-10		⑭	管理棟照明分電盤		
⑦	汚泥処理コントロールセンタ	CC-31-1~7		⑮	管理棟空調動力盤		
⑧	汚泥 200V 動力設備コントロールセンタ	CC-32-1,2		⑯	ケーキ搬出コンベア現場盤	LCB-323	

- 注記
- ⑤ は、今回を示す。
 - ⑤ は、今回を示す。
 - その他は、既設を示す。
 - 本図面は参考図とし、承諾図により決定する。

工 事 名	
図 面 名	久里第2浄水場 脱水機棟 2階配線図
作成年月日	令和 年 月 日
縮 尺	1/50 図面番号 葉之内
会 社 名	
事業者名	唐津市上下水道局

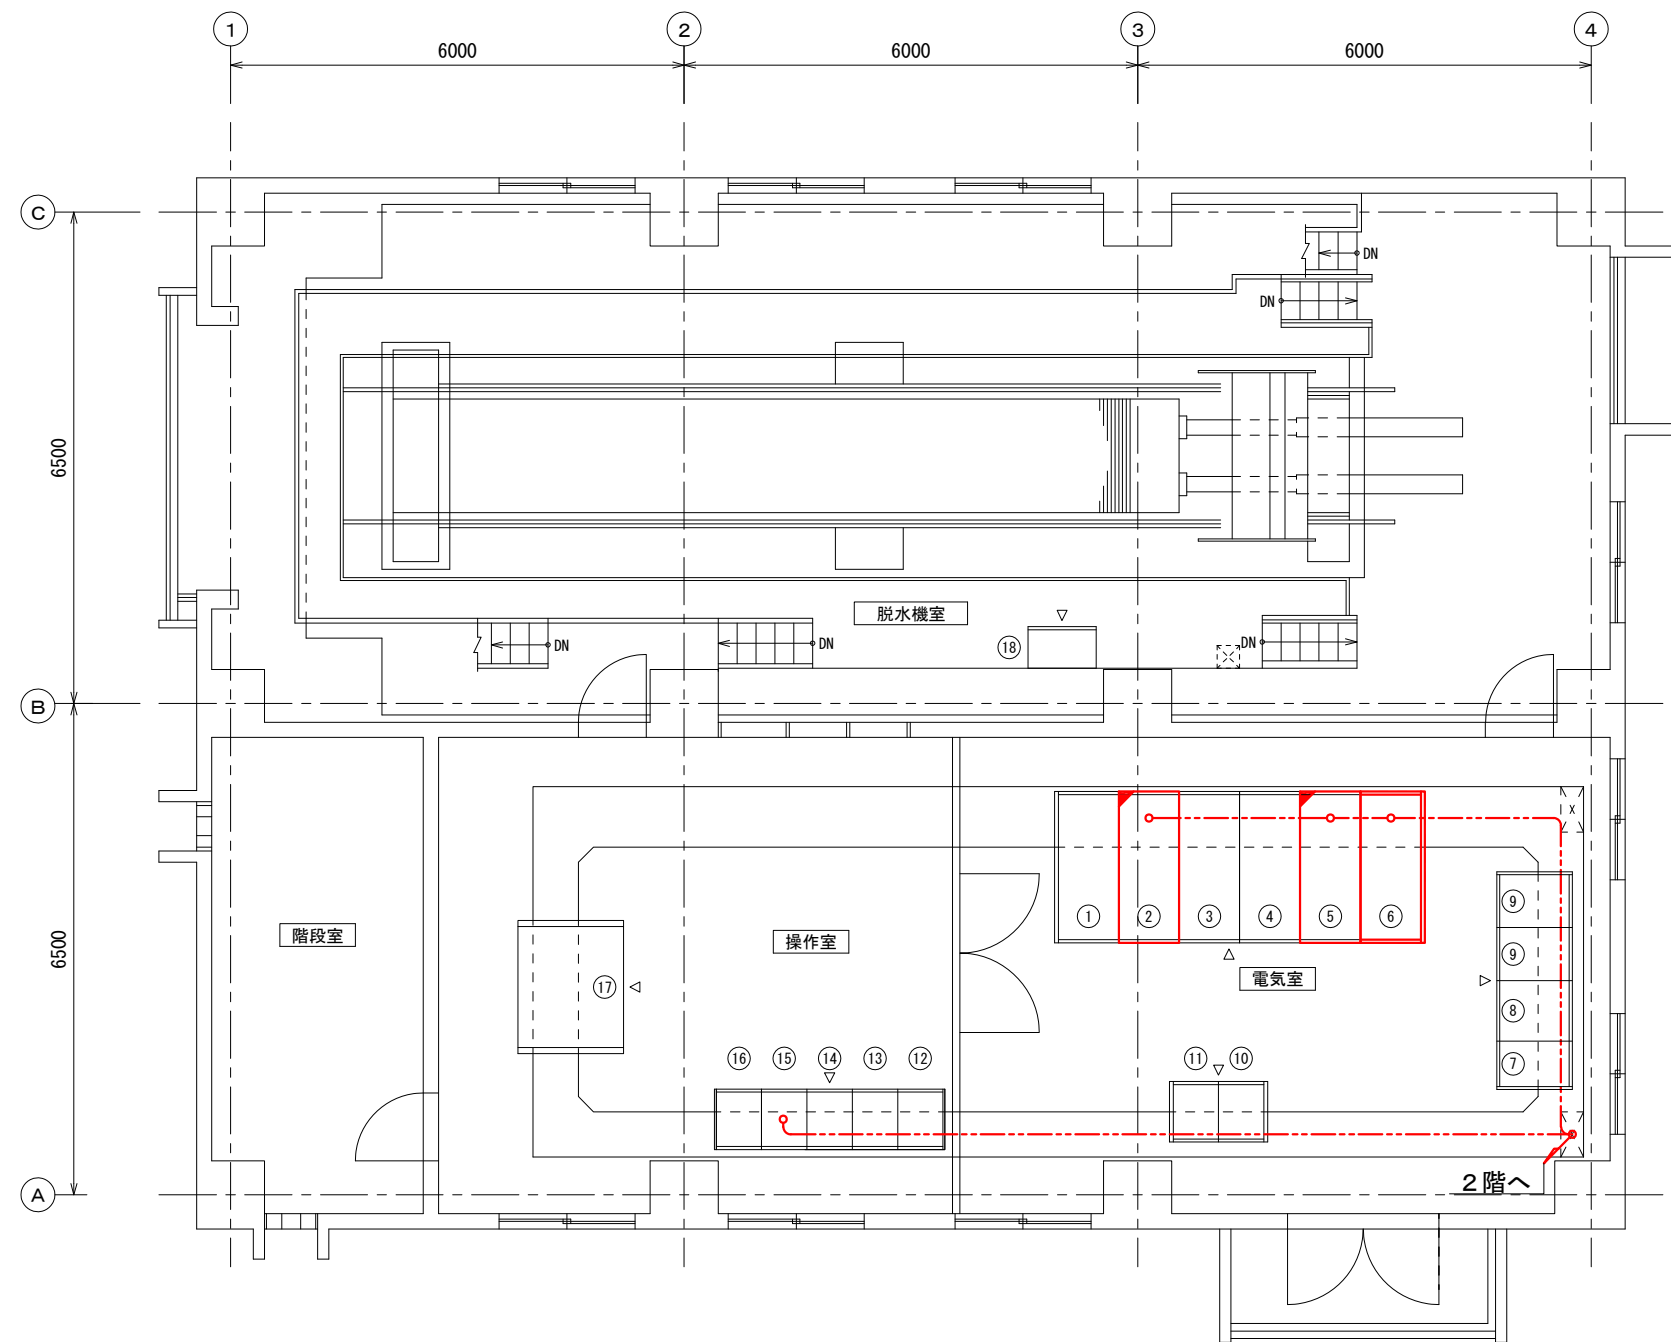

脱水機棟3階配線図 S=1:50


機器一覧表

番号	名 称	記 号	備 考
①	引込盤	HP-1	
②	受電盤	HP-2	機能増設
③	1号 400V 変圧器1次盤 (上段) 2号 400V 変圧器1次盤 (下段)	HP-3A HP-3B	
④	200V 動力変圧器1次盤 (上段) 照明変圧器1次盤 (下段)	HP-4A HP-4B	
⑤	1号/2号コンデンサ盤	HP-5	機能増設
⑥	自家発連絡盤	HP-6	今 回
⑦	インバータ盤	DC-1	
⑧	整流器盤	DC-2	
⑨	蓄電池盤	DC-3	
⑩	電気室中継端子盤	CP-3	
⑪	受配電変換器盤	TP	
⑫	第2浄水場用 DDC制御装置現場継電器盤 (1)		
⑬	第2浄水場用 DDC制御装置現場継電器盤 (2)		
⑭	第2浄水場用 DDC制御装置現場入出力盤		
⑮	第2浄水場用 DDC制御装置中継端子盤		
⑯	第2浄水場用 DDC制御装置		
⑰	汚泥設備監視盤	KP-3	
⑱	脱水機制御盤	LCB-323	

注記

1. は、今回を示す。
2. は、今回を示す。
3. その他は、既設を示す。
4. 本図面は参考図とし、承諾図により決定する。


工 事 名			
図 面 名	久里第2浄水場 脱水機棟3階配線図		
作成年月日	令和	年	月 日
縮 尺	1/50	図面番号	葉之内
会 社 名			
事業者名	唐津市上下水道局		

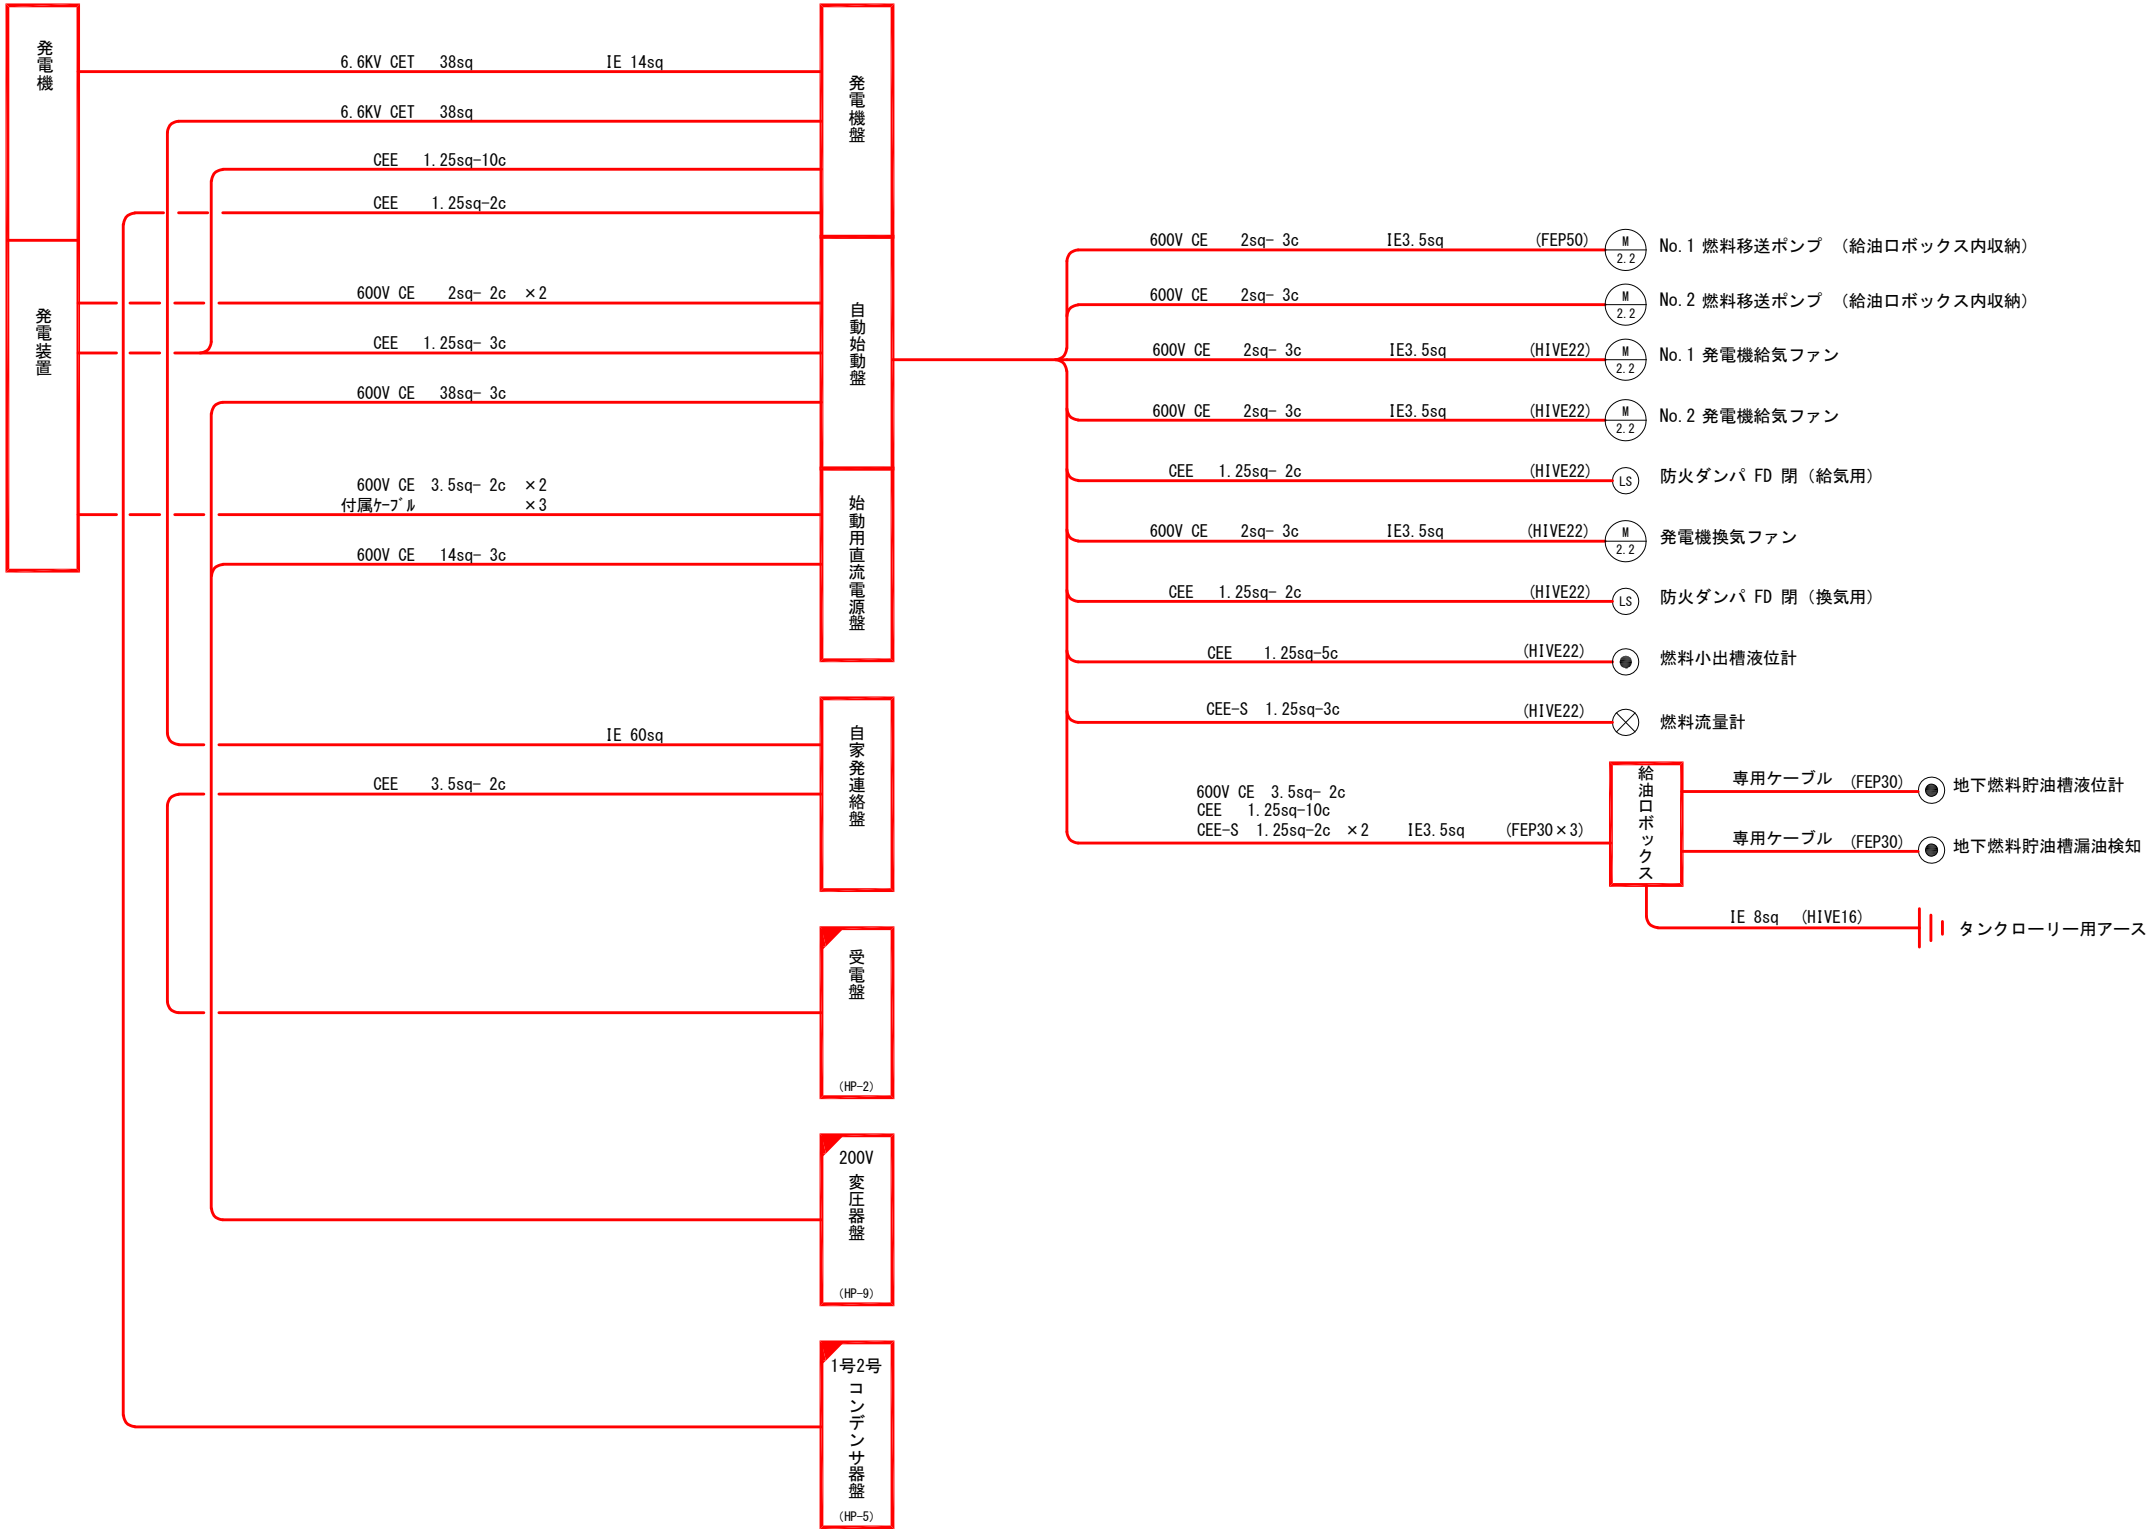

注記
1. 本図面は参考図とし、承諾図により決定する。
2. は、今回工事を示す。
3. は、今回機能追加を示す。
4. は、今回既設を示す。

工 事 名			
図 面 名	久里第2浄水場 配線系統図		
作成年月日	令和	年	月 日
縮 尺	NONE	図面番号	葉之内
会 社 名			
事業者名	唐津市上下水道局		

凡 例	
	バルブ（常時開）
	バルブ（常時閉）
	逆止弁
	可トウ管
	燃料ポンプ
	ストレーナ
	プリフィルター

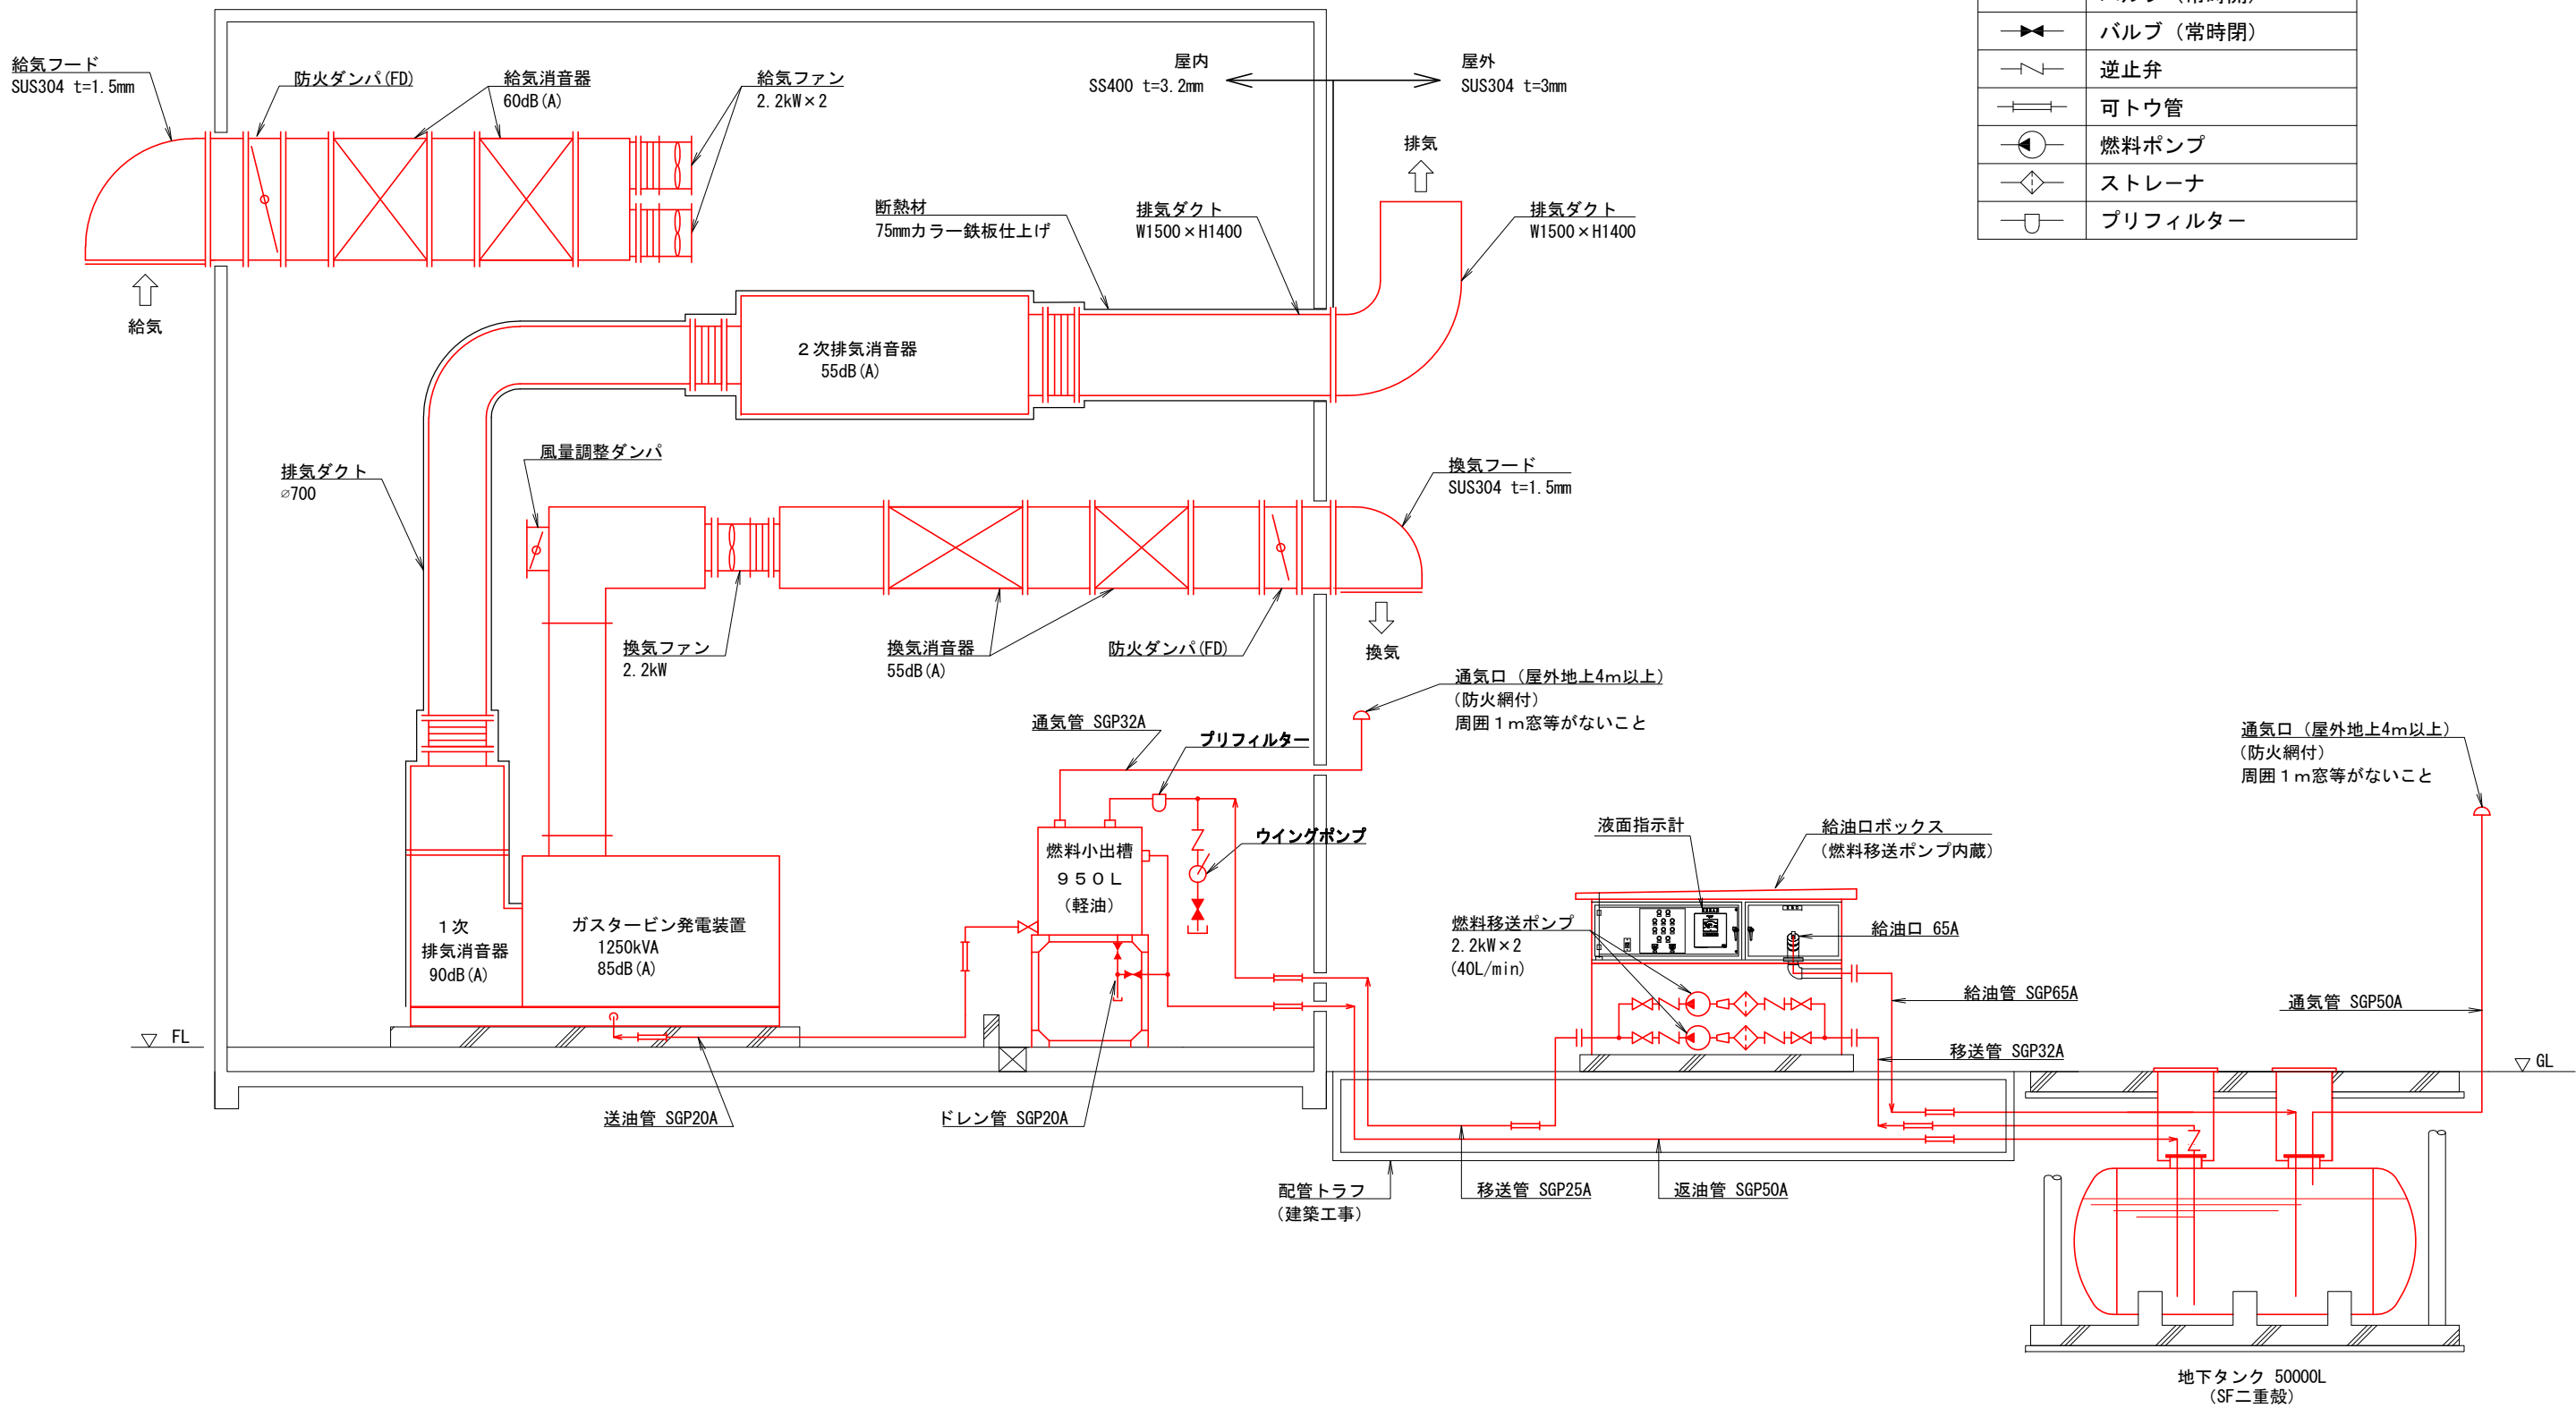

注記
1. 本図面は参考図とし、承諾図により決定する。
2. は、今回工事を示す。
3. 特記無きは、既設を示す。

工 事 名			
図 面 名	久里第2浄水場 自家発電設備配管系統図		
作成年月日	令和	年	月 日
縮 尺	NONE	図面番号	葉之内
会 社 名			
事業者名	唐津市上下水道局		