


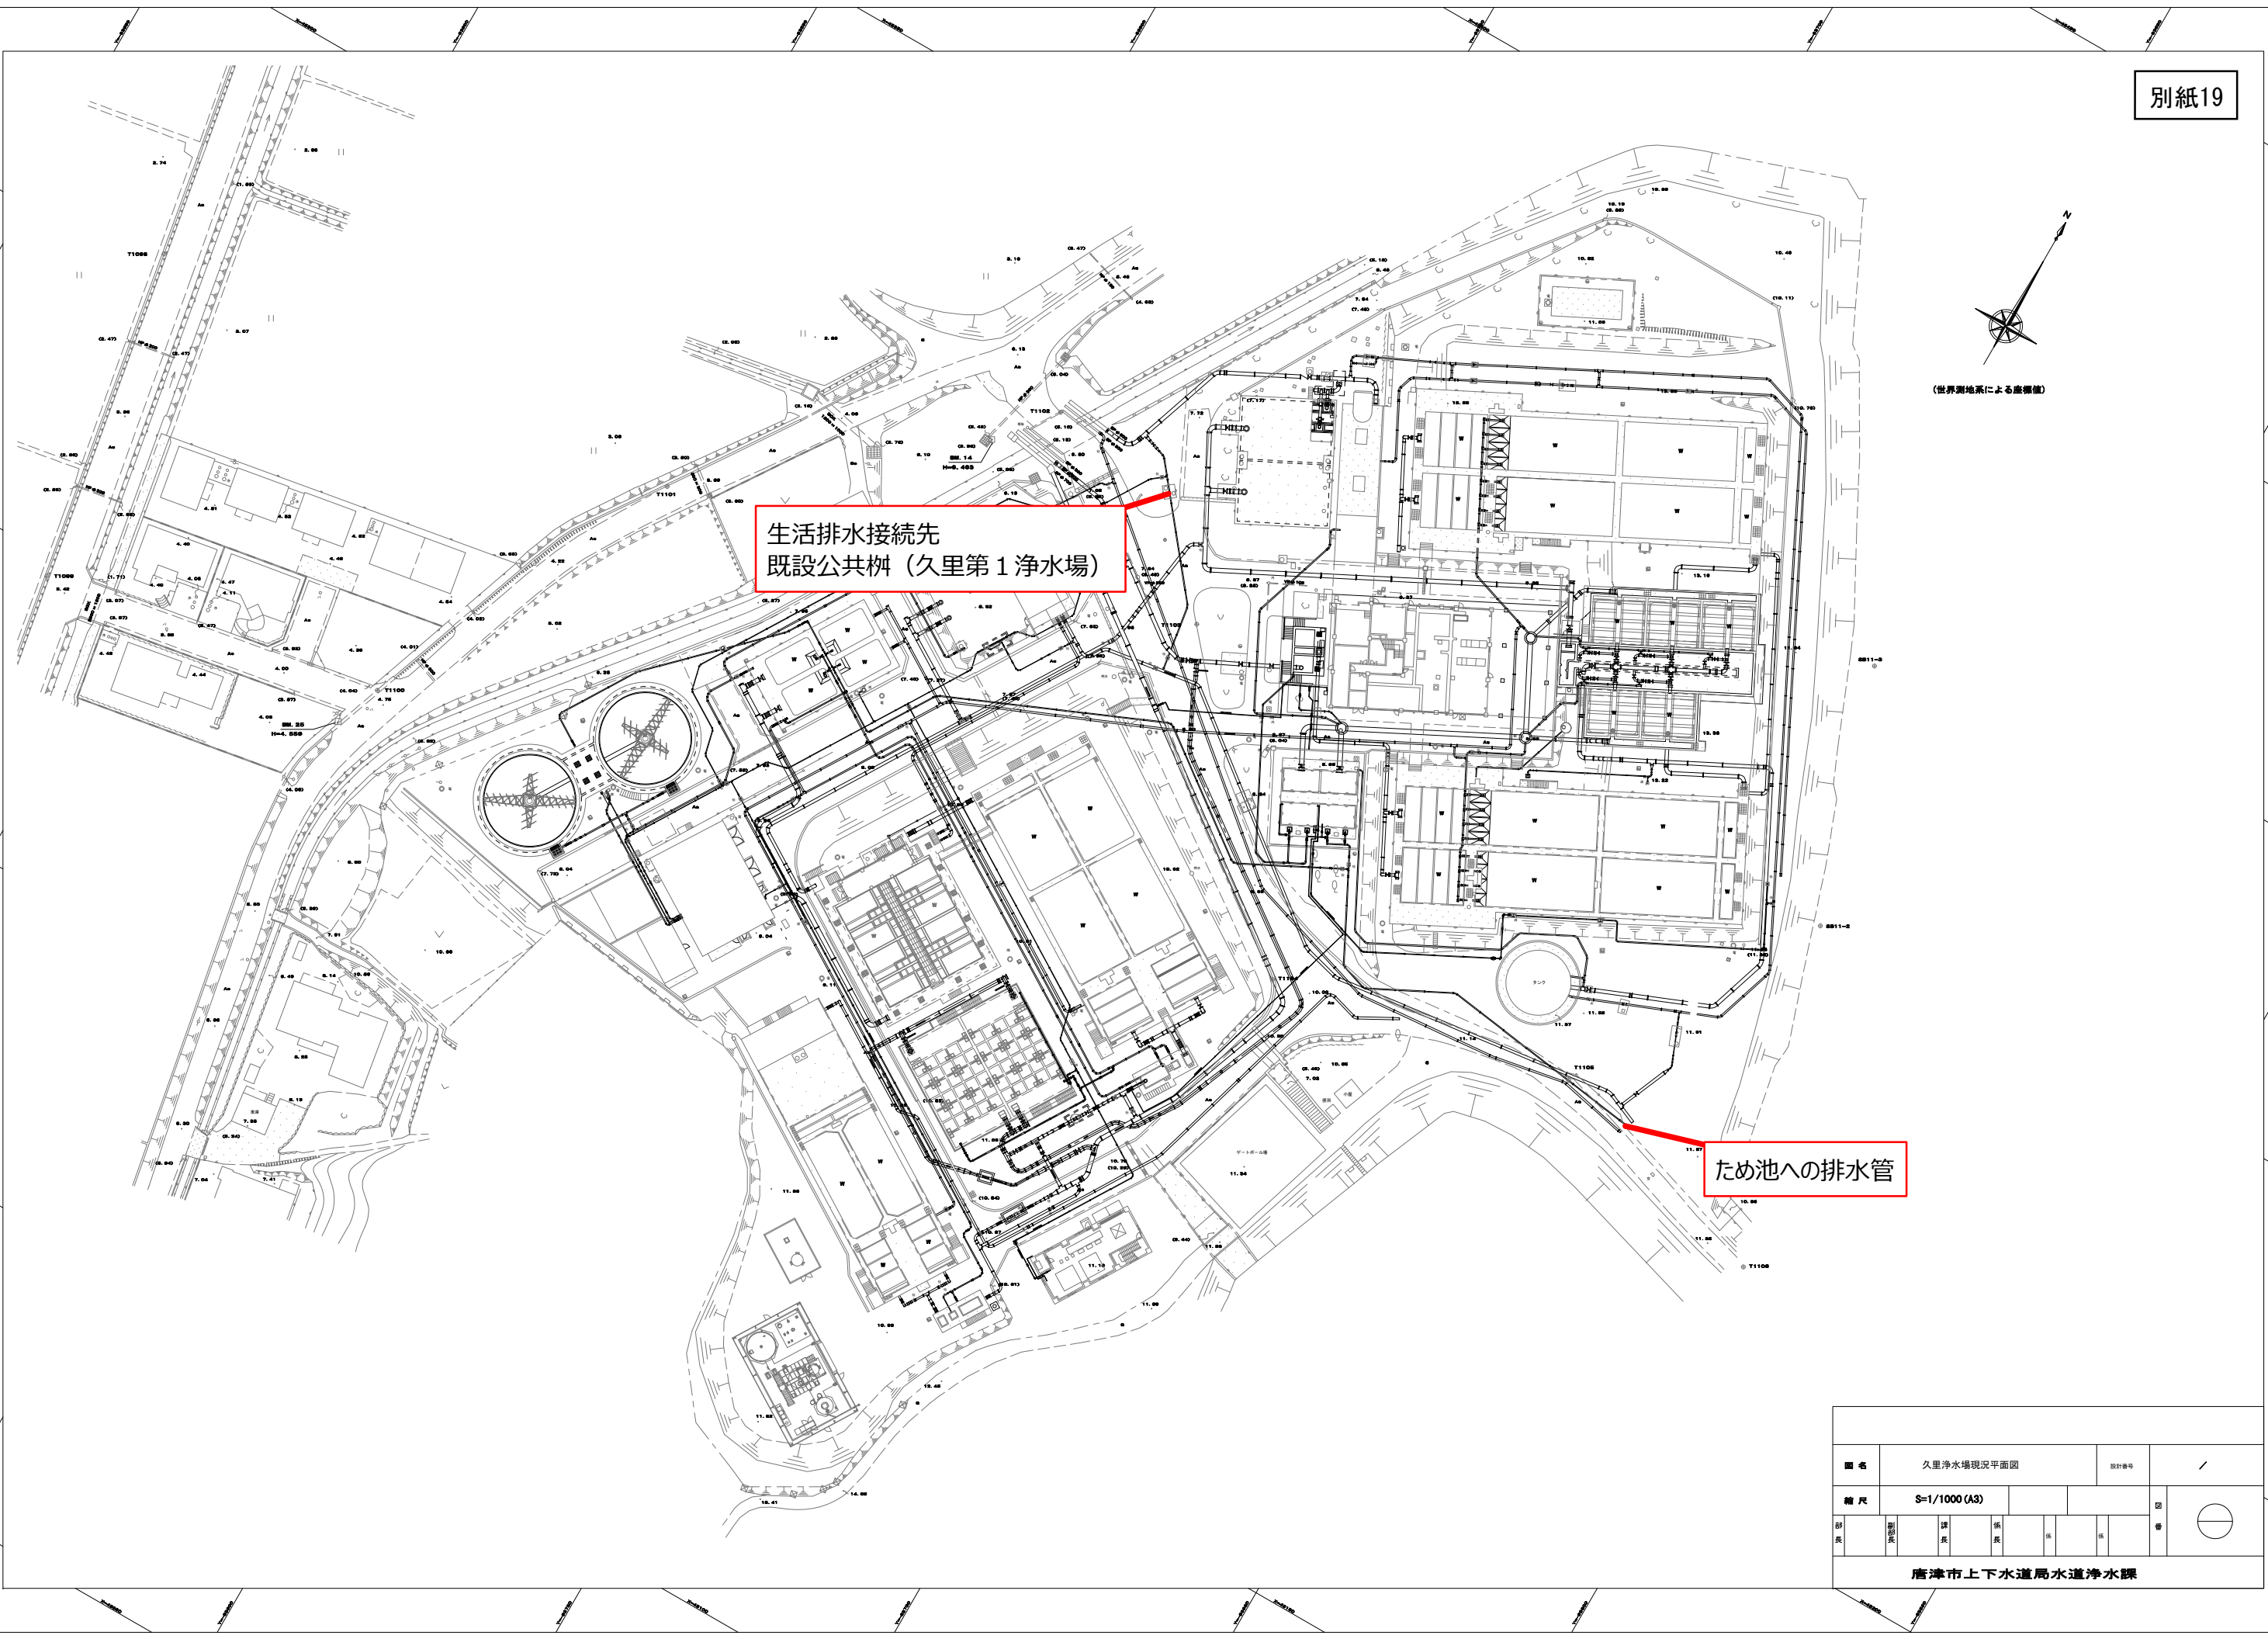


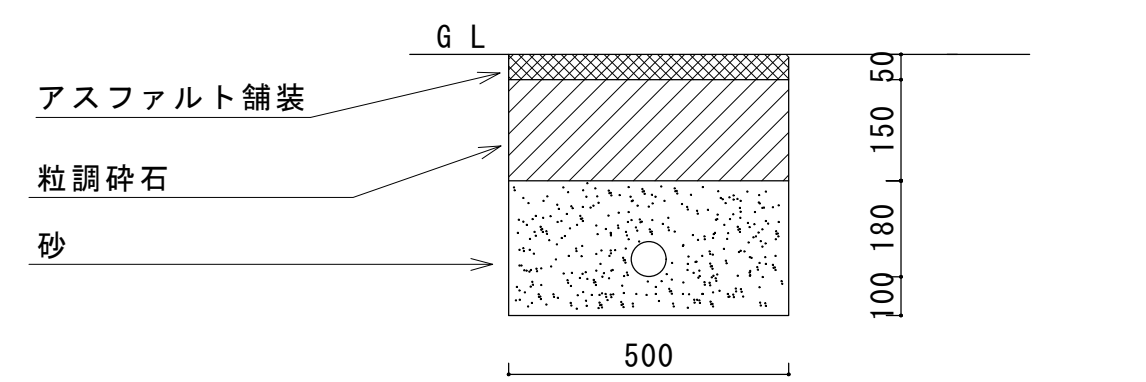


図名		久里浄水場現況平面図		設計番号		/	
縮尺		S=1/1000 (A3)				図	
部長	課長	課長	係長	係	係	係	係
唐津市上下水道局水道浄水課							

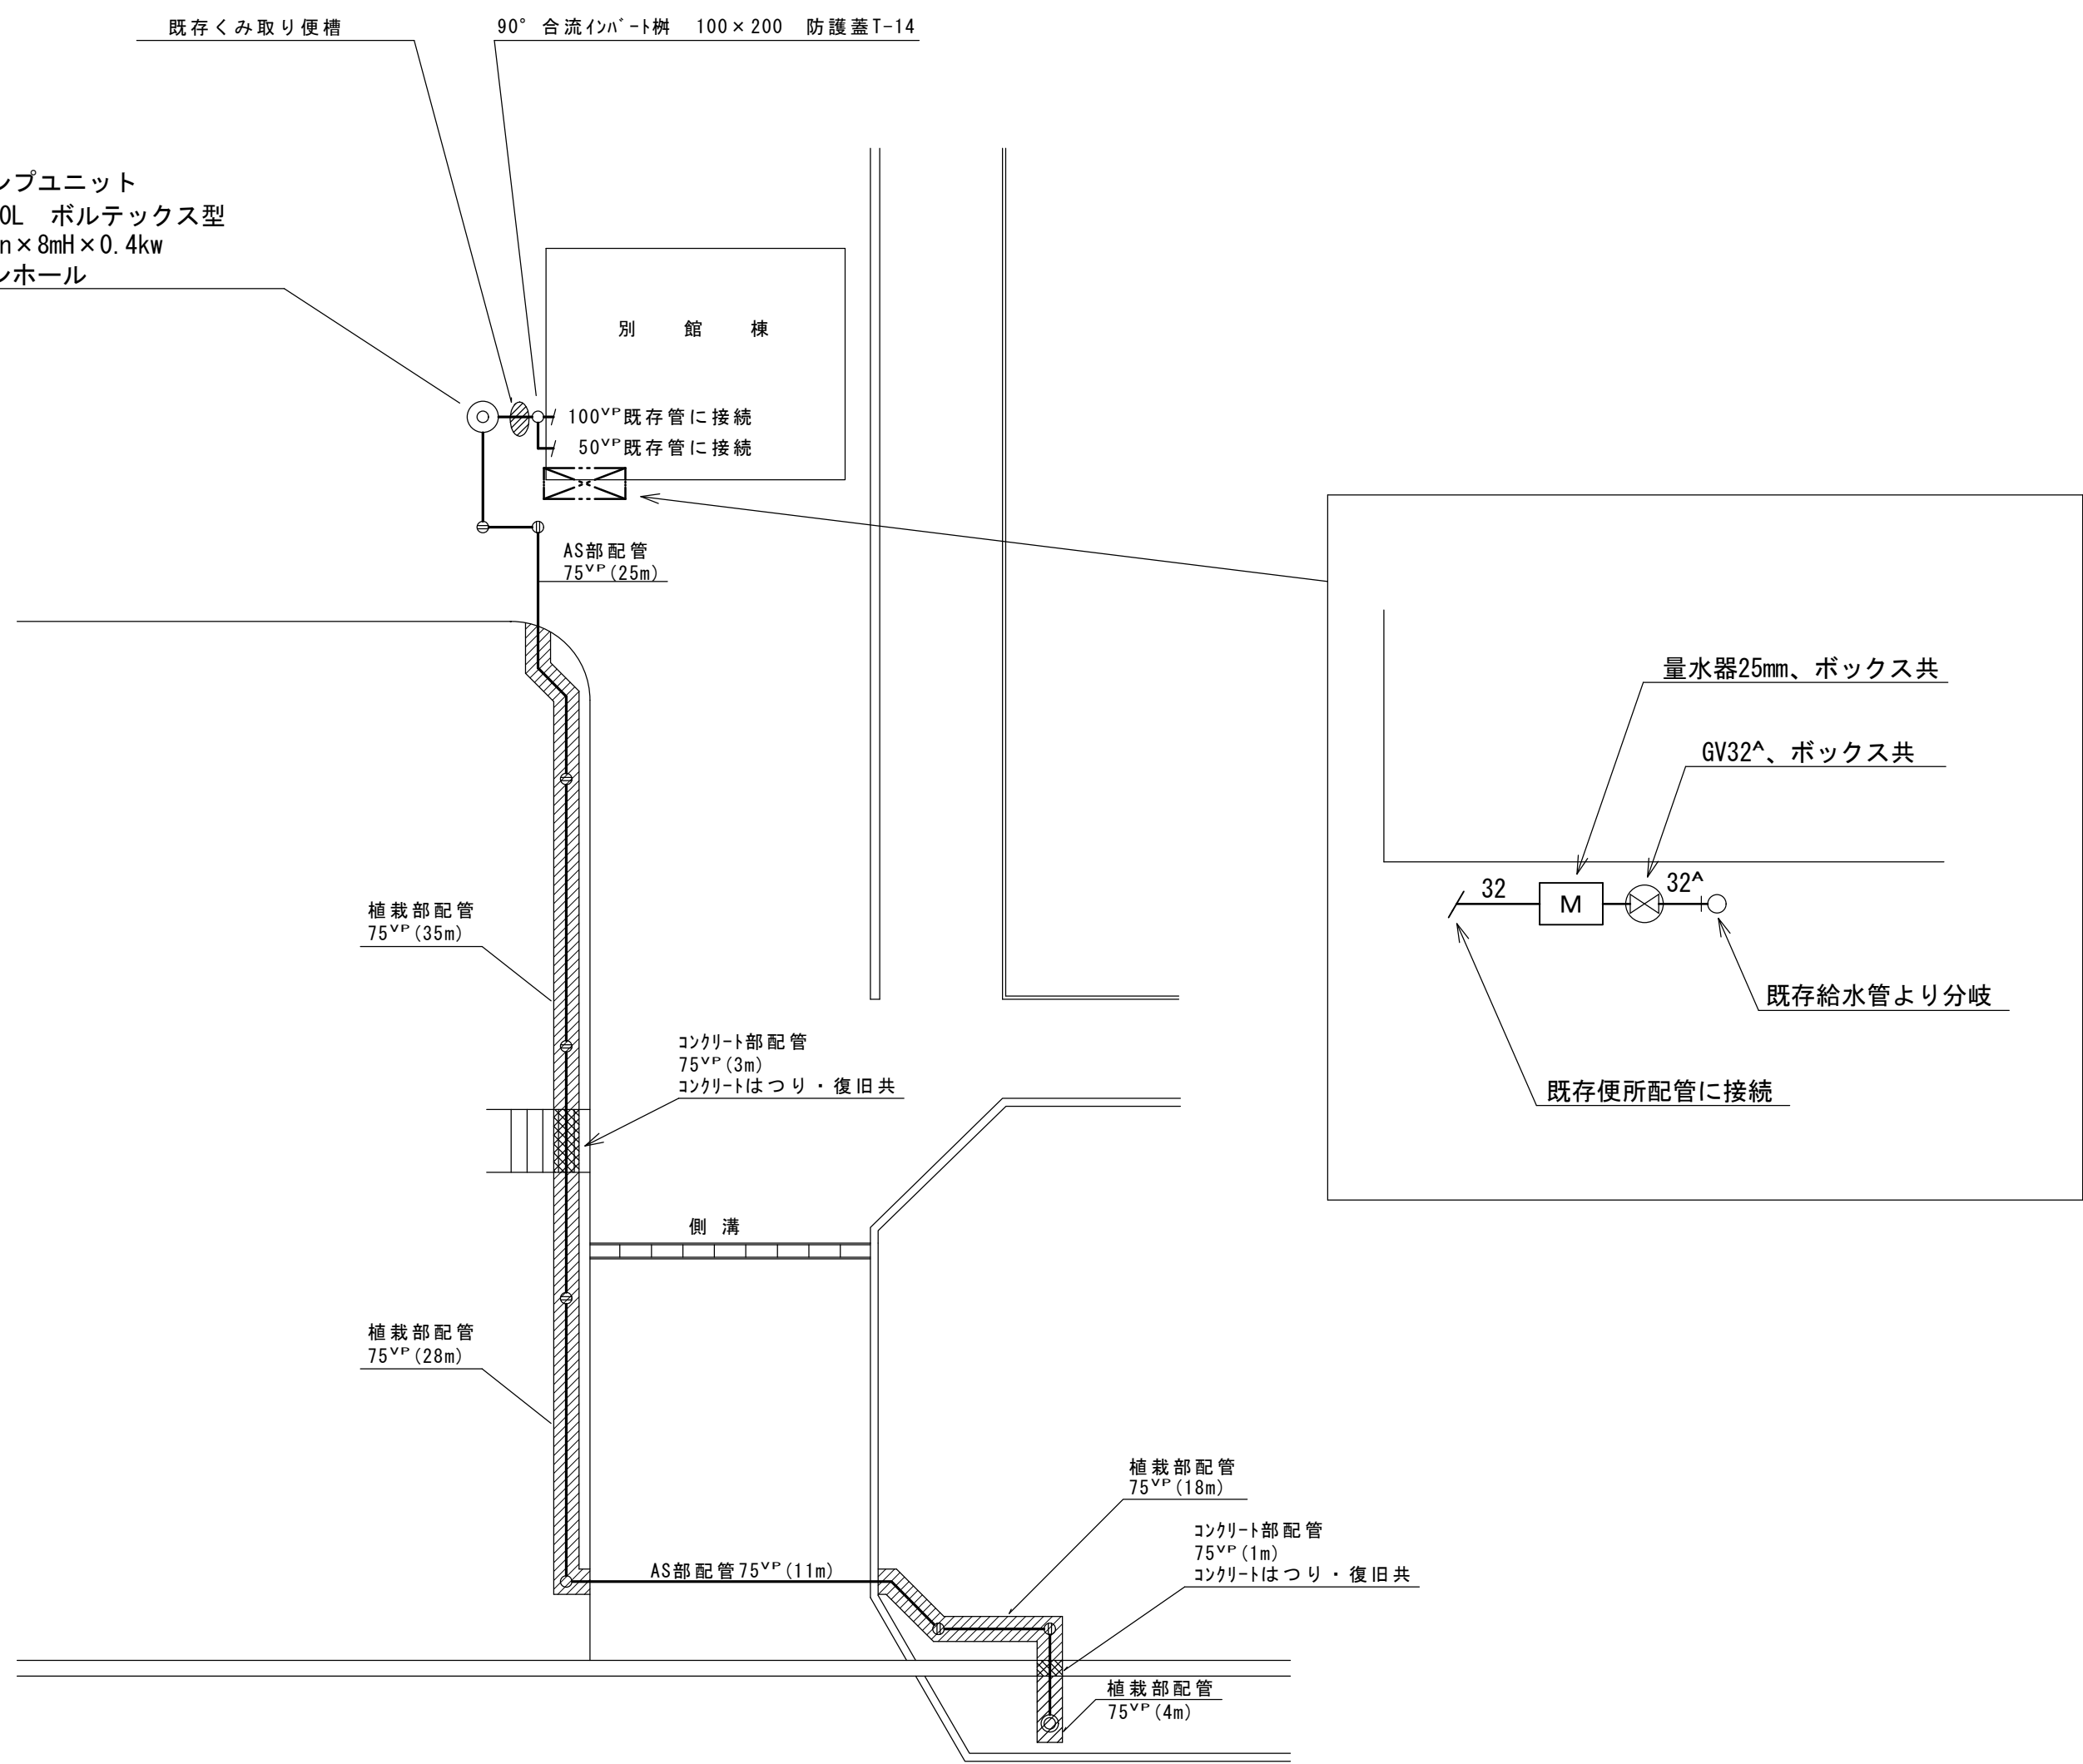

給水管埋設要領図 アスファルト部

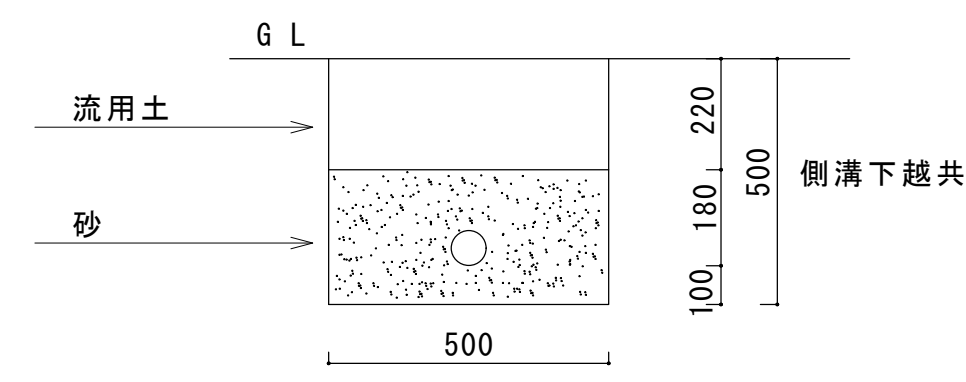


ポンプ圧送管埋設要領図 植栽部

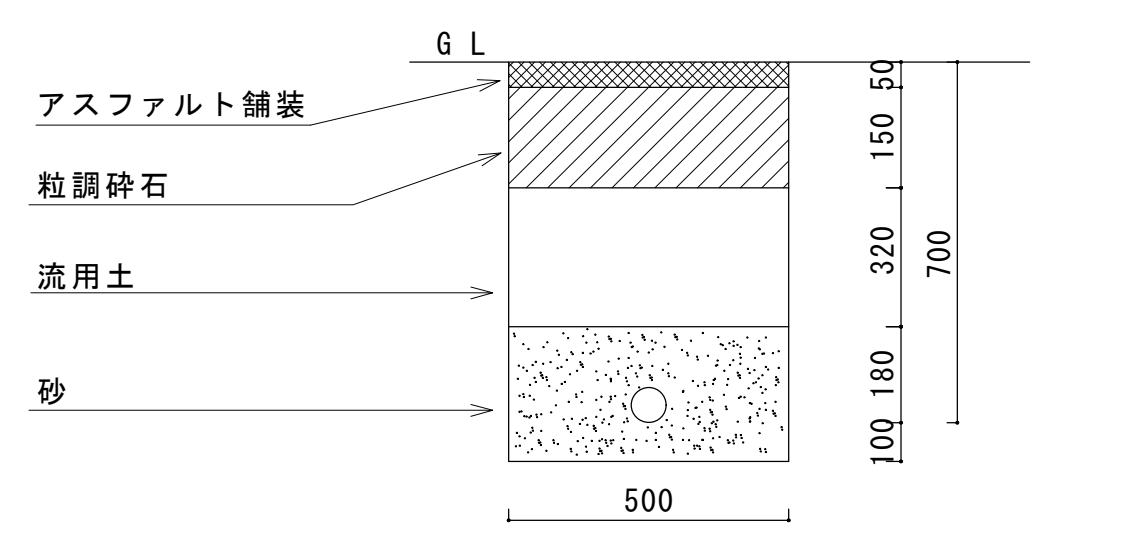

ポンプ圧送管埋設要領図 アスファルト部

- ※ 1) 明記無き配管は全てアスファルト部（はつり・復旧共）
- ※ 2) 既存便槽底盤 穴明け・砂埋戻し・上部 100^Hコンクリート

工 事 名	久里浄水場下水道切替設備工事				
図 面 名	別館棟配置図				
縮 尺	1/400		設計 年月日		
設 計 審 査	部 長	副 部 長	課 長	係 長	係
唐 津 市					

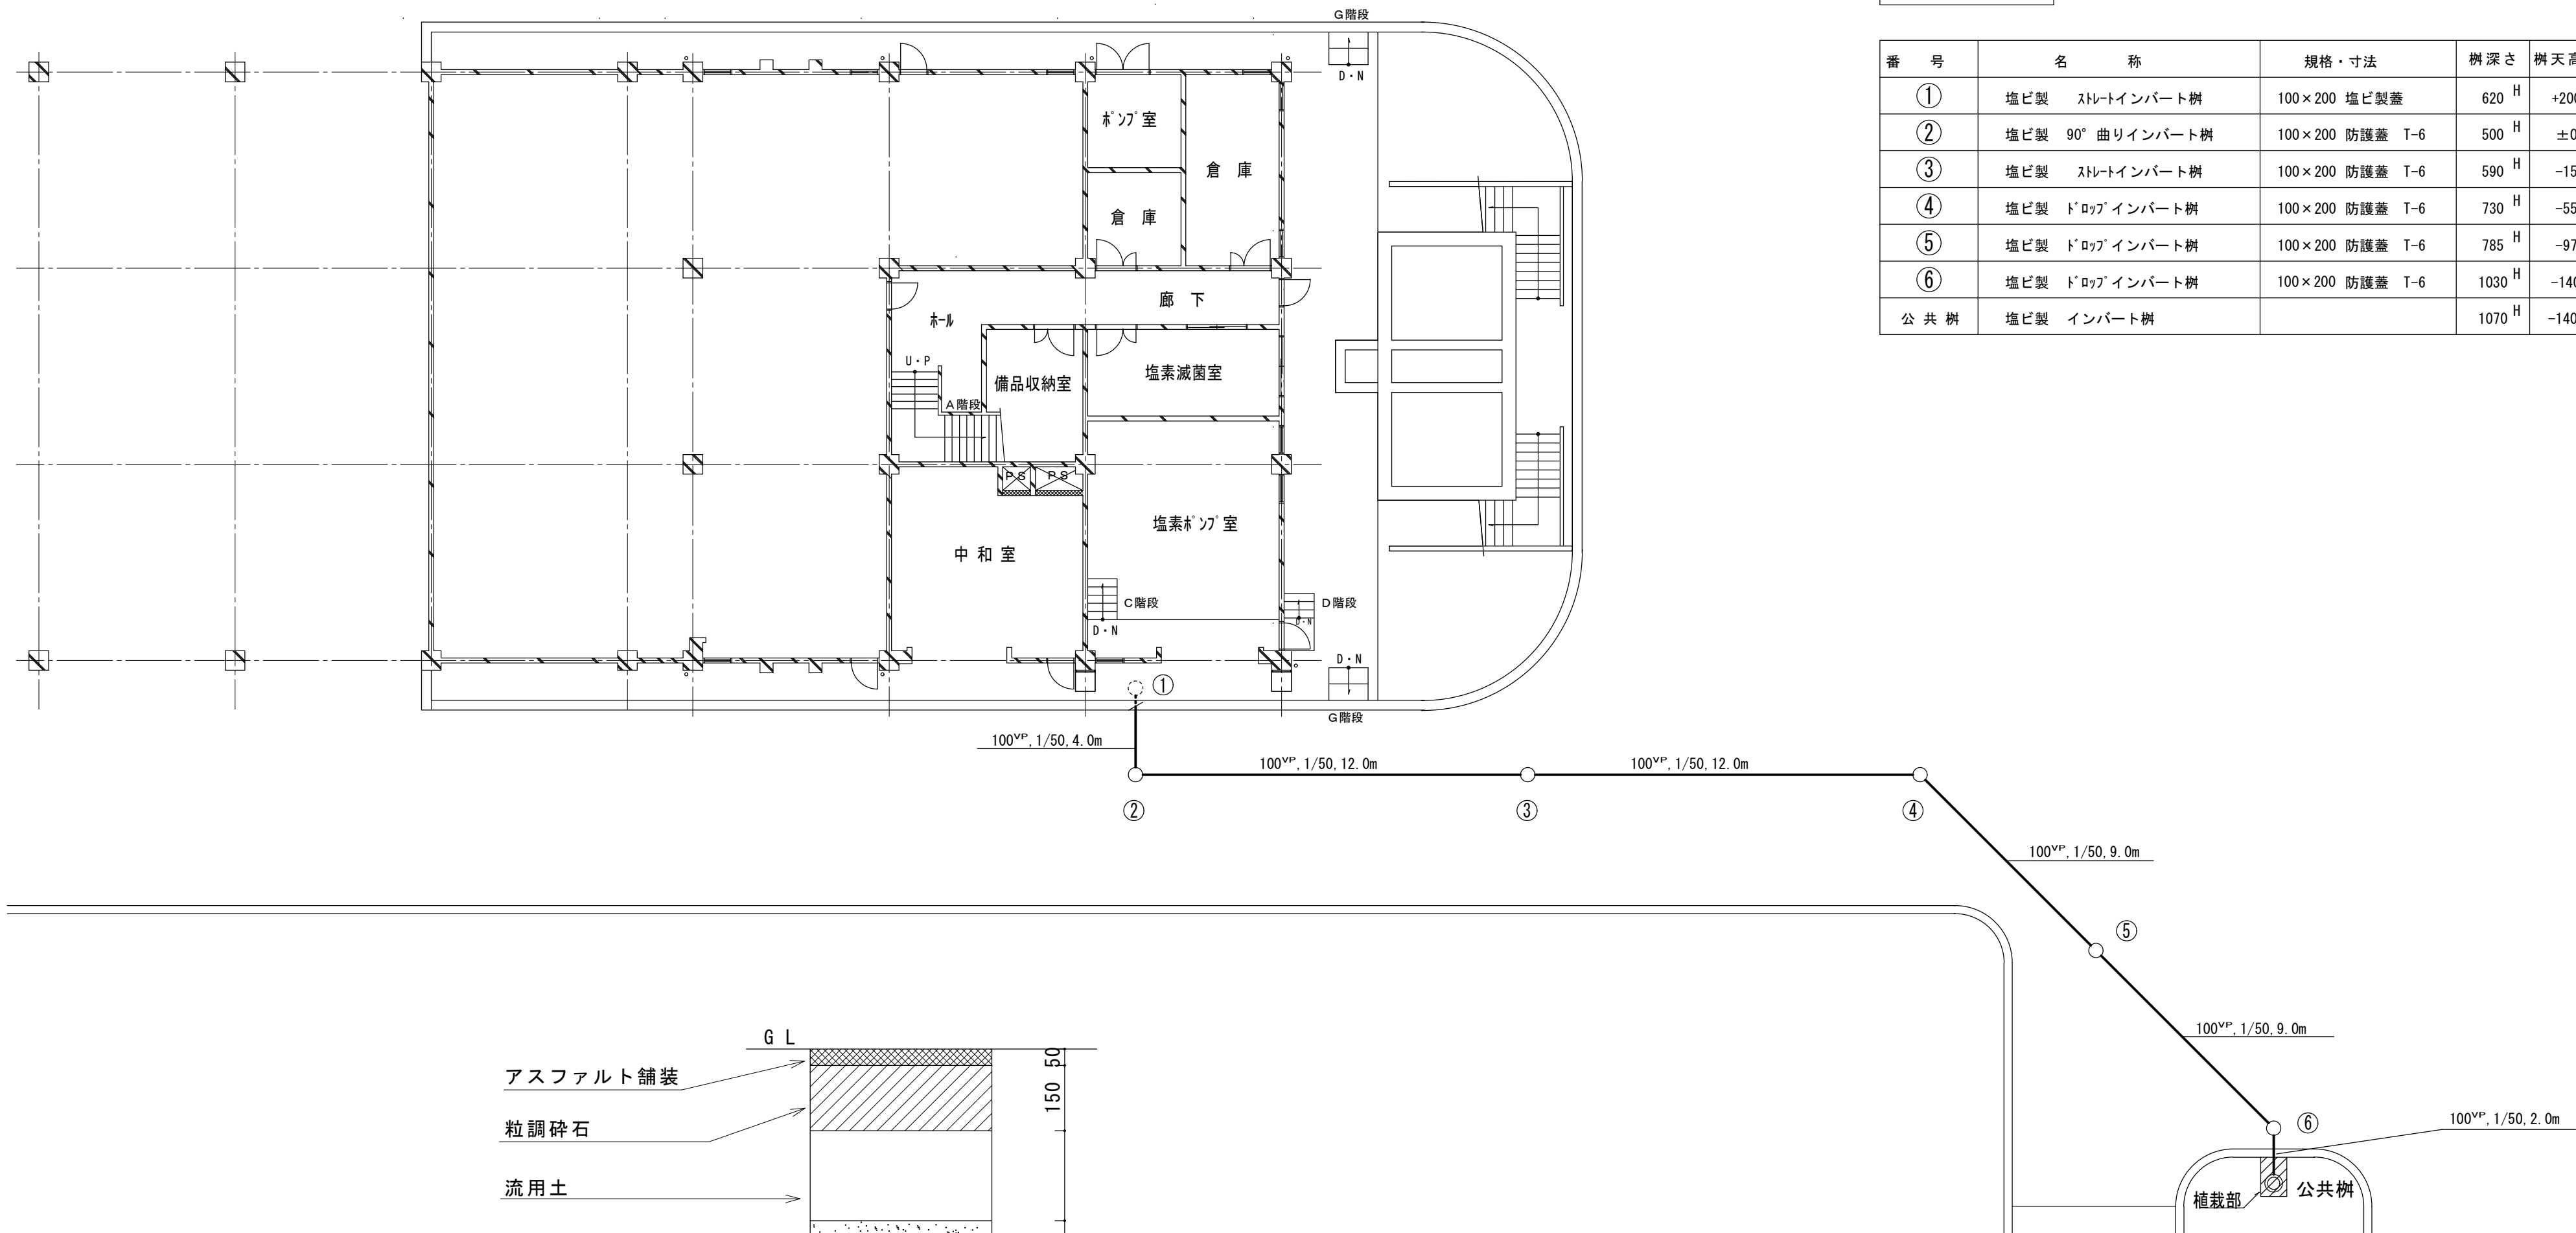

樹一覧表			※ 基準GL= No. 2樹部とする		
番 号	名 称	規格・寸法	樹 深 さ	樹 天 高 さ	基準GLよりの深さ
①	塩ビ製 ストレートインバート樹	100×200 塩ビ製蓋	620 ^H	+200	-420
②	塩ビ製 90° 曲リインバート樹	100×200 防護蓋 T-6	500 ^H	±0	-500
③	塩ビ製 ストレートインバート樹	100×200 防護蓋 T-6	590 ^H	-150	-740
④	塩ビ製 ドロップインバート樹	100×200 防護蓋 T-6	730 ^H	-550	-1280
⑤	塩ビ製 ドロップインバート樹	100×200 防護蓋 T-6	785 ^H	-975	-1760
⑥	塩ビ製 ドロップインバート樹	100×200 防護蓋 T-6	1030 ^H	-1400	-2430
公 共 樹	塩ビ製 インバート樹		1070 ^H	-1400	-2470

- ※ 1) 明記無き配管は全てアスファルト部（はつり・復旧共）
※ 2) 既存浄化槽底盤 穴明け・砂埋戻し・上部 100^H コンクリート
※ 3) 既設樹・配管取り合い部のみ撤去

工 事 名	久里浄水場便所, 浴室廻り改修工事				
図 面 名	管 理 棟 配 置 図				
縮 尺	1/150		設計 年月日	M-4	
設 計 審 査	部 長	副 部 長	課 長	係 長	係
唐 津 市					